

Ing. Ilario Lacchetta - Tel. 3343566594  
65017 Penne - PE - Viale Ringa n°51

**POWER**  
**ENGINEERING**  
ENERGY SERVICE COMPANY

**COMUNE DI CEPAGATTI**  
Provincia di Pescara

Committente: **COMUNE DI CEPAGATTI**  
Via Raffaele D'Ortenzio n°4  
65012 Cepagatti -Pe-

Oggetto: Lavori di " Messa in sicurezza patrimonio comunale  
campo sportivo Marcantonio e locali annessi"  
D.M.14 Gennaio 2020(in G.U. n.173 del 25.07.2019)  
c.d. "decreto Crescita" - CIG ZE32C38168 ubicati in  
Via Santuccione a Cepagatti

Tavola:  
Unica

Scala:  
Varie

Denominazione Tavola:

Elaborato Grafico

Approvazione Ente:

Aggiornamento:

Approvato con atto n. \_\_\_\_\_ di G.M. n. \_\_\_\_\_ del \_\_\_\_\_

IL SINDACO/IL PRESIDENTE DEL CONSIGLIO

IL SEGRETARIO GENERALE


IL TECNICO  
Ing. Ilario Lacchetta

Data:


IL R.U.P.  
Ing. Mario Crivelli



POSIZIONAMENTO DEL CAMPO  
 SPORTIVO E LOCALI ANNESSI SU  
 STRALCIO P.R.G. F1/2  
 COMUNE DI CEPAGATTI -PE-

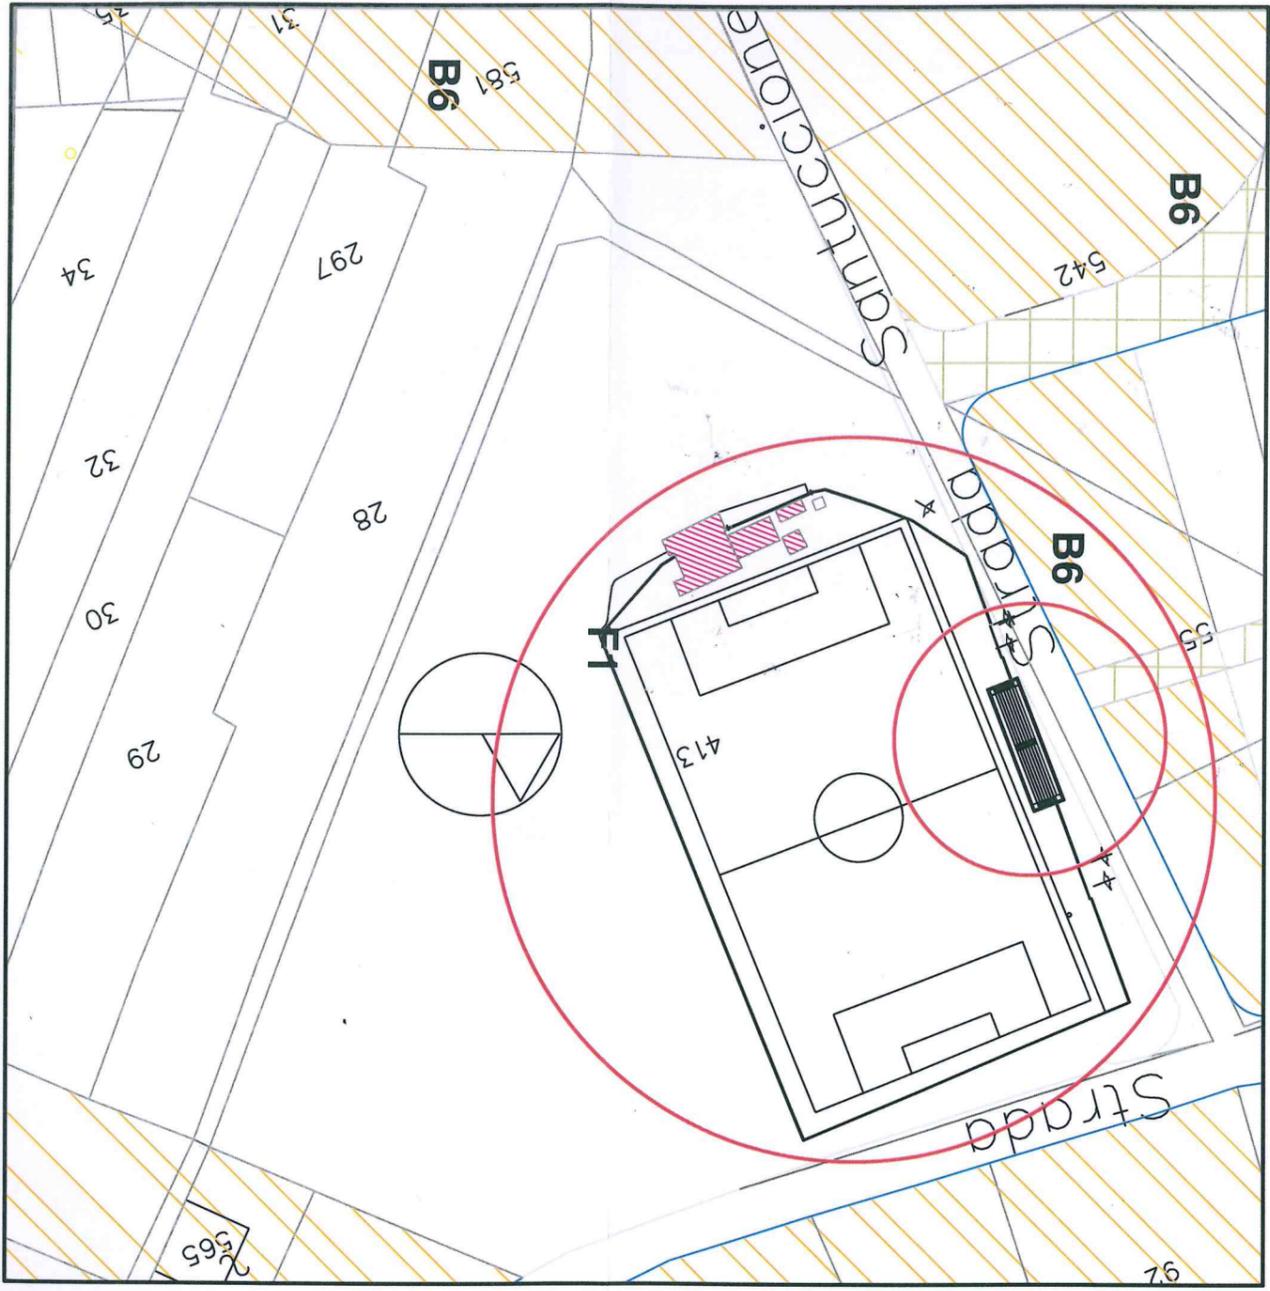


STRALCIO CATASTALE  
 Foglio n° 21 P.la n° 1066  
 scala 1:1000  
 COMUNE DI CEPAGATTI -PE-

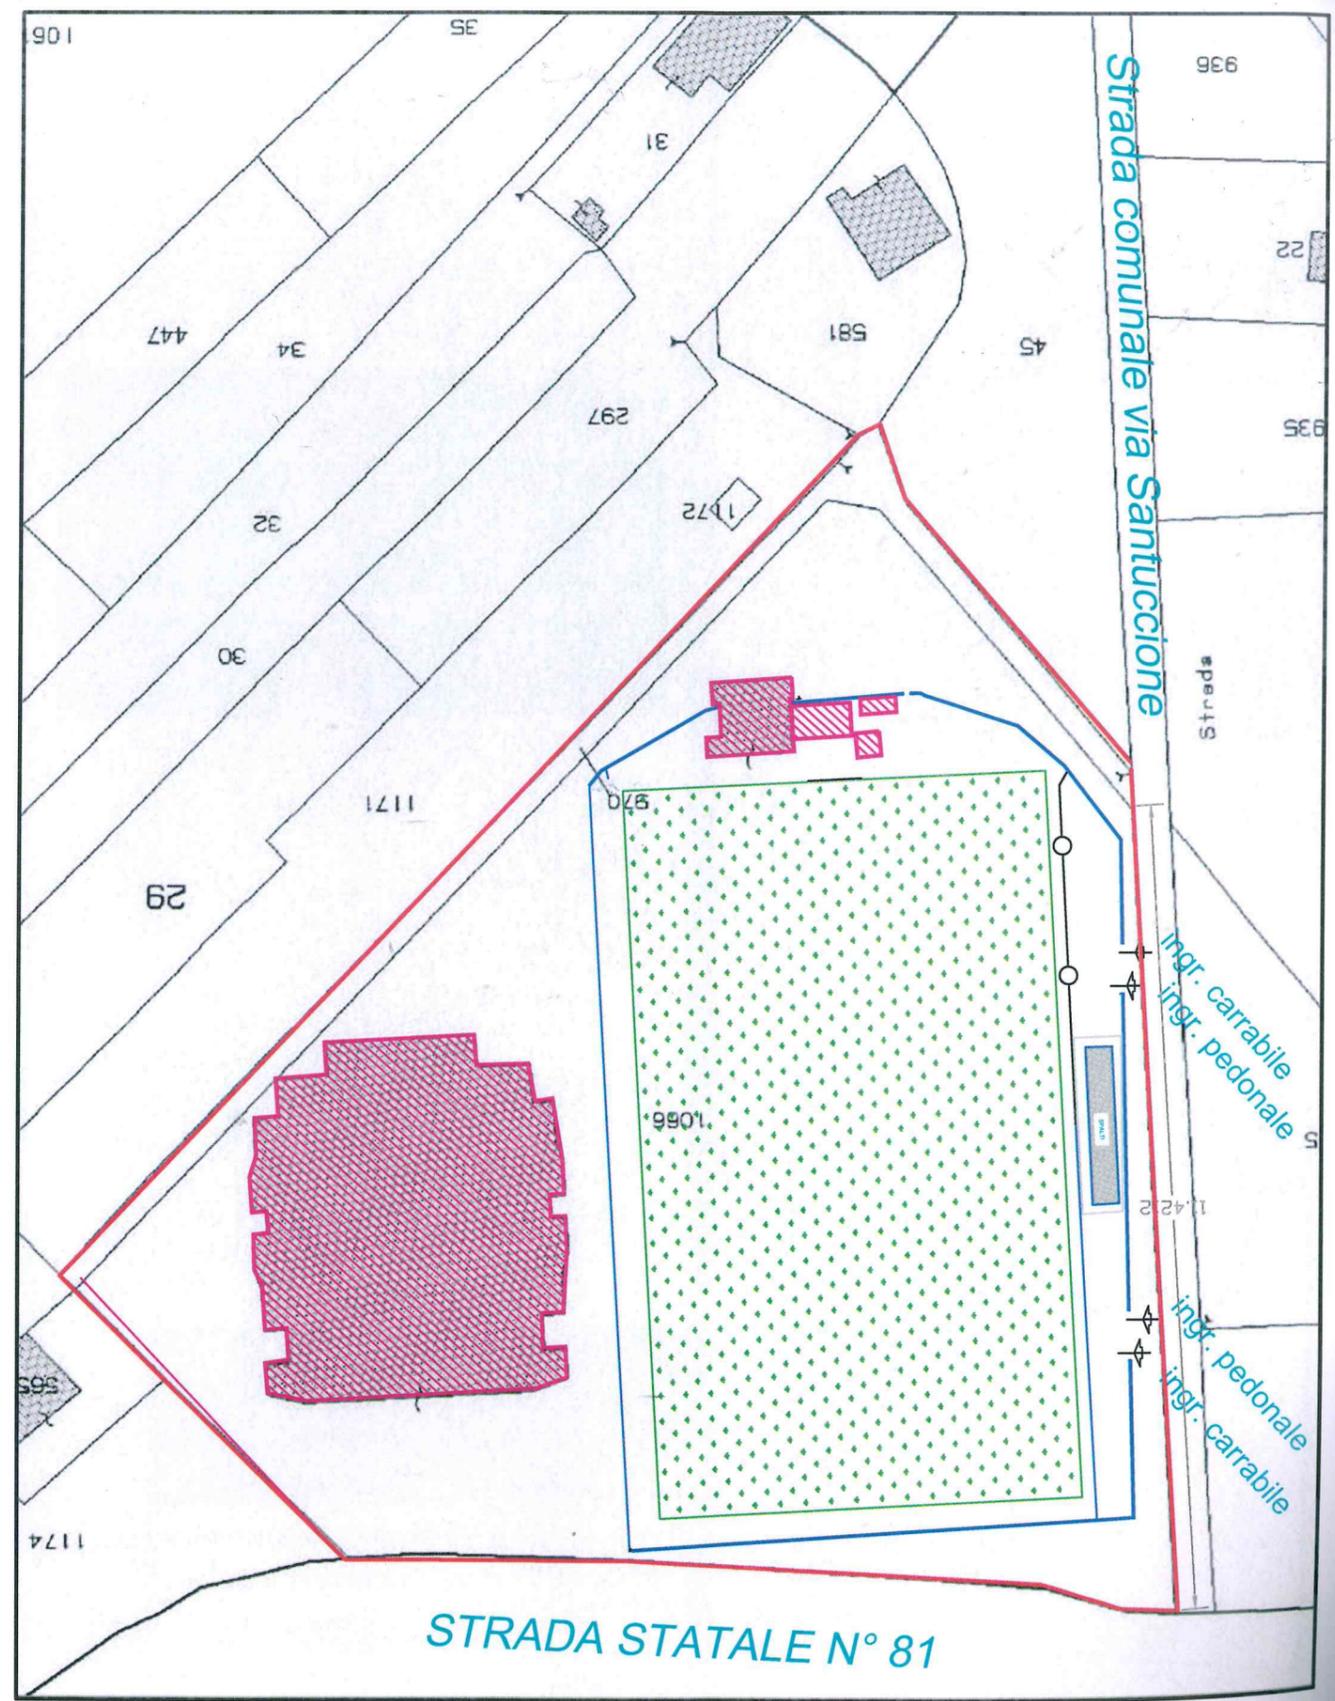


STRALCIO P.R.G. F1/2  
scala 1:1000  
COMUNE DI CEPAGATTI -PE-

Area D'Intervento

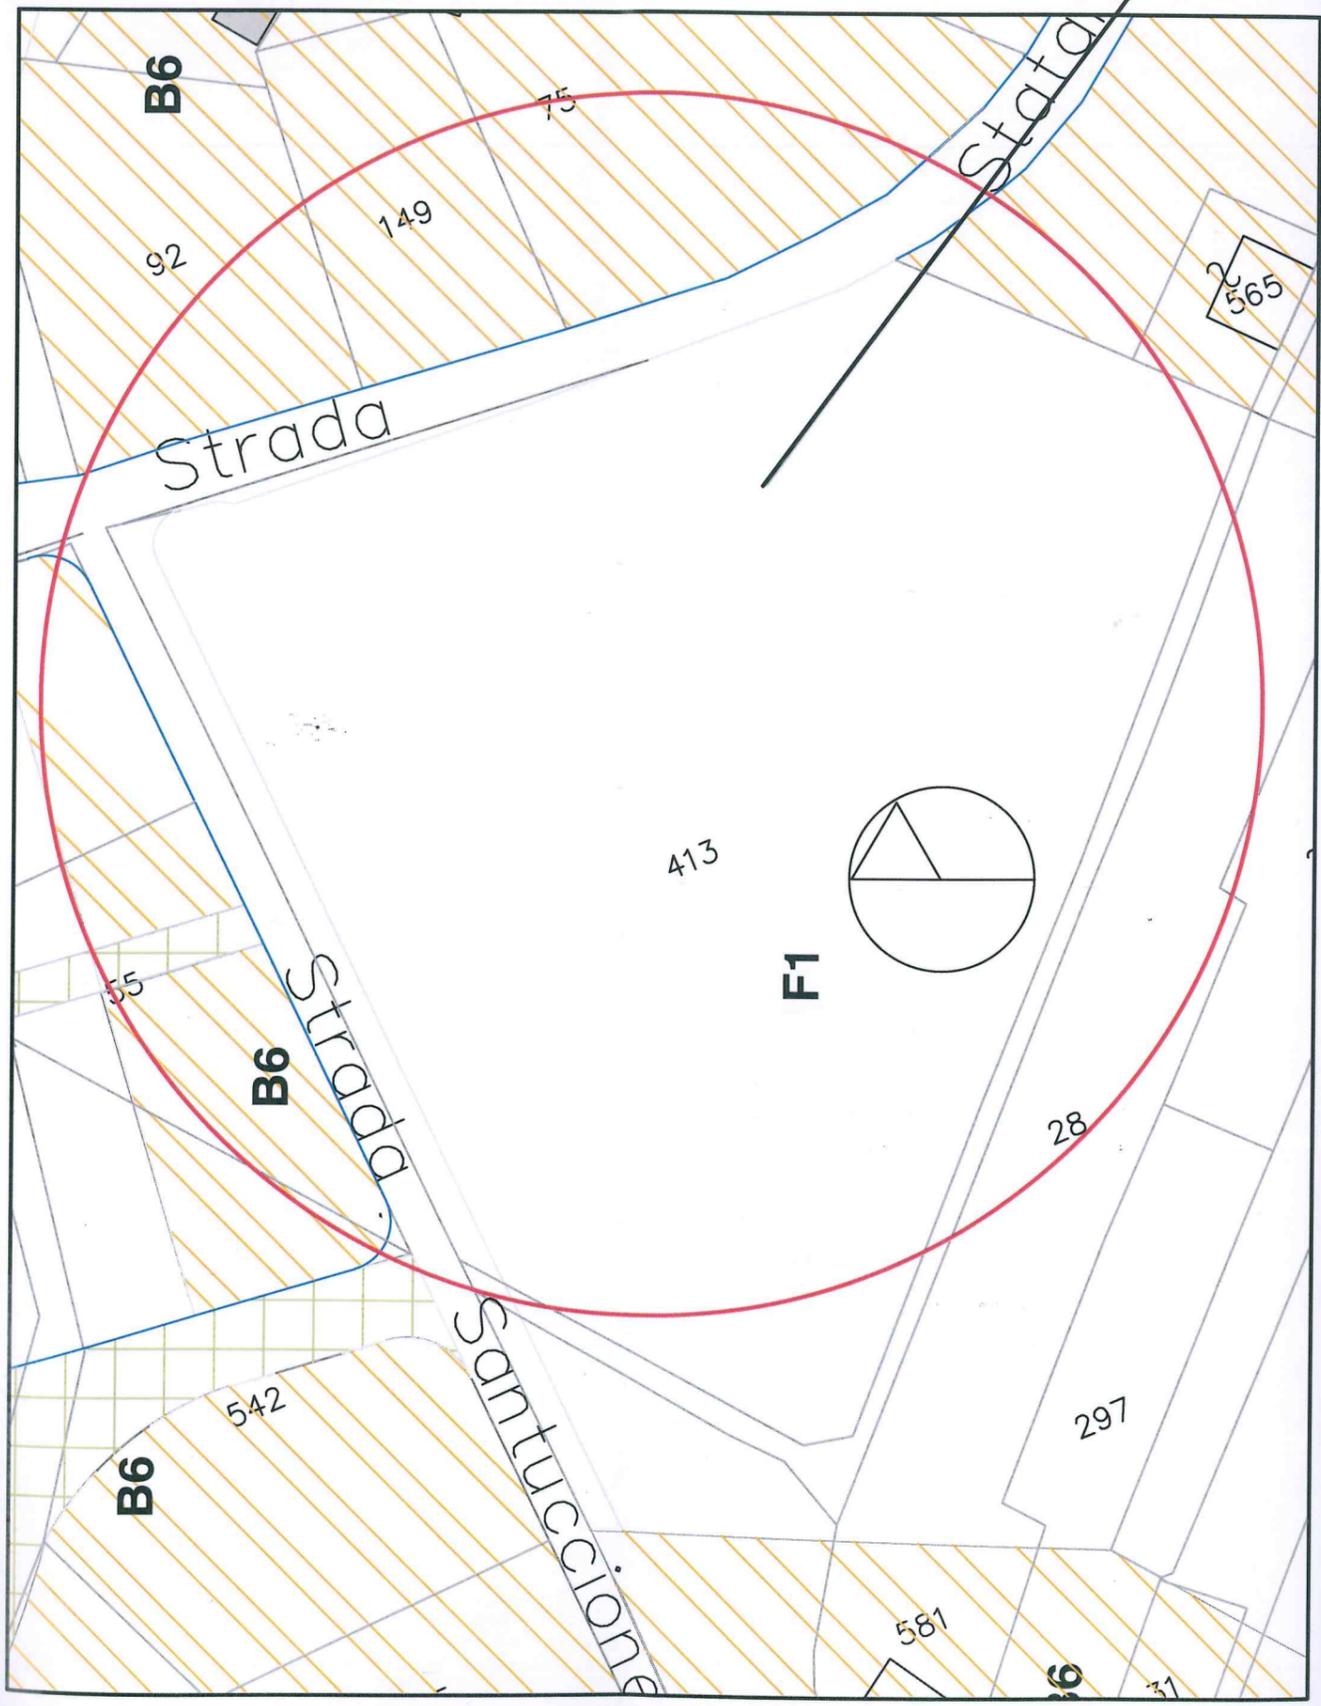


MAPPA SATELLITARE  
COMUNE DI CEPAGATTI -PE-

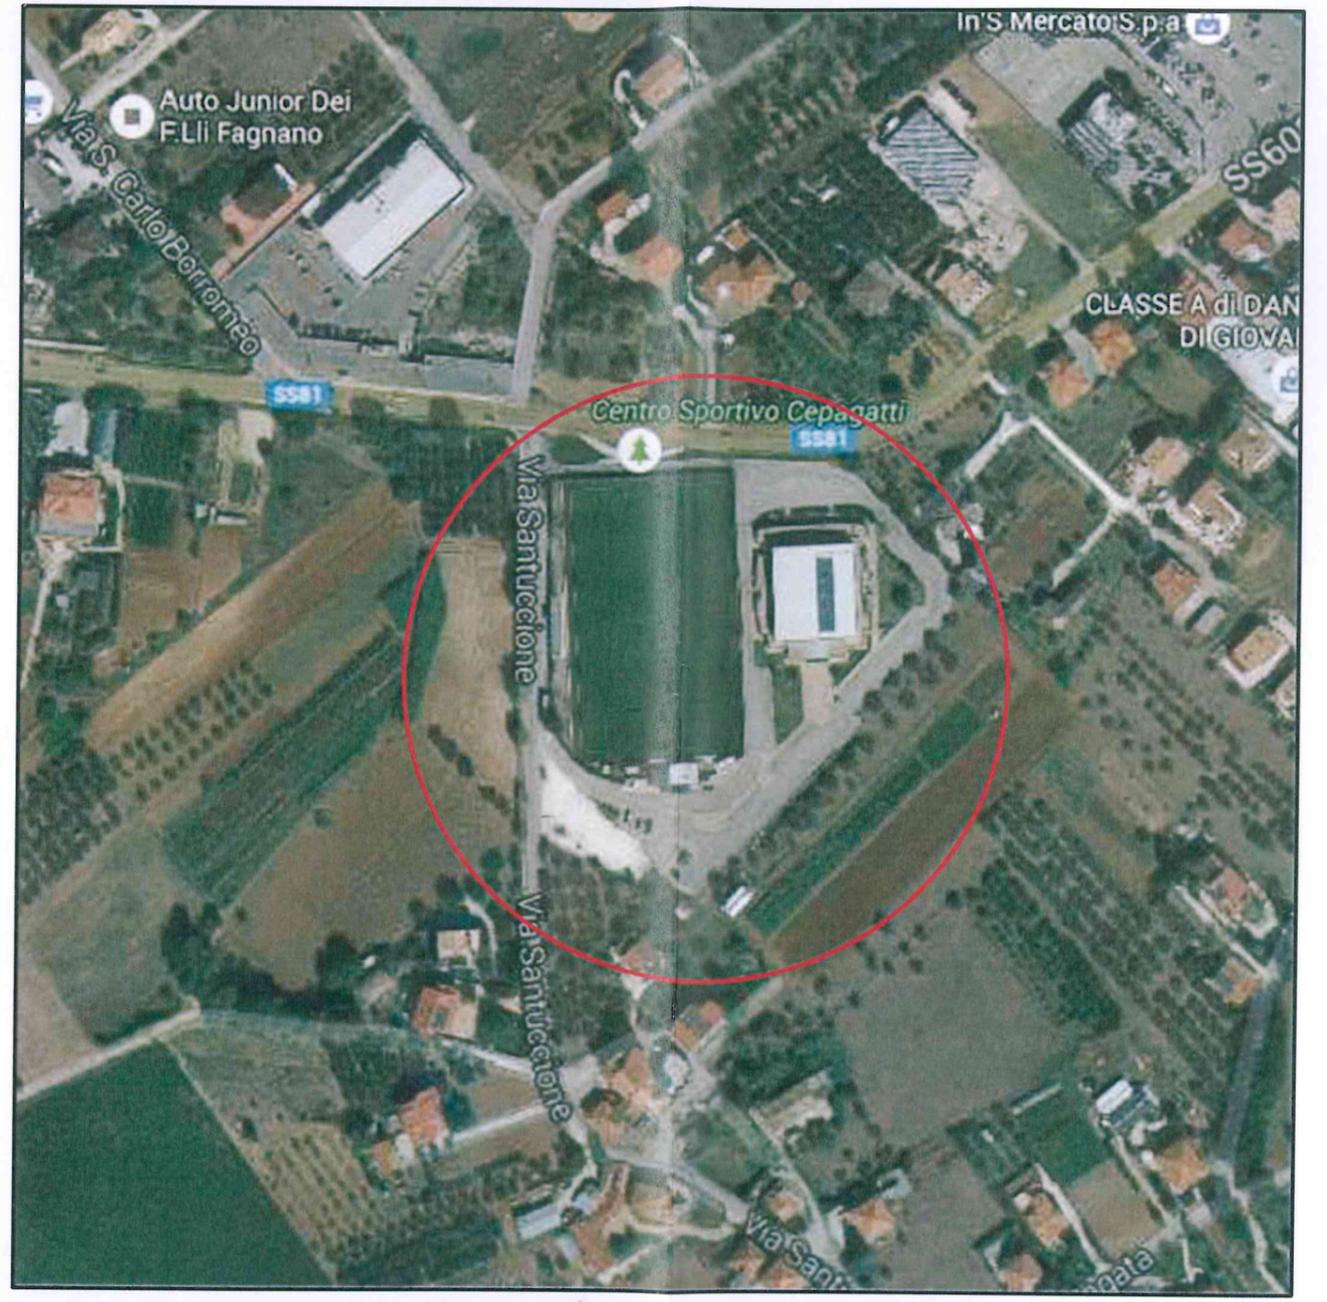

# PLANIMETRIA

= 1/2

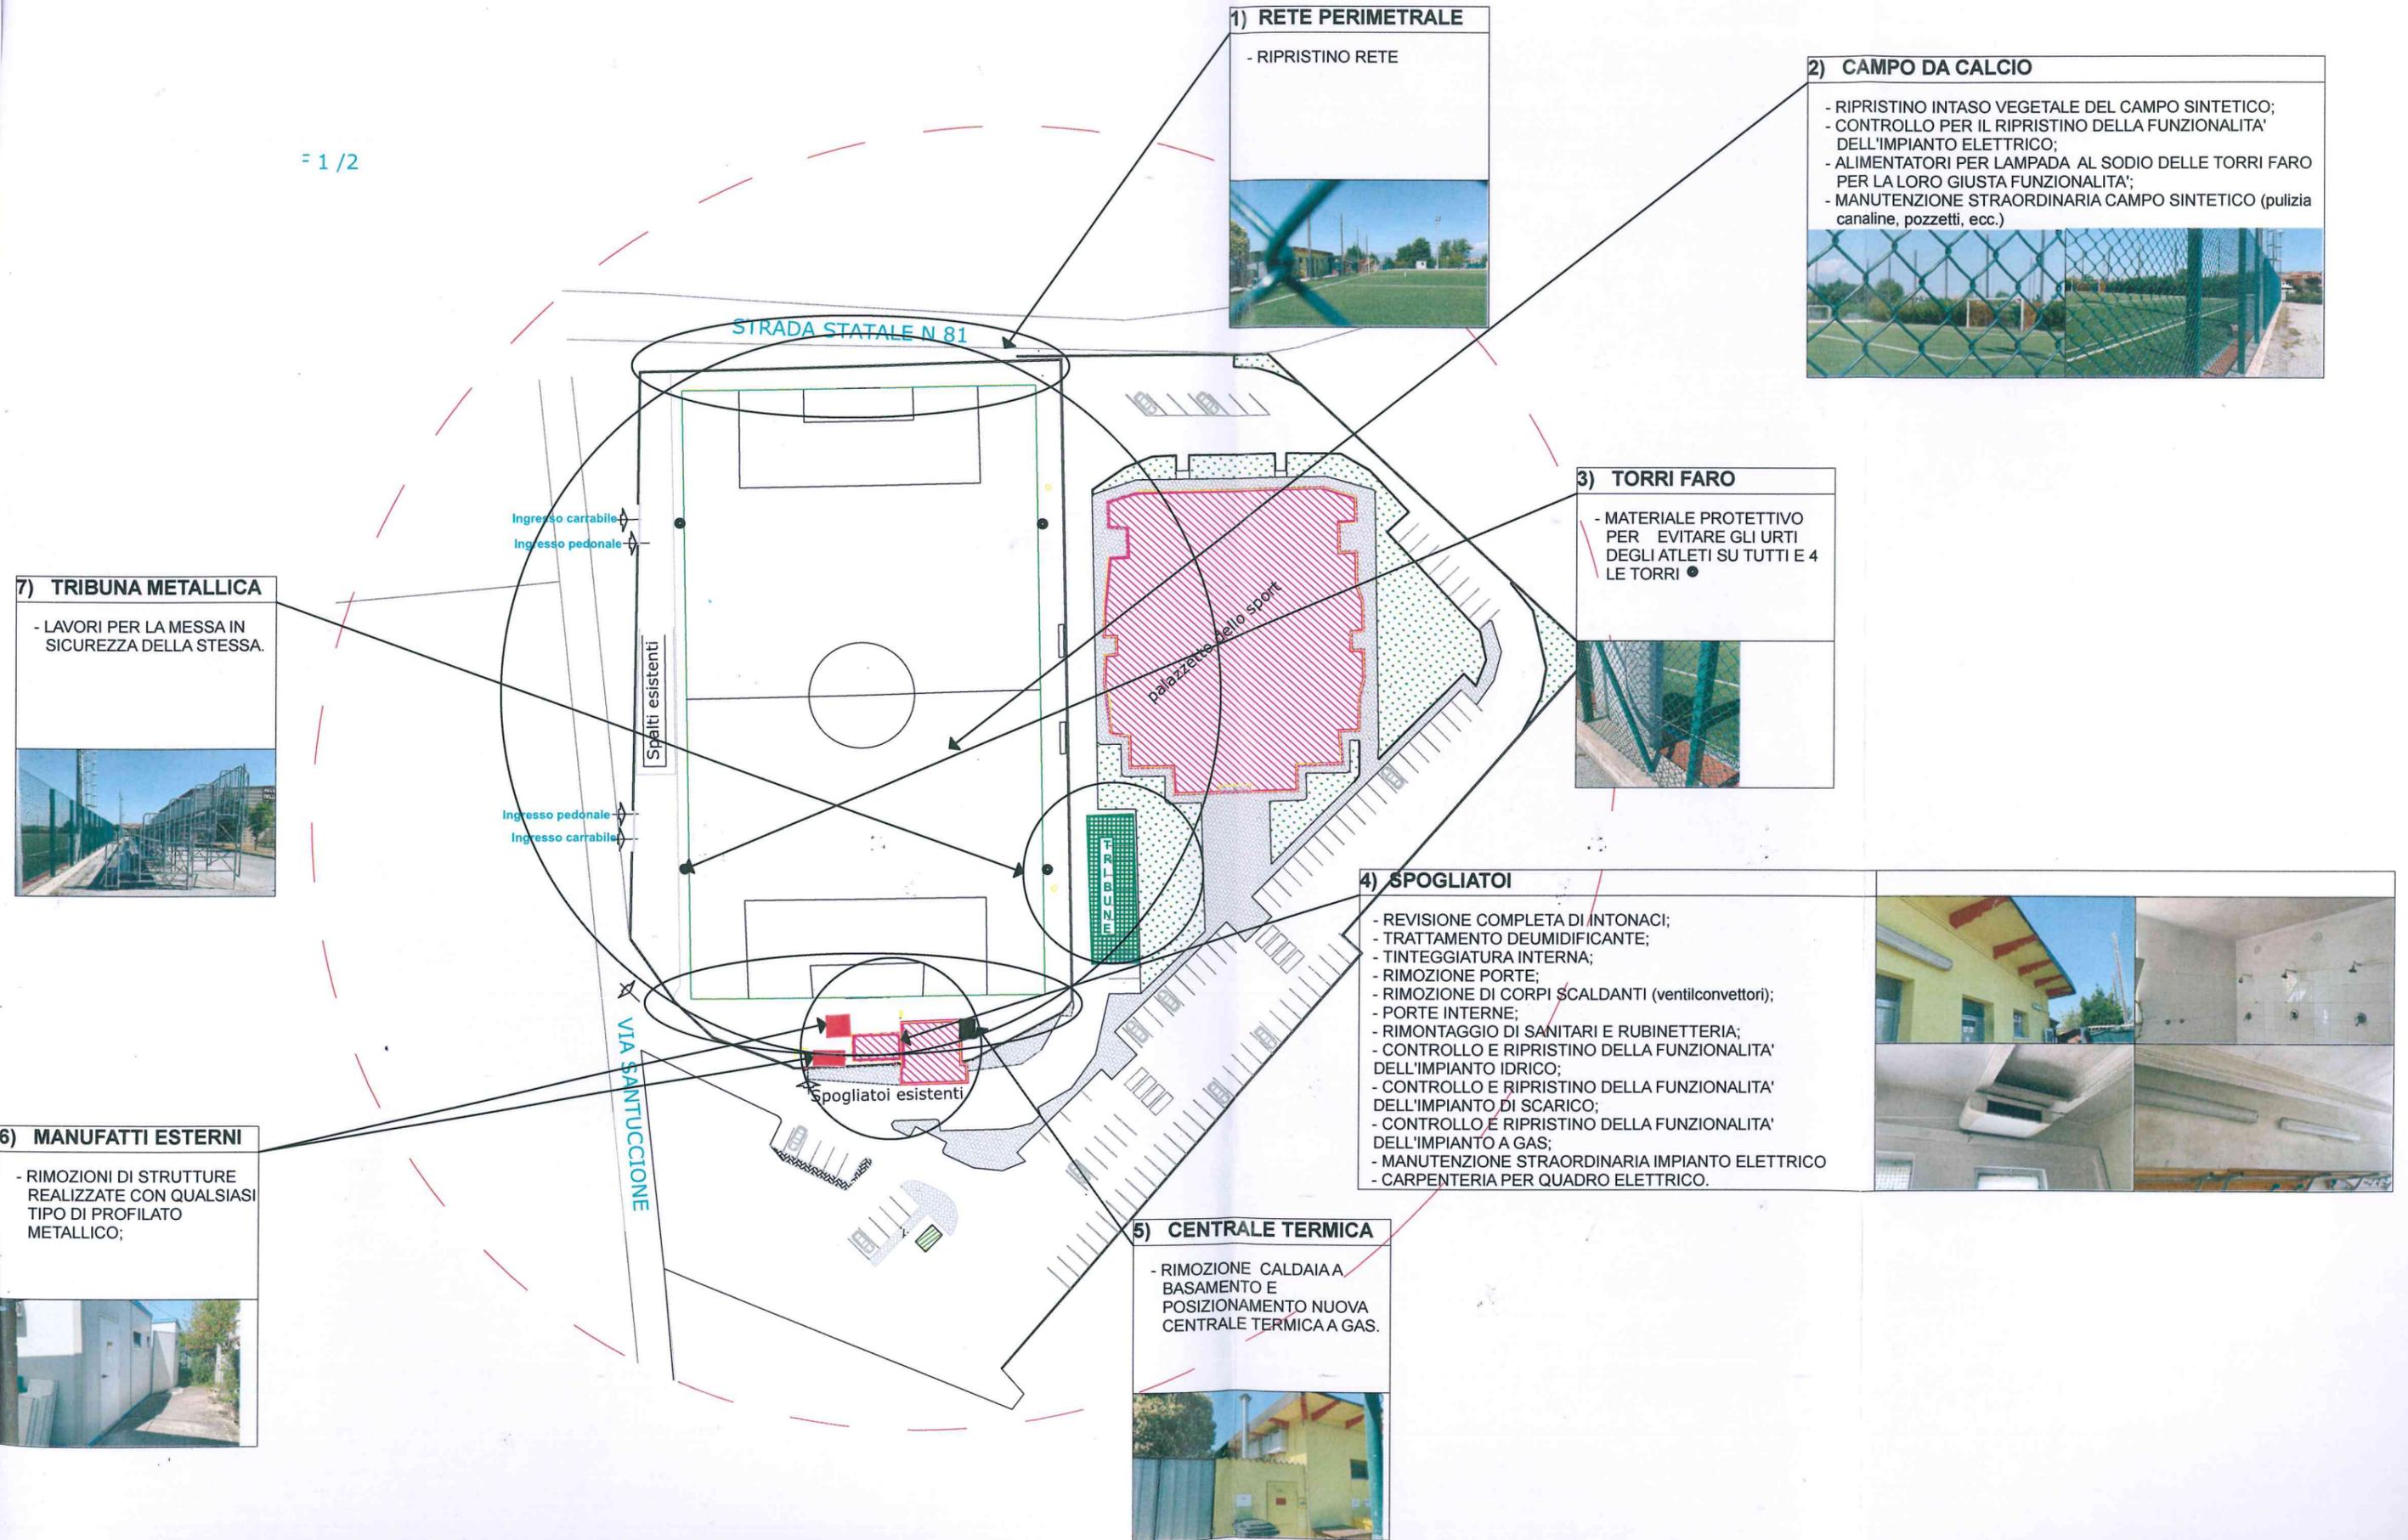

## 1) RETE PERIMETRALE

- RIPRISTINO RETE



## 2) CAMPO DA CALCIO

- RIPRISTINO INTASO VEGETALE DEL CAMPO SINTETICO;
- CONTROLLO PER IL RIPRISTINO DELLA FUNZIONALITA' DELL'IMPIANTO ELETTRICO;
- ALIMENTATORI PER LAMPADA AL SODIO DELLE TORRI FARO PER LA LORO GIUSTA FUNZIONALITA';
- MANUTENZIONE STRAORDINARIA CAMPO SINTETICO (pulizia canaline, pozzetti, ecc.)



## 3) TORRI FARO

- MATERIALE PROTETTIVO PER EVITARE GLI URTI DEGLI ATLETI SU TUTTE E 4 LE TORRI ●



## 7) TRIBUNA METALLICA

- LAVORI PER LA MESSA IN SICUREZZA DELLA STESSA.



## 4) SPOGLIATOI

- REVISIONE COMPLETA DI INTONACI;
- TRATTAMENTO DEUMIDIFICANTE;
- TINTEGGIATURA INTERNA;
- RIMOZIONE PORTE;
- RIMOZIONE DI CORPI SCALDANTI (ventilconvettori);
- PORTE INTERNE;
- RIMONTAGGIO DI SANITARI E RUBINETTERIA;
- CONTROLLO E RIPRISTINO DELLA FUNZIONALITA' DELL'IMPIANTO IDRICO;
- CONTROLLO E RIPRISTINO DELLA FUNZIONALITA' DELL'IMPIANTO DI SCARICO;
- CONTROLLO E RIPRISTINO DELLA FUNZIONALITA' DELL'IMPIANTO A GAS;
- MANUTENZIONE STRAORDINARIA IMPIANTO ELETTRICO
- CARPENTERIA PER QUADRO ELETTRICO.



## 6) MANUFATTI ESTERNI

- RIMOZIONI DI STRUTTURE REALIZZATE CON QUALSIASI TIPO DI PROFILATO METALLICO;



## 5) CENTRALE TERMICA

- RIMOZIONE CALDAIA A BASAMENTO E POSIZIONAMENTO NUOVA CENTRALE TERMICA A GAS.

