

NOTA BENE

è TUTTE LE TUBAZIONI DEVONO ESSERE COIBENTATE CON ISOLAMENTO AVENTE SPESSORE MINIMO COME PRESCRITTO DALLA TABELLA 1 (Allegato B) del D.P.R. 412/93 ED ESSERE INOLTRE IDONEE AD EVITARE LA CONDENSA (conducibilità termica $\lambda = 0,040 \text{ W/m}\cdot\text{K}$ a 40°C)


- 1) Spessori 20/25 mm. (in funzione del diametro) finitura esterna in PVC per le tubazioni a vista nel Locale Tecnico ;
- 2) Spessori 19 mm. per le tubazione sottotraccia o non a vista.

è PER LA CALDAIA E LA CANNA FUMARIA PREVEDERE RETE SCARICO CONDENSA CON PENDENZA ADEGUATA (da definire in cantiere); TUTTI GLI SCARICHI DEVONO ESSERE SIFONATI PRIMA DEL LORO COLLEGAMENTO ALLA RETE DI SCARICO GENERALE. SE LE CONDENSE DELLA CALDAIA E DELLA CANNA FUMARIA NON POSSONO ESSERE SCARICATE DIRETTAMENTE IN FOGNATURA, LE STESSE DEVONO ESSERE NEUTRALIZZATE DA APPOSITO DISPOSITIVO.

è PER TUTTE LE TUBAZIONI DI SCARICO PREVEDERE UNA PENDENZA MINIMA DEL 3%; PER CIASCUNA COLONNA DI SCARICO REALIZZARE COLONNA DI VENTILAZIONE CON CAPPELLOTTO ESALATORE. POSIZIONE DELLE COLONNE DI SCARICO DA STABILIRE IN BASE ALLE FOROMETRIE PREDISPOSTE IN CANTIERE.

è NEL CASO DI ATTRAVERSAMENTO DEGLI SCARICHI DI ZONE COMPARTIMENTATE (REI / BOX) INSTALLARE MANICOTTO TAGLIAFUOCO.

è NEL PERIODO INVERNALE, PER GARANTIRE LA FUNZIONE ANTIGELO DELL'INTERO IMPIANTO, LA CALDAIA DEVE ESSERE SEMPRE ALIMENTATA ELETTRICAMENTE.

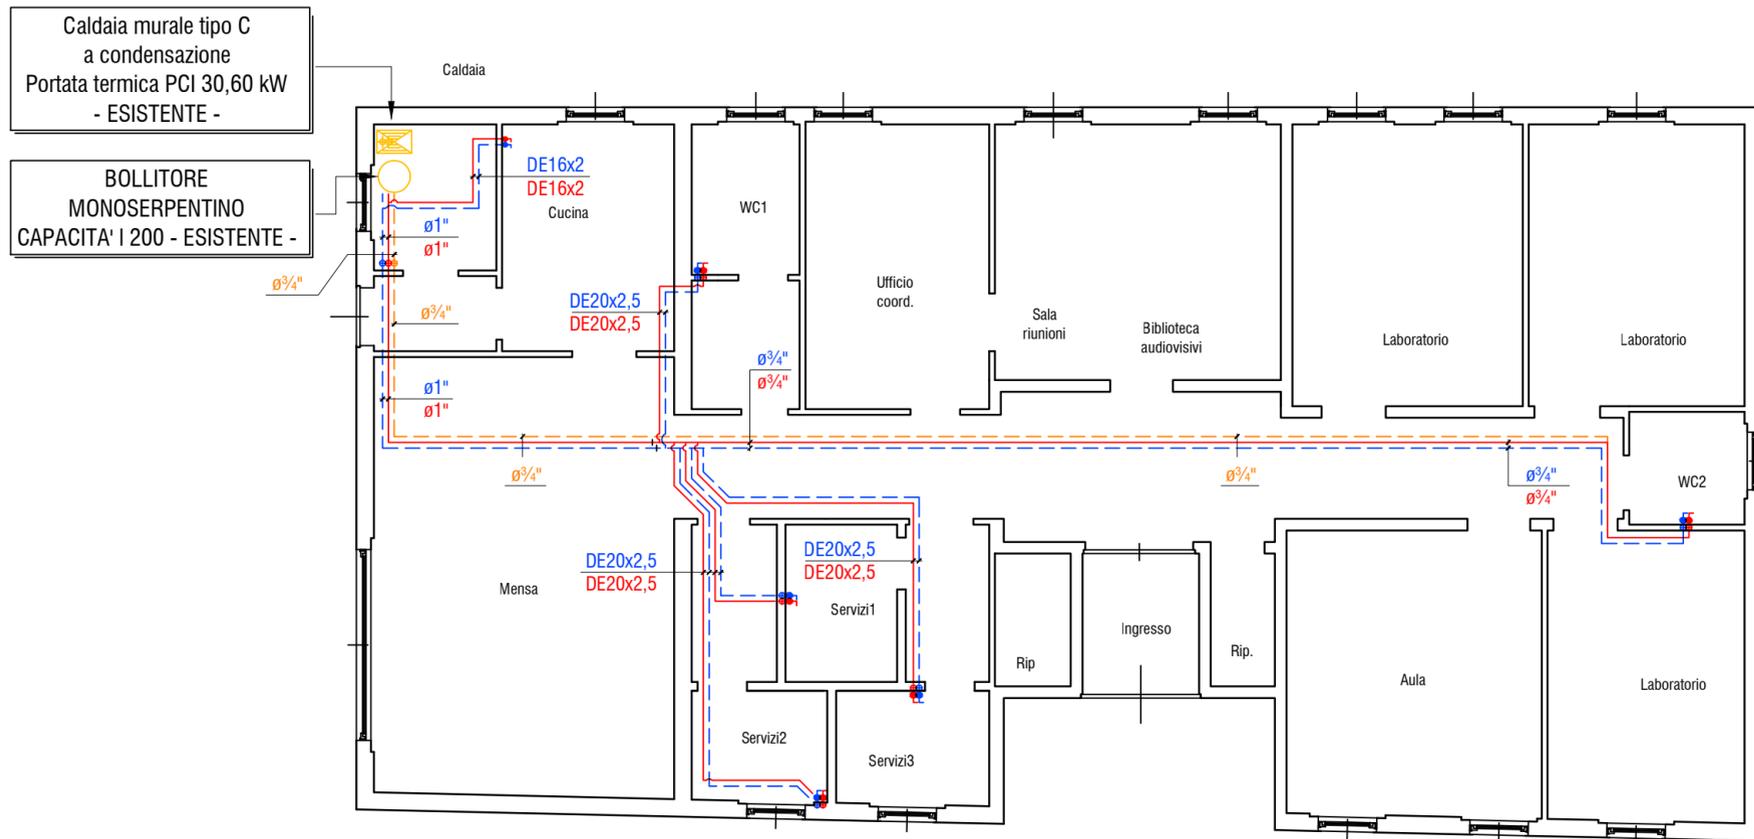

Linee Principali con pendenza verso l'alto per sfiato aria

PIANTA PIANO TERRA - SCALA 1: 100

LEGENDA

Riferimento	Descrizione
	LINEA ACQUA CALDA USO SANITARIO - TUBAZIONE IN MULTISTRATO ADEGUATAMENTE COIBENTATA POSATA NEL CONTROSOFFITTO (ad esclusione del collegamento alla cucina dove la tubazione sarà posata a zoccolo)
	LINEA ACQUA FREDDA - TUBAZIONE IN MULTISTRATO ADEGUATAMENTE COIBENTATA POSATA NEL CONTROSOFFITTO (ad esclusione del collegamento alla cucina dove la tubazione sarà posata a zoccolo)
	LINEA RICIRCOLO ACQUA CALDA - TUBAZIONE IN MULTISTRATO ADEGUATAMENTE COIBENTATA POSATA NEL CONTROSOFFITTO
	LINEA ACQUA CALDA USO SANITARIO E FREDDA / MONTANTI - TUBAZIONE IN MULTISTRATO ADEGUATAMENTE COIBENTATA INCASSATA NELLE PARETI
	RUBINETTI DI ARRESTO



via Senatore Giovanni Marcora, 49/55 - 20001 - INVERUNO (MI)
tel/fax 02/97285489 - Email : amstudio.averi@gmail.com / angelo.averi@pec.eppi.it
P.Iva 03199290960 - Cod.Fisc. VRA NGL 64C25 D198H - Iscrizione Albo n.° 4956

CUP	J22C23000030004	data	Febbraio 2023
CIG	96754512C0	aggiornamento	-
Committente	COMUNE DI VITTUONE - Città Metropolitana di Milano Piazza Italia, 5 - 20009 Vittuone (MI)	tavola	02/03
Riferimento	CENTRO DIURNO DISABILI via Volontari della Libertà, 8 - 20009 Vittuone (MI)	scala	1 : 100
Tipo di lavoro	SCHEMA IMPIANTO IDRICOSANITARIO Pianta Piano Terra	orientamento	Nord
	RIPRODUZIONE VIETATA - TUTTI DIRITTI RISERVATI AI SENSI DI LEGGE		
			e2302004.dwg