




PIANTA PIANO TERRA – DISTRIBUZIONE CANALIZZAZIONI – Scala 1:100

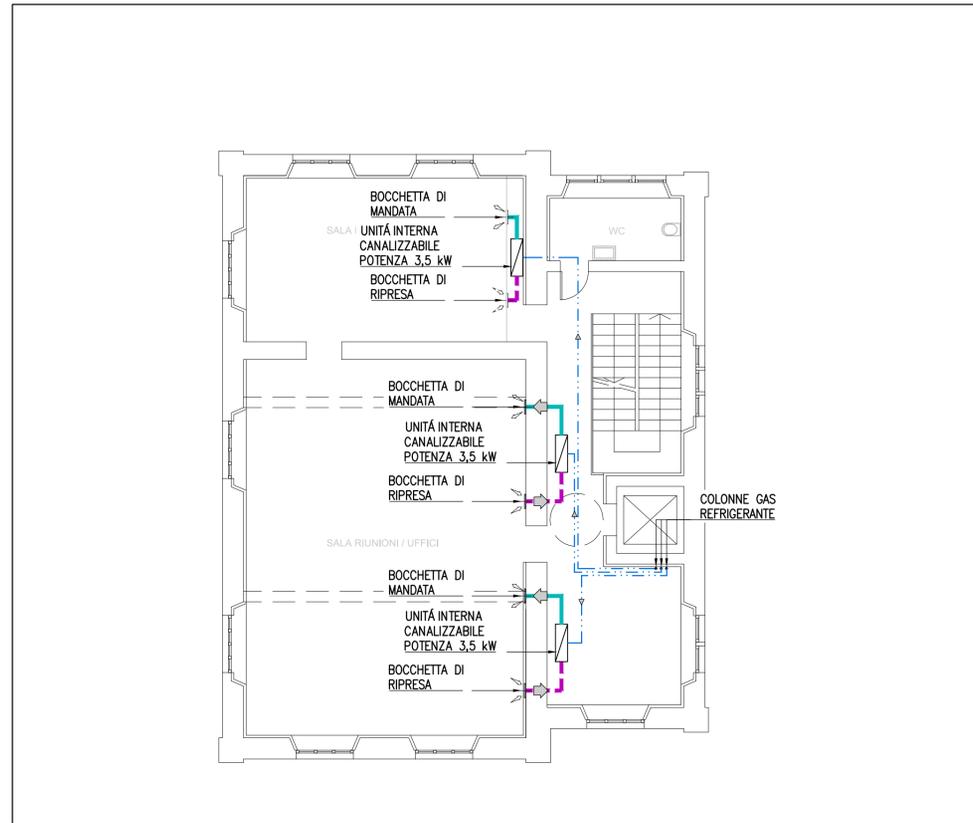

PIANTA PIANO PRIMO – DISTRIBUZIONE CANALIZZAZIONI – Scala 1:100

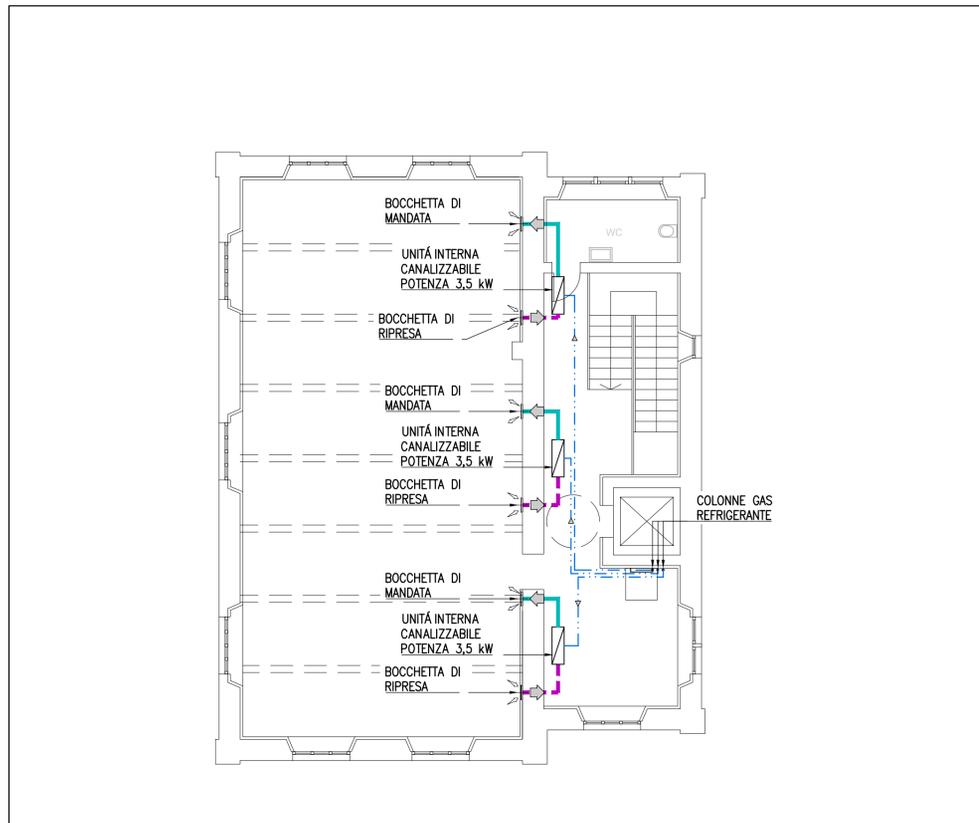

PIANTA PIANO SECONDO – DISTRIBUZIONE CANALIZZAZIONI – Scala 1:100

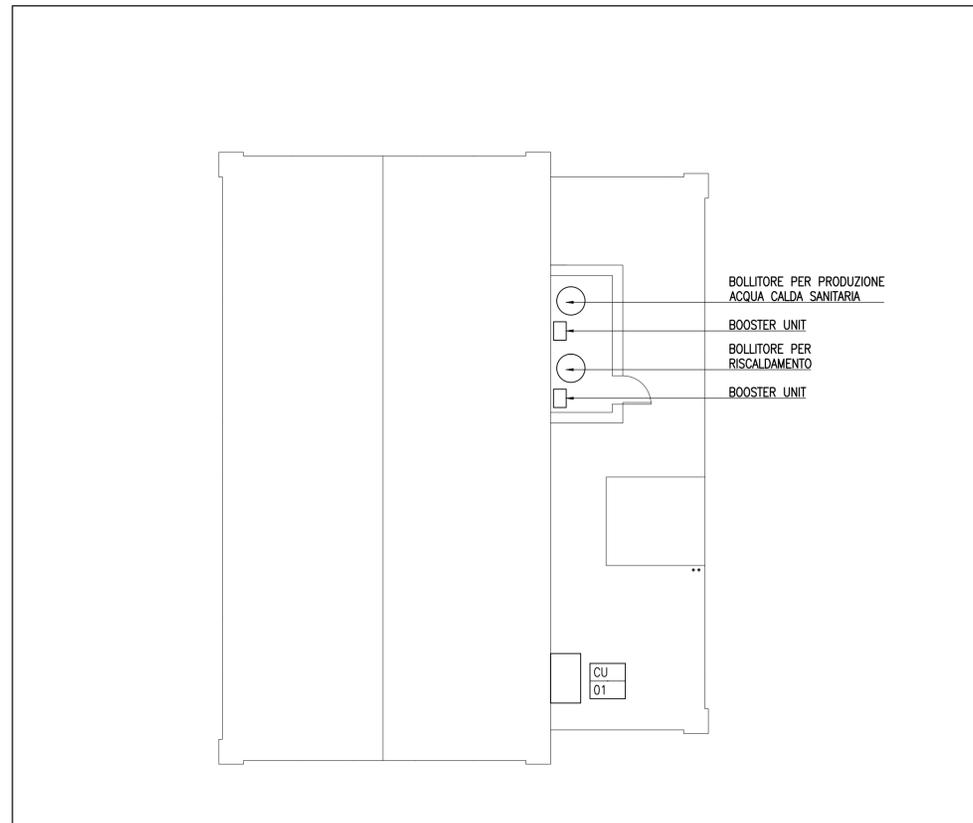

PIANTA PIANO COPERTURA – LOCALE TECNICO – Scala 1:100

LEGENDA – RETI FLUIDI HVAC	
ACM	TUBAZIONE DI MANDATA ACQUA CALDA
ACR	TUBAZIONE DI RITORNO ACQUA CALDA
G/L	TUBAZIONE GAS/LIQUIDO REFRIGERANTE

LEGENDA – RETI IDRICHE	
AFS	TUBAZIONE DI ADDUZIONE ACQUA FREDDA SANITARIA
ACS	TUBAZIONE DI ADDUZIONE ACQUA CALDA SANITARIA

LEGENDA – CANALI	
M	CANALE DI MANDATA ARIA
R	CANALE DI RIPRESA ARIA

LEGENDA – SIMBOLI	
CPR XX	COLLETTORE DI ALIMENTAZIONE PANNELLI RADIANTI XX= NUMERO PROGRESSIVO
CU XX	UNITÀ MOTOCONDENSANTE A RECUPERO CALORE AD ESPANSIONE DIRETTA PER IMPIANTO SISTEMA VRF XX= IDENTIFICAZIONE TIPOLOGIA 01= POTENZA FRIGORIFERA NOMINALE 28 kW – POTENZA TERMICA NOMINALE 27 kW
☐	RADIATORE AD ACQUA

## CITTA' DI SARONNO

provincia di Varese

### PIANO ATTUATIVO "AREA EX-CANTONI"

<p>COMMITTENTE PROMOTORE</p> <p>dott.ssa Isabella Resta <b>SARIN s.r.l.</b> via Sassoferato 1 20135 Milano</p>	<p>N</p>
<p>PROGETTO ARCHITETTONICO E URBANO</p> <p><b>onsitestudio</b> Via C. Cesariano, 14 20121 Milano T: +39 02 36 75 48 05 - F: +39 02 36 75 48 04</p> <p>Arch. Giancarlo Fiorini giancarlo.fiorini@onsitestudio.it Arch. Angelo Lunati angelo.lunati@onsitestudio.it</p>	<p>PROGETTO DEL PARCO</p> <p><b>STUDIO GIORGETTA</b> Architetti Paesaggisti Via Fior Chiani, 8 20121 Milano T: +39 02 86 32 88 - F: +39 02 99 98 78 53</p> <p>Arch. Franco Giorgetta fgar@fastwebnet.it</p>
<p>STUDIO DEL TRAFFICO E VIABILITA'</p> <p><b>TRM ENGINEERING</b> SERVIZI INTEGRATI DI INGEGNERIA PER LA MOBILITA' Via della Birome, 30 20060 Monza (MB) T: +39 039 39 00 237 - F: +39 039 23 14 017</p> <p>Ing. Giovanni Vesica ufficio.tecnico@trmengineering.it</p>	<p>PROGETTO OPERE DI URBANIZZAZIONE</p> <p><b>DEERNS ITALIA S.p.a.</b> via Guglielmo Silva, 36 20149 - Milano T: +39 02 36 16 78 88</p> <p>Ing. Giovanni Consonni giovanni.consonni@deerms.com</p>
<p>PROGETTAZIONE STRUTTURALE</p> <p><b>MILAN INGEGNERIA</b> via Thaon di Revel 21, 20159 - Milano T: +39 02 36 79 88 90 - F: +39 02 36 79 88 92</p> <p>Ing. Maurizio Milan info@burmilan.com</p>	<p>VERIFICA IDRO-GEOLOGICA</p> <p><b>CONSULENZE AMBIENTALI</b> Via Aldo Moro 1 24020 Scanzonoscate (BG) T: +39 035 65 94 411 - F: +39 035 65 94 450</p> <p>Dott. Giuseppe Orsini giuseppe.orsini@consamb.it</p>
<p>TAVOLA: <b>DMP002</b></p> <p>FILE: <b>141103DMP002</b></p>	
<p>SCALA: 1:100      DATA: 03/12/2014      AGG. N.: 00      OGGETTO: Emissione per approvazione      DATA: 03/12/2014</p> <p>QUOTA RIFERIMENTO: ± 0,00 + 215,80      FORMATO TAVOLA: 841x594 - A1</p> <p>DISEGNATO: DI      CONTROLLATO: DI      APPROVATO: GC</p>	