


LEGENDA - RETI IDRICHE	
ACS	TUBAZIONE DI ADDUZIONE ACQUA CALDA SANITARIA
AFS	TUBAZIONE DI ADDUZIONE ACQUA FREDDA SANITARIA
SN	TUBAZIONE DI SCARICO ACQUE NERE
SM	TUBAZIONE DI SCARICO ACQUE METEORICHE

LEGENDA - SIMBOLI	
PL	COLONNA MONTANTE DI SCARICO DELLE ACQUE METEORICHE
XX	XX= NUMERO PROGRESSIVO

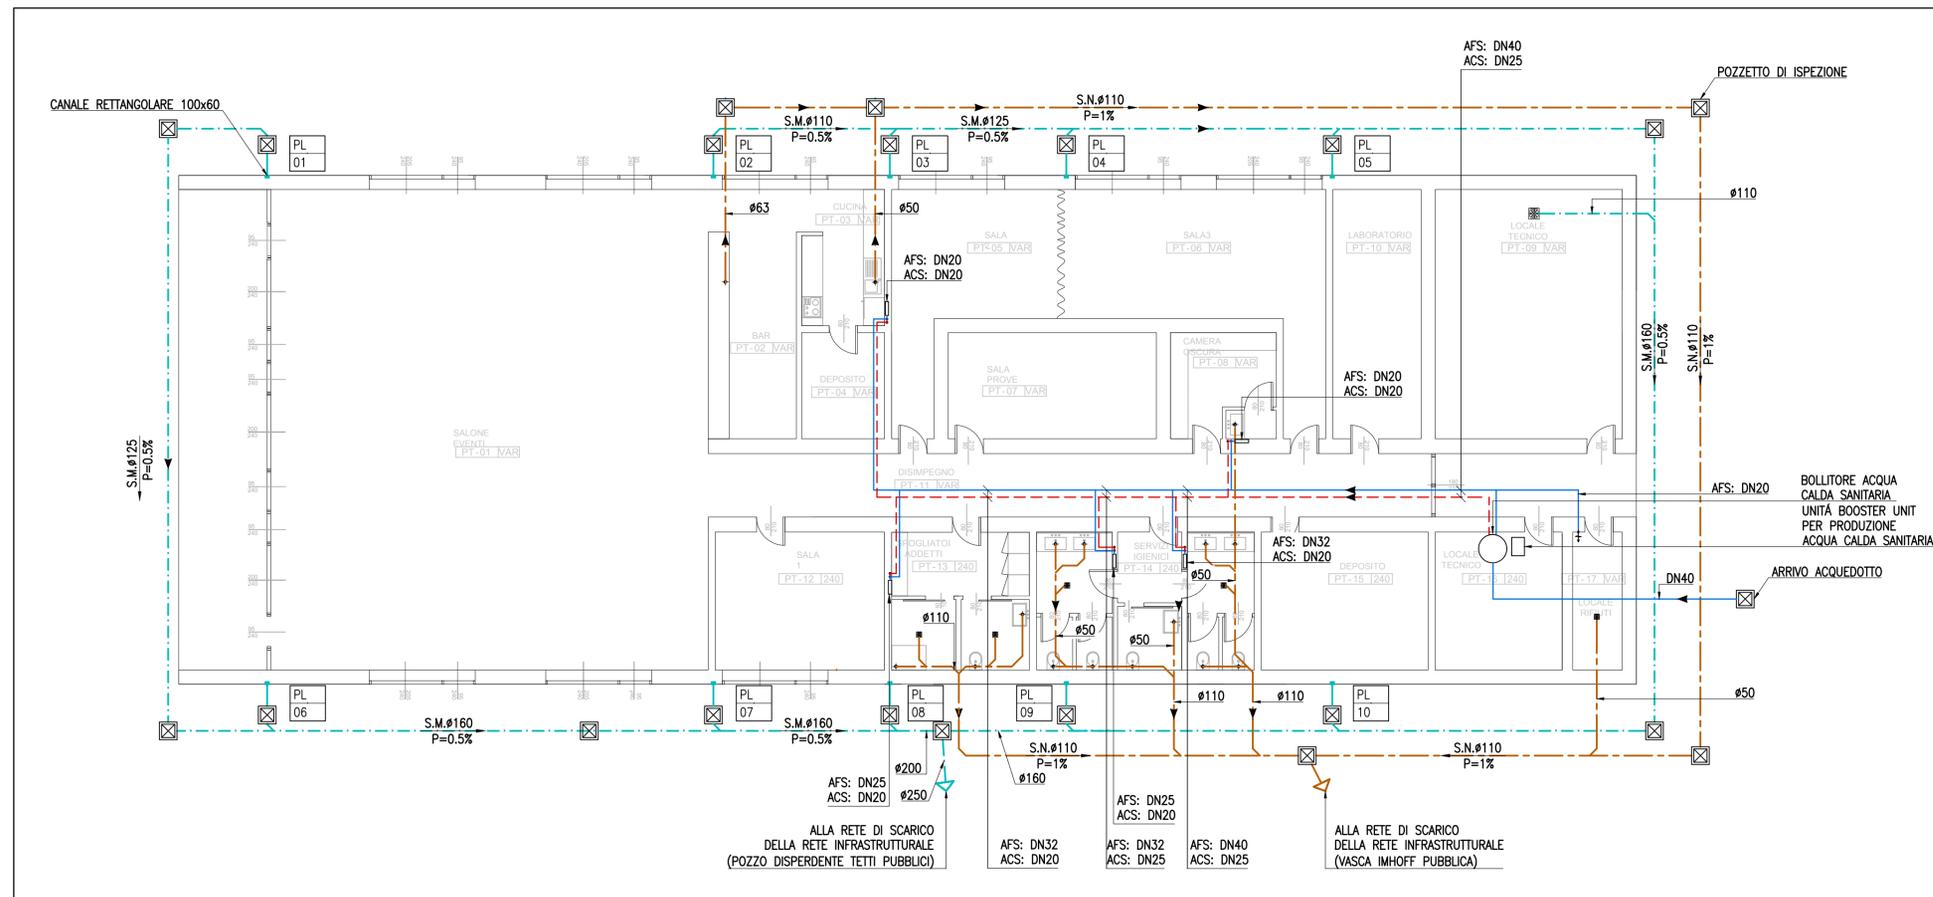


PIANTA PIANO TERRA - DISTRIBUZIONE TUBAZIONI - Scala 1:100



CITTA' DI SARONNO
provincia di Varese

PIANO ATTUATIVO
"AREA EX-CANTONI"
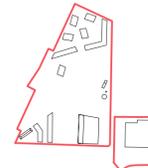
<p>COMMITTENTE PROMOTORE</p> <p>dott.ssa Isabella Resta SARIN s.r.l. via Sassoferato 1 20135 Milano</p>	 <p>N</p>
<p>PROGETTO ARCHITETTONICO E URBANO</p> <p>onsitestudio Via C. Cesariano, 14 20121 Milano T: +39 02 36 75 48 05 - F: +39 02 36 75 48 04</p> <p>Arch. Giancarlo Fioridi giancarlo.fioridi@onsitestudio.it Arch. Angelo Lunati angelo.lunati@onsitestudio.it</p>	<p>PROGETTO DEL PARCO</p> <p>STUDIO GIORGETTA Architetti Paesaggisti Via Fior Chari, 8 20121 Milano T: +39 02 86 32 88 - F: +39 02 99 98 78 53</p> <p>Arch. Franco Giorgetta fgior@fastwebnet.it</p>
<p>STUDIO DEL TRAFFICO E VIABILITA'</p> <p>TRM ENGINEERING SERVIZI INTEGRATI DI INGEGNERIA PER LA MOBILITA' Via della Biotta, 30 20060 Monza (MB) T: +39 039 39 00 237 - F: +39 039 23 14 017</p> <p>Ing. Giovanni Vesica ufficio.tecnico@trmengineering.it</p>	<p>PROGETTO OPERE DI URBANIZZAZIONE</p> <p>DEERNS ITALIA S.p.a. via Guglielmo Silva, 36 20149 Milano T: +39 02 36 16 78 88</p> <p>Ing. Giovanni Consonni giovanni.consonni@deerms.com</p>
<p>PROGETTAZIONE STRUTTURALE</p> <p>MILAN INGEGNERIA via Thaon di Revel 21, 20159 - Milano T: +39 02 36 79 88 90 - F: +39 02 36 79 88 92</p> <p>Ing. Maurizio Milan info@buromilan.com</p>	<p>VERIFICA IDRO-GEOLÓGICA</p> <p>CONSULENZE AMBIENTALI Via Aldo Moro 1 24020 Scanzoniscate (BG) T: +39 035 65 94 411 - F: +39 035 65 94 450</p> <p>Dott. Giuseppe Orsini giuseppe.orsini@consaamb.it</p>
<p>TAVOLA: DIP001</p> <p>FILE: 141103DIP001</p>	
<p>Nome ELABORATO: Centro giovani - Impianti idricosanitari Pianta piano terra Reti distribuzioni</p>	
<p>SCALA: 1:100</p> <p>QUOTA RIFERIMENTO: ± 0,00 + 215,80</p> <p>DISEGNATO: DI</p>	<p>DATA: 03/12/2014</p> <p>FORMATO TAVOLA: 841x594 - A1</p> <p>CONTROLLATO: DI</p>
<p>AGG. N.: 00</p> <p>OGGETTO: Emissione per approvazione</p> <p>APPROVATO: GC</p>	<p>DATA: 03/12/2014</p>