
 


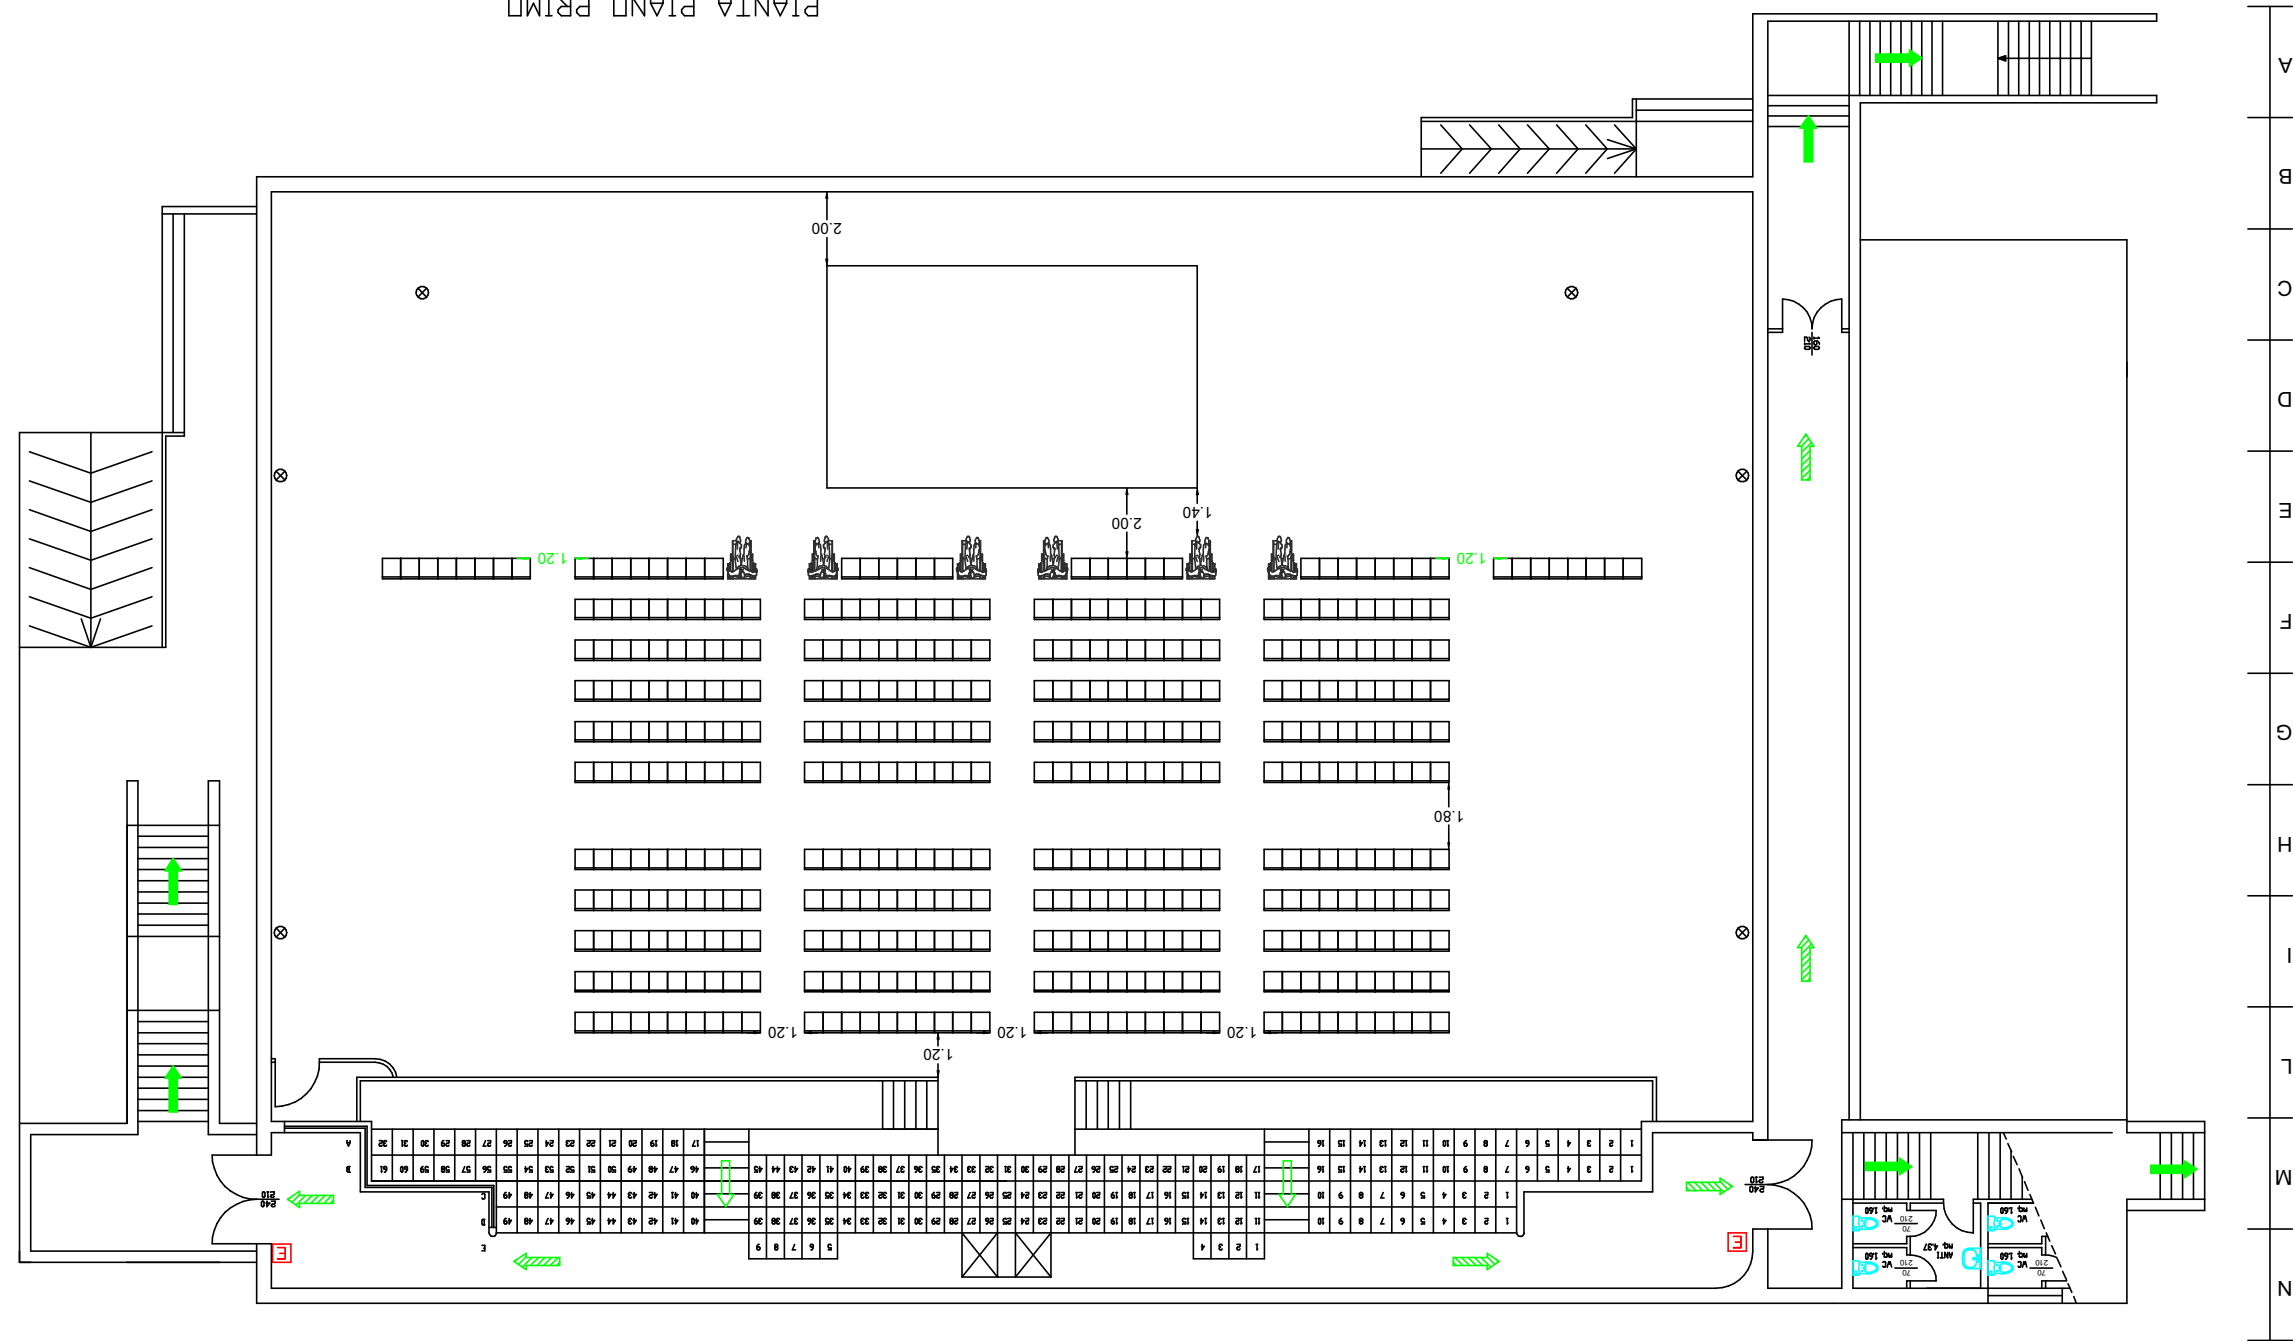

REV.		DESCRIZIONE AGGIORNAMENTI ESEGUITI	DATA	RIFERIMENTI
01	PRIMA EMISSIONE	14/09/2022		
COMITATO		COMUNALE N. ...	FILE	
CLASSE		14/09/2022	REDAZIONE	
COMUNE DI CADONEGHE		PRATICA C.C. V.L.P.S. RINNOVO AGIBILITA'		
TECNICO		PALAZZETTO OLOF PALME		
CLASSE		PLANIMETRIE		
SCALA		PIANO PRIMO		
1:100/1:200		CONFIGURAZIONE POSTI A SEDERE "A"		
CLASSE N. 11R		Dott. Per. Ind. Giannaria Rasi		
		Via A. Genovesi 4/3, Padova Tel. 3484603098		
		P. IVA 04956930285		
		Email: giannaria.rasi@gmail.com		
		La Società si riserva la proprietà del presente elaborato che non può essere né riprodotto né comunicato a terzi senza autorizzazione		



ESTRATTO N.C.T. - scala 1:2000
COMUNE DI CADONEGHE - Fig. 8 - Mapp. 35

AREA DEDICATA
ALL'INTERVENTO

- TELEFONO PUBBLICO
- PULSANTE DI ATTIVAZIONE MANUALE ALLARME INCENDIO
- RIVELATORE DI FUGHE DI GAS
- RIVELATORE TERMOCALORIMETRICO DI INCENDIO
- RIVELATORE OTTICO DI FUMI
- ESTINTORE CARRELLATO
- ESTINTORE PORTATILE
- IDRANTE A MURO CON TUBO FLESS. 20m. E LANCIA - UNI 45
- IDRANTE SOPRA SUOLO
- MASPO - UNI DN 25
- AVVISATORE OTTICO-ACUSTICO ALLARME ANTINCENDIO
- LAMPADA DI SICUREZZA FLUORESCENTE
- LAMPADA DI SICUREZZA FLUORESCENTE
- QUADRO ELETTRICO
- INTERUTTORE MAGNETOTERMICO
- ALLARME ACUSTICO INCENDIO O EMERGENZA
- ATTACCO MOTOPOMPA VVF - UNI 70
- PULSANTE DI SGANCIO RAPIDO ENERGIA ELETTRICA
- PORTA RESISTENTE AL FUOCO REI 120
- PERCORSO DI USCITA ORIZZONTALE
- PERCORSO DI USCITA VERSO L'ALTO
- PERCORSO DI USCITA VERSO IL BASSO
- CENTRALE DI RILEVAZIONE FUMI
- VALVOLA INTERCETTAZIONE COMBUSTIBILE

LEGENDA

