

Pianta Piano Terra - Scarichi acque nere  
Scala 1:50

TABELLA DELLE APPARECCHIATURE SANITARIE E COLLEGAMENTI IDRAULICI TIPO						
Apparecchio sanitario	VASO	BIDET	LAVABO	DOCCIA	Pozzetto a pavimento sifonato con griglia	Idrantino lavaggio bagni
Schema Verticale						
PIANTA						

LEGENDA IMPIANTO DI SCARICO ACQUE NERE	
	RETE DI SCARICO IN TUBAZIONI IN: PEHD ALL'INTERNO DELL'EDIFICIO PVC TRATTI INTERRATI ESTERNI
	POZZETTO IN CALCESTRUZZO


Elenco dei sistemi - Tubazioni	
Sigla	Descrizione sistema
ACS	Acqua calda sanitaria
AFS	Acqua fredda sanitaria
AN	Acque nere
MCV	Mandata circuito caldo ventilconvettori
MFV	Mandata circuito freddo ventilconvettori
MPC	Mandata circuito primario acqua calda
MR	Mandata circuito radiatori
RAC	Ricircolo acqua calda sanitaria
RCV	Ritorno circuito caldo ventilconvettori
RPC	Ritorno circuito primario acqua calda
RR	Ritorno circuito radiatori



REGIONE MARCHE  
COMUNE DI MONTEPRANDONE  
Settore 2°: Lavori Pubblici- Tecnico - Manutentivo



PNRR "Missione 4 " - C1-1.1  
REALIZZAZIONE DEL NUOVO ASILO NIDO DI MONTEPRANDONE  
CUP G55E24000270006

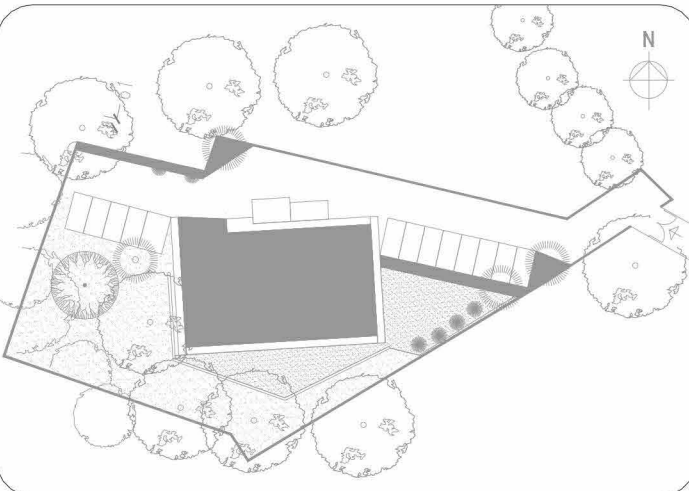

FASE: PROGETTO ESECUTIVO

SERIE: IMPIANTO IDRICOSANITARIO

DESCRIZIONE:

Distribuzione impianto idricosanitario - linee di scarico acque reflue  
Pianta Piano Terra

COD. PROGETTO: P | AP | 24 | 004 | P

NOME FILE	IDENTIFICATIVO ELABORATO	SCALA	PLOT
24004_II_503.pdf	II_503	Come indicato	

Progettati:



RESPONSABILI DELLA PROGETTAZIONE

Ing. Ruffaete Di Giuliano (Coordinatore)  
Ing. Pasquale Di Egidio (Direttore Tecnico)  
ESPERTO GESTIONE ENERGIA (UNI CEI 11339)  
Ing. Domenico Rappagnani

COLLABORATORI PROMEDIA SRL

Arch. Enrico Vulp  
Arch. Giuliana Di Paola  
Arch. Nicola Ciarelli  
Arch. Danilo Soares Vinhoté Costa  
Arch. Alessio Passani  
Ing. Massimo Refera  
Ing. Paolo Cuccia  
Ing. Davide Fioretti  
Ing. Elena Socievole  
Ing. Matteo Di Berardino  
P.rnt. Pierluigi Farugelli  
Geom. Annedee Maria Bizzarri  
Geom. Ilario Di Marco  
Geom. Luigi Ridani

RESPONSABILE DEL PROCEDIMENTO

Geom. Pino Cori

revisione	data	riferimento revisione	eseguito	controllato	approvato
0	Settembre 2024	Emissione	FC	DR	RDG

Questo documento è di nostra proprietà esclusiva. È proibito la riproduzione anche parziale e la cessione a terzi senza la nostra autorizzazione.