



PIANTA PIANO TERRA

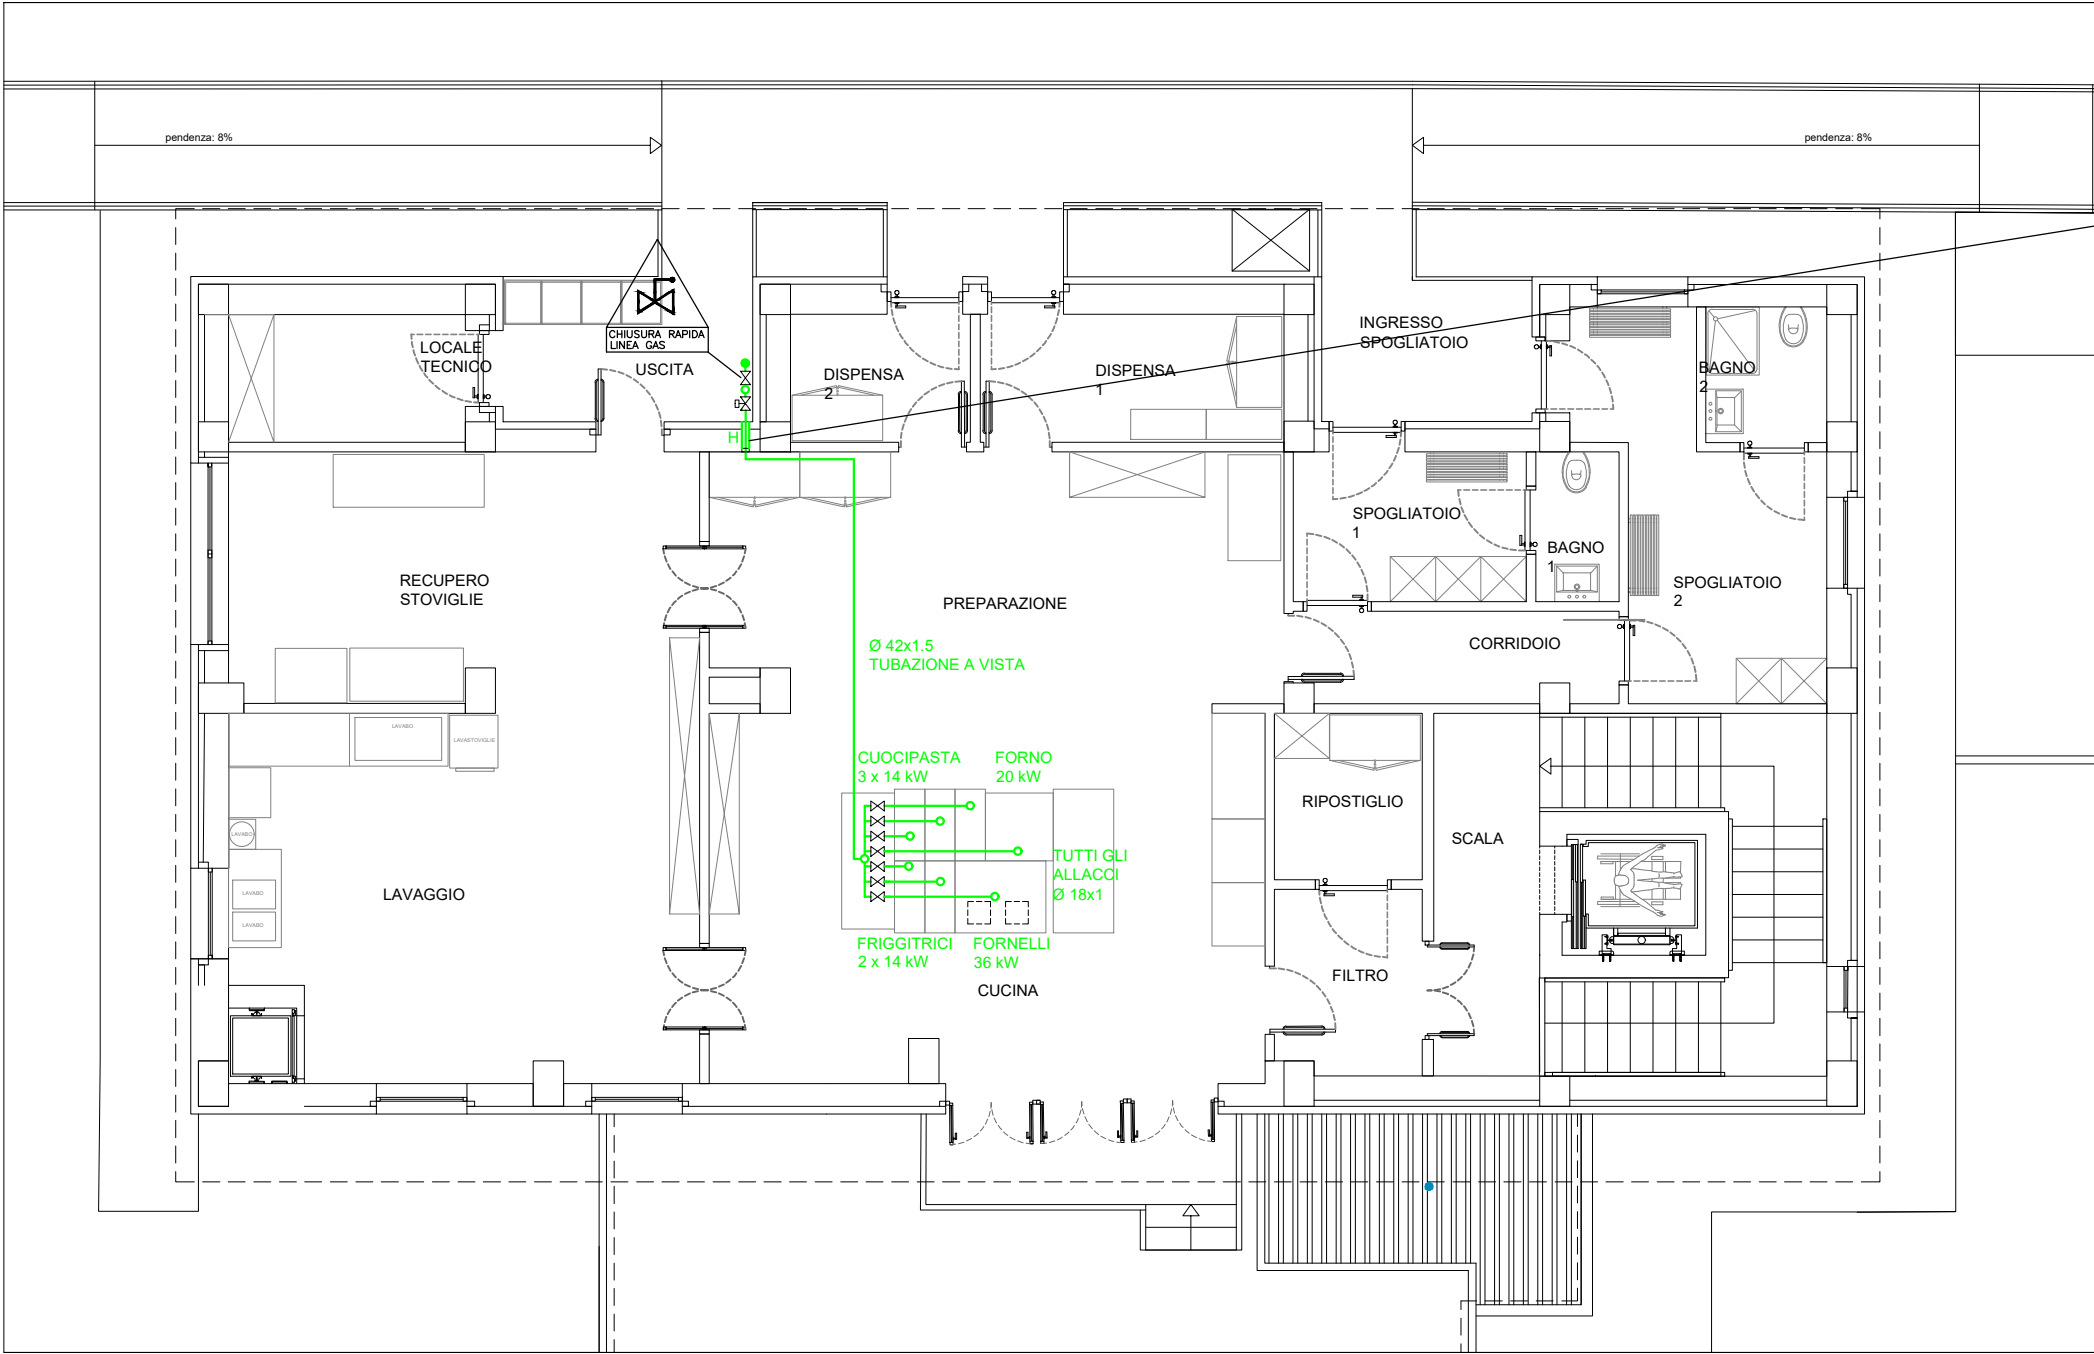

PIANTA PIANO PRIMO

LEGENDA GAS METANO	SIMBOLI	DESCRIZIONE
		ELETTROVALVOLA GAS ASSERVITA AL SISTEMA DI EVACUAZIONE FORZATA. IL FLUSSO DEL GAS DEVE ESSERE INTERROTTO DALL'ELETTROVALVOLA SE LA PORTATA DEL SISTEMA DI EVACUAZIONE SCENDE AL DI SOTTO DI 1 mc/min DI FUMI PER kW DI POTENZA ASSORBITA DAGLI APPARECCHI DI COTTURA.
		CHIUSURA RAPIDA LINEA GAS.
		TUBAZIONE RAME UNI 6507 SEIE B CORRENTE A VISTA.
		SARACINESCA DI INTERCETTAZIONE GAS METANO.
		GUAINA PASSANTE IN METALLO SIGILLATA NELLA PARTE INTERNA CON MALTA CEMENTIZIA.

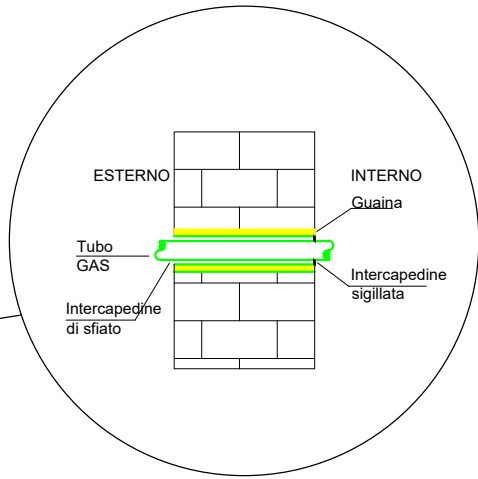

PROGETTO ESECUTIVO

P.N.R.R. Missione 4 – Istruzione e Ricerca – Componente 1 – Potenziamento dell’offerta dei servizi di istruzione: dagli asili nido alle Università – Investimento 1.2: Piano di estensione del tempo pieno e mense.
AMPLIAMENTO MENSA SCOLASTICA PRESSO SCUOLA DI INFANZIA COLLE GIOIOSO

ELABORATO GRAFICO

IM_ IMPIANTI MECCANICI

IM002

Pianta stato di progetto - gas metano

SCALA 1:100

PROGETTAZIONE

Ing. Daniele Iacoboni
Via Dante Alighieri 4 - 64011 Alba Adriatica (TE)
e-mail: iacobonidaniele@gmail.com
PEC: daniele.iacoboni@ingle.it

ORDINE DEGLI INGEGNERI - TERAMO

1682 IACOBONI dott. DANIELE

INGEGNERE CIVILE E AMBIENTALE

COMMITTENTE

Comune di Monteprandone
Piazza dell'Aquila, 1 - 63076 Monteprandone AP
Partita IVA: 00376950440

Il R.U.P. Geom. Pino Cori.....

AGGIORNAMENTO	DATA	DESCRIZIONE	REDATTO	VERIFICATO	APPROVATO
0	Gennaio 2023	Emissione	D.I.	D.I.	D.I.
1	Marzo 2023	Revisione	D.I.	D.I.	D.I.