



SEZIONE B-B

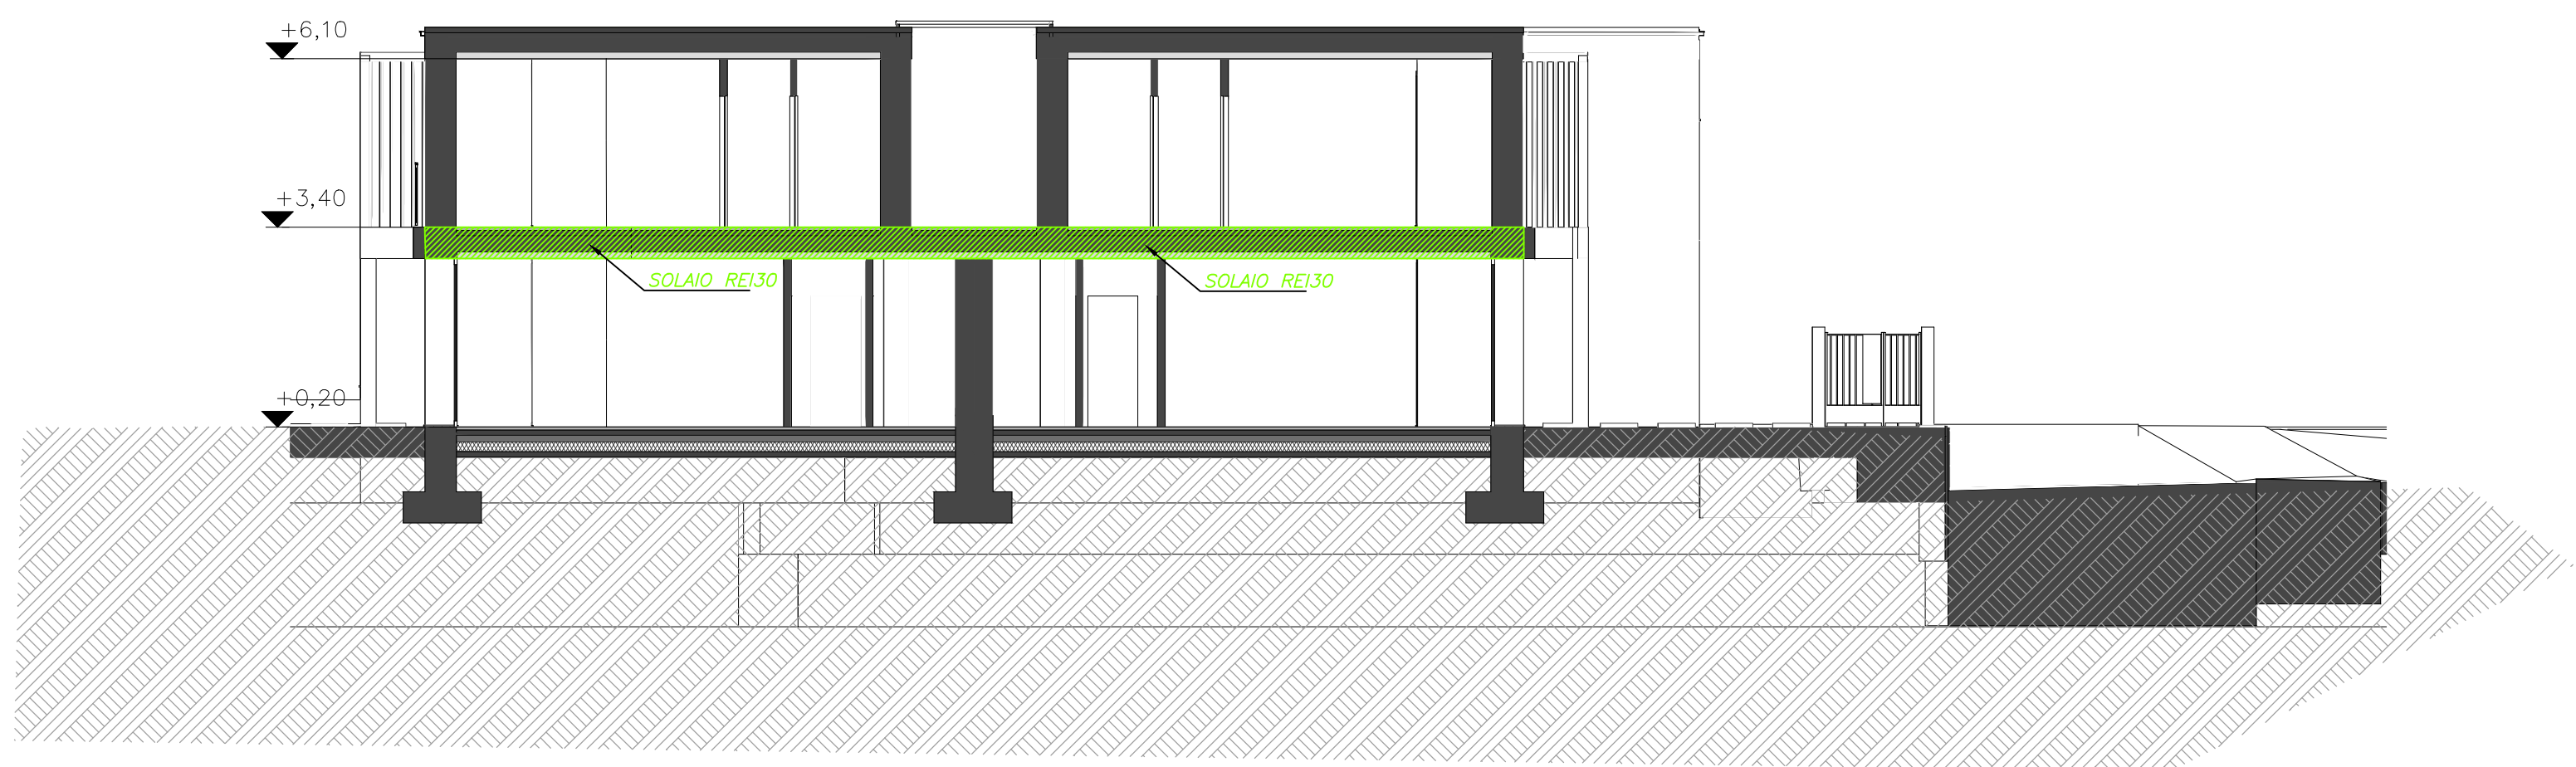

SEZIONE C-C

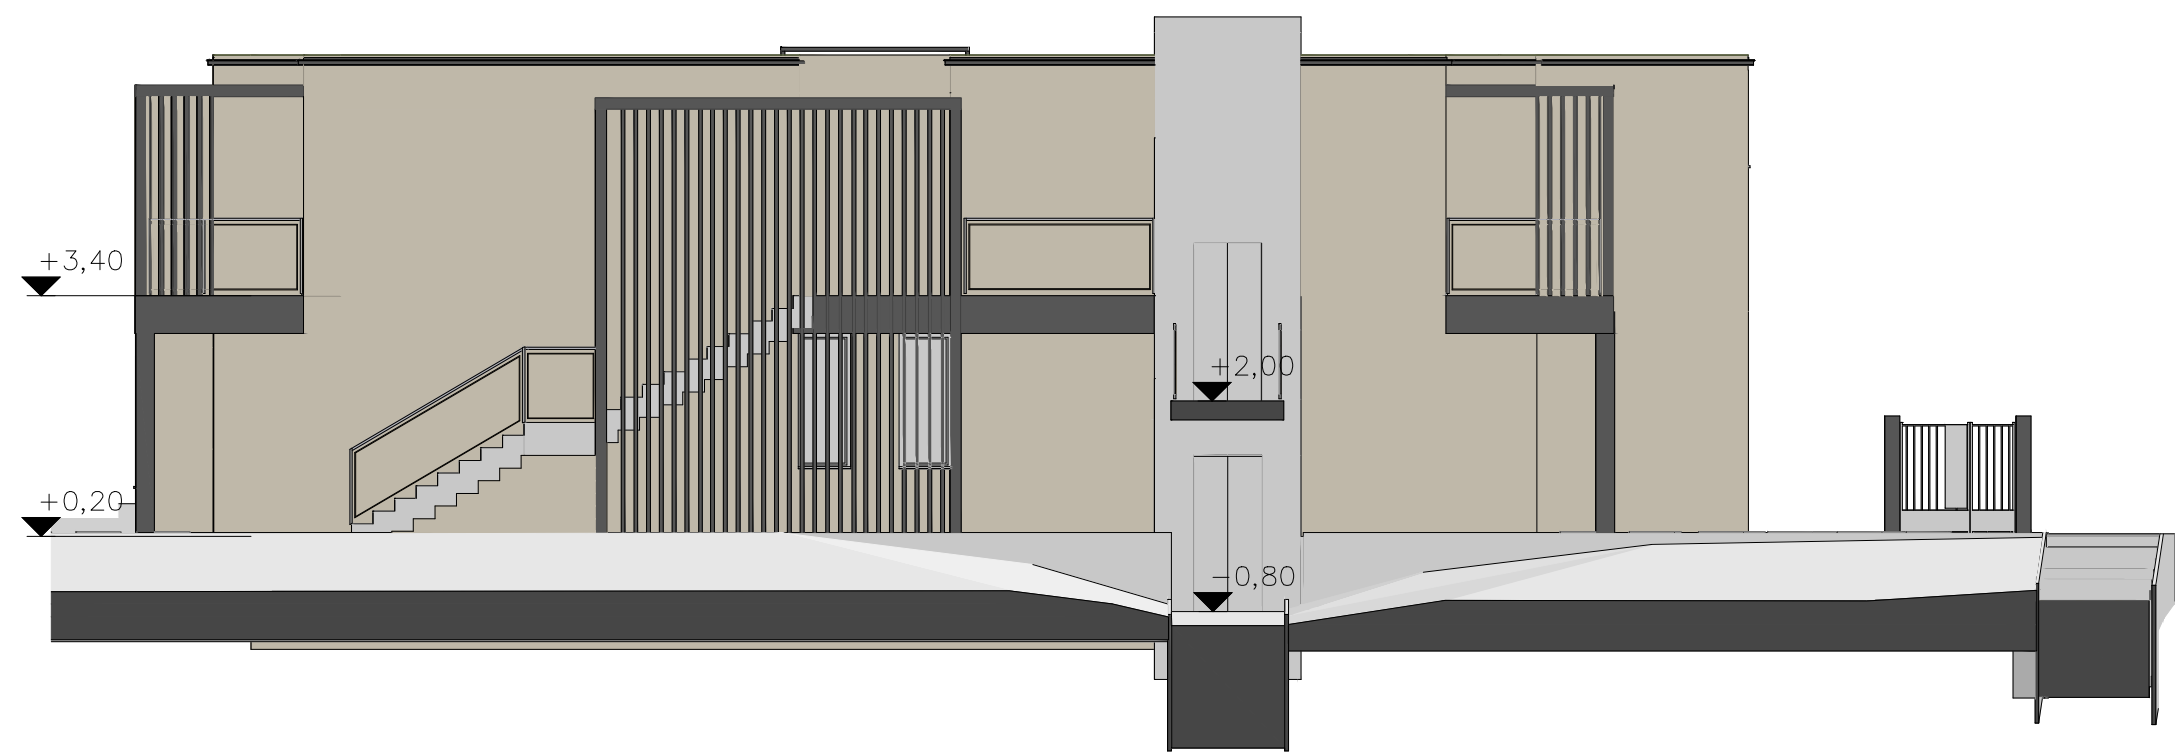

N.B.  
IMPIANTO RIVELAZIONE INCENDI: POSIZIONE E NUMERO DEI RIVELATORI INDICATIVI. VERRA' ALLEGATO PROGETTO IMPIANTO ALLA RICHIESTA DELLA S.C.I.A.

N.B.  
IMPIANTO SEGNALEZIONE MANUALE INCENDI: POSIZIONE E NUMERO DEI PULSANTI INDICATIVI. VERRA' ALLEGATO PROGETTO IMPIANTO ALLA RICHIESTA DELLA S.C.I.A.

INTERUTTORE GENERALE		
SEGNALETICA		USCITA DI SICUREZZA FRECCIA DI USCITA NON USARE L'ASCENSORE IN CASO D'INCENDIO VIETATO FUMARE DIREZIONE USCITA DI SICUREZZA USCITA DI SICUREZZA A SALIRE USCITA DI SICUREZZA A SCENDERE
ELEMENTI COSTRUTTIVI E RELATIVE APERTURE		PARETE REI 180 PARETE REI 120 PARETE REI 90 PARETE REI 60 PARETE REI 30
DISTANZIAMENTI		DISTANZA DI SICUREZZA ESTERNA DISTANZA DI SICUREZZA INTERNA DISTANZA DI PROTEZIONE
SISTEMI DI VIE DI USCITA		PERCORSO DI USCITA: - VERSO L'ALTO - VERSO IL BASSO - ORIZZONTALE
ESTINTORI		ESTINTORE PORTATILE ESTINTORE CARRELLATO
SISTEMI ANTINCENDIO IDRICI		NASPO CON TUBAZIONE SEMIRIGIDA IN POLIESTERE UNI 26 DA 15 m (UNI 9488) IDRANTE A MURO CON TUBAZIONE FLESSIBILE IN NYLON UNI 45 DA 20 m (UNI 9487) IDRANTE SOTTOSUOLO UNI 45 - UNI 70 IDRANTE SOPRA SUOLO UNI 45 - UNI 70 ATTACCO PER AUTOPOMPA SINGOLO UNI 70 CON VALVOLA DI RITEGNO E SARACINESCA ATTACCO PER AUTOPOMPA DOPPIO UNI 70 CON VALVOLA DI RITEGNO E SARACINESCA
SISTEMI DI SEGNALEZIONE		IMPIANTO DI ALLARME IMPIANTO AUTOMATICO DI RIVELAZIONE D'INCENDIO
IMPIANTI FISSI DI ESTINZIONE		AD ATTIVAZIONE AUTOMATICA AD ATTIVAZIONE MANUALE

REVISIONE			
REVISIONE	EMISSIONE	DESCRIZIONE AGGIORNAMENTO	
TITOLARE DELL'ATTIVITA'		COMUNE DI Padenghe Sul Garda	PROGETTISTA LUCA FORNORI INGEGNERE
SAR s.r.l.		28/01/14	
LOCALITA'		VIA MARCONI - PADENGHE SUL GARDA (BS)	DATA 28/06/2025
PROGETTO		PARERE DI CONFORMITA' PER EDIFICIO AD USO ALBERGO	SCALA 1:100
DESCRIZIONE DEL DISEGNO		PIANTA PIANO PRIMO	FILE NAME 25-011M-A03p.dwg
DISEGNATA			
studio tecnico Ing. Luca Fornori		A03p	
Via Vittorio Emanuele II n.1 25039 TRAVAGLIATO (BS) TEL/FAX 030 660237 e-mail: info@studiodifornori.com			