


PIANTA PIANO RIALZATO
SCALA: 1:100



PIANTA PIANO PRIMO
SCALA: 1:50

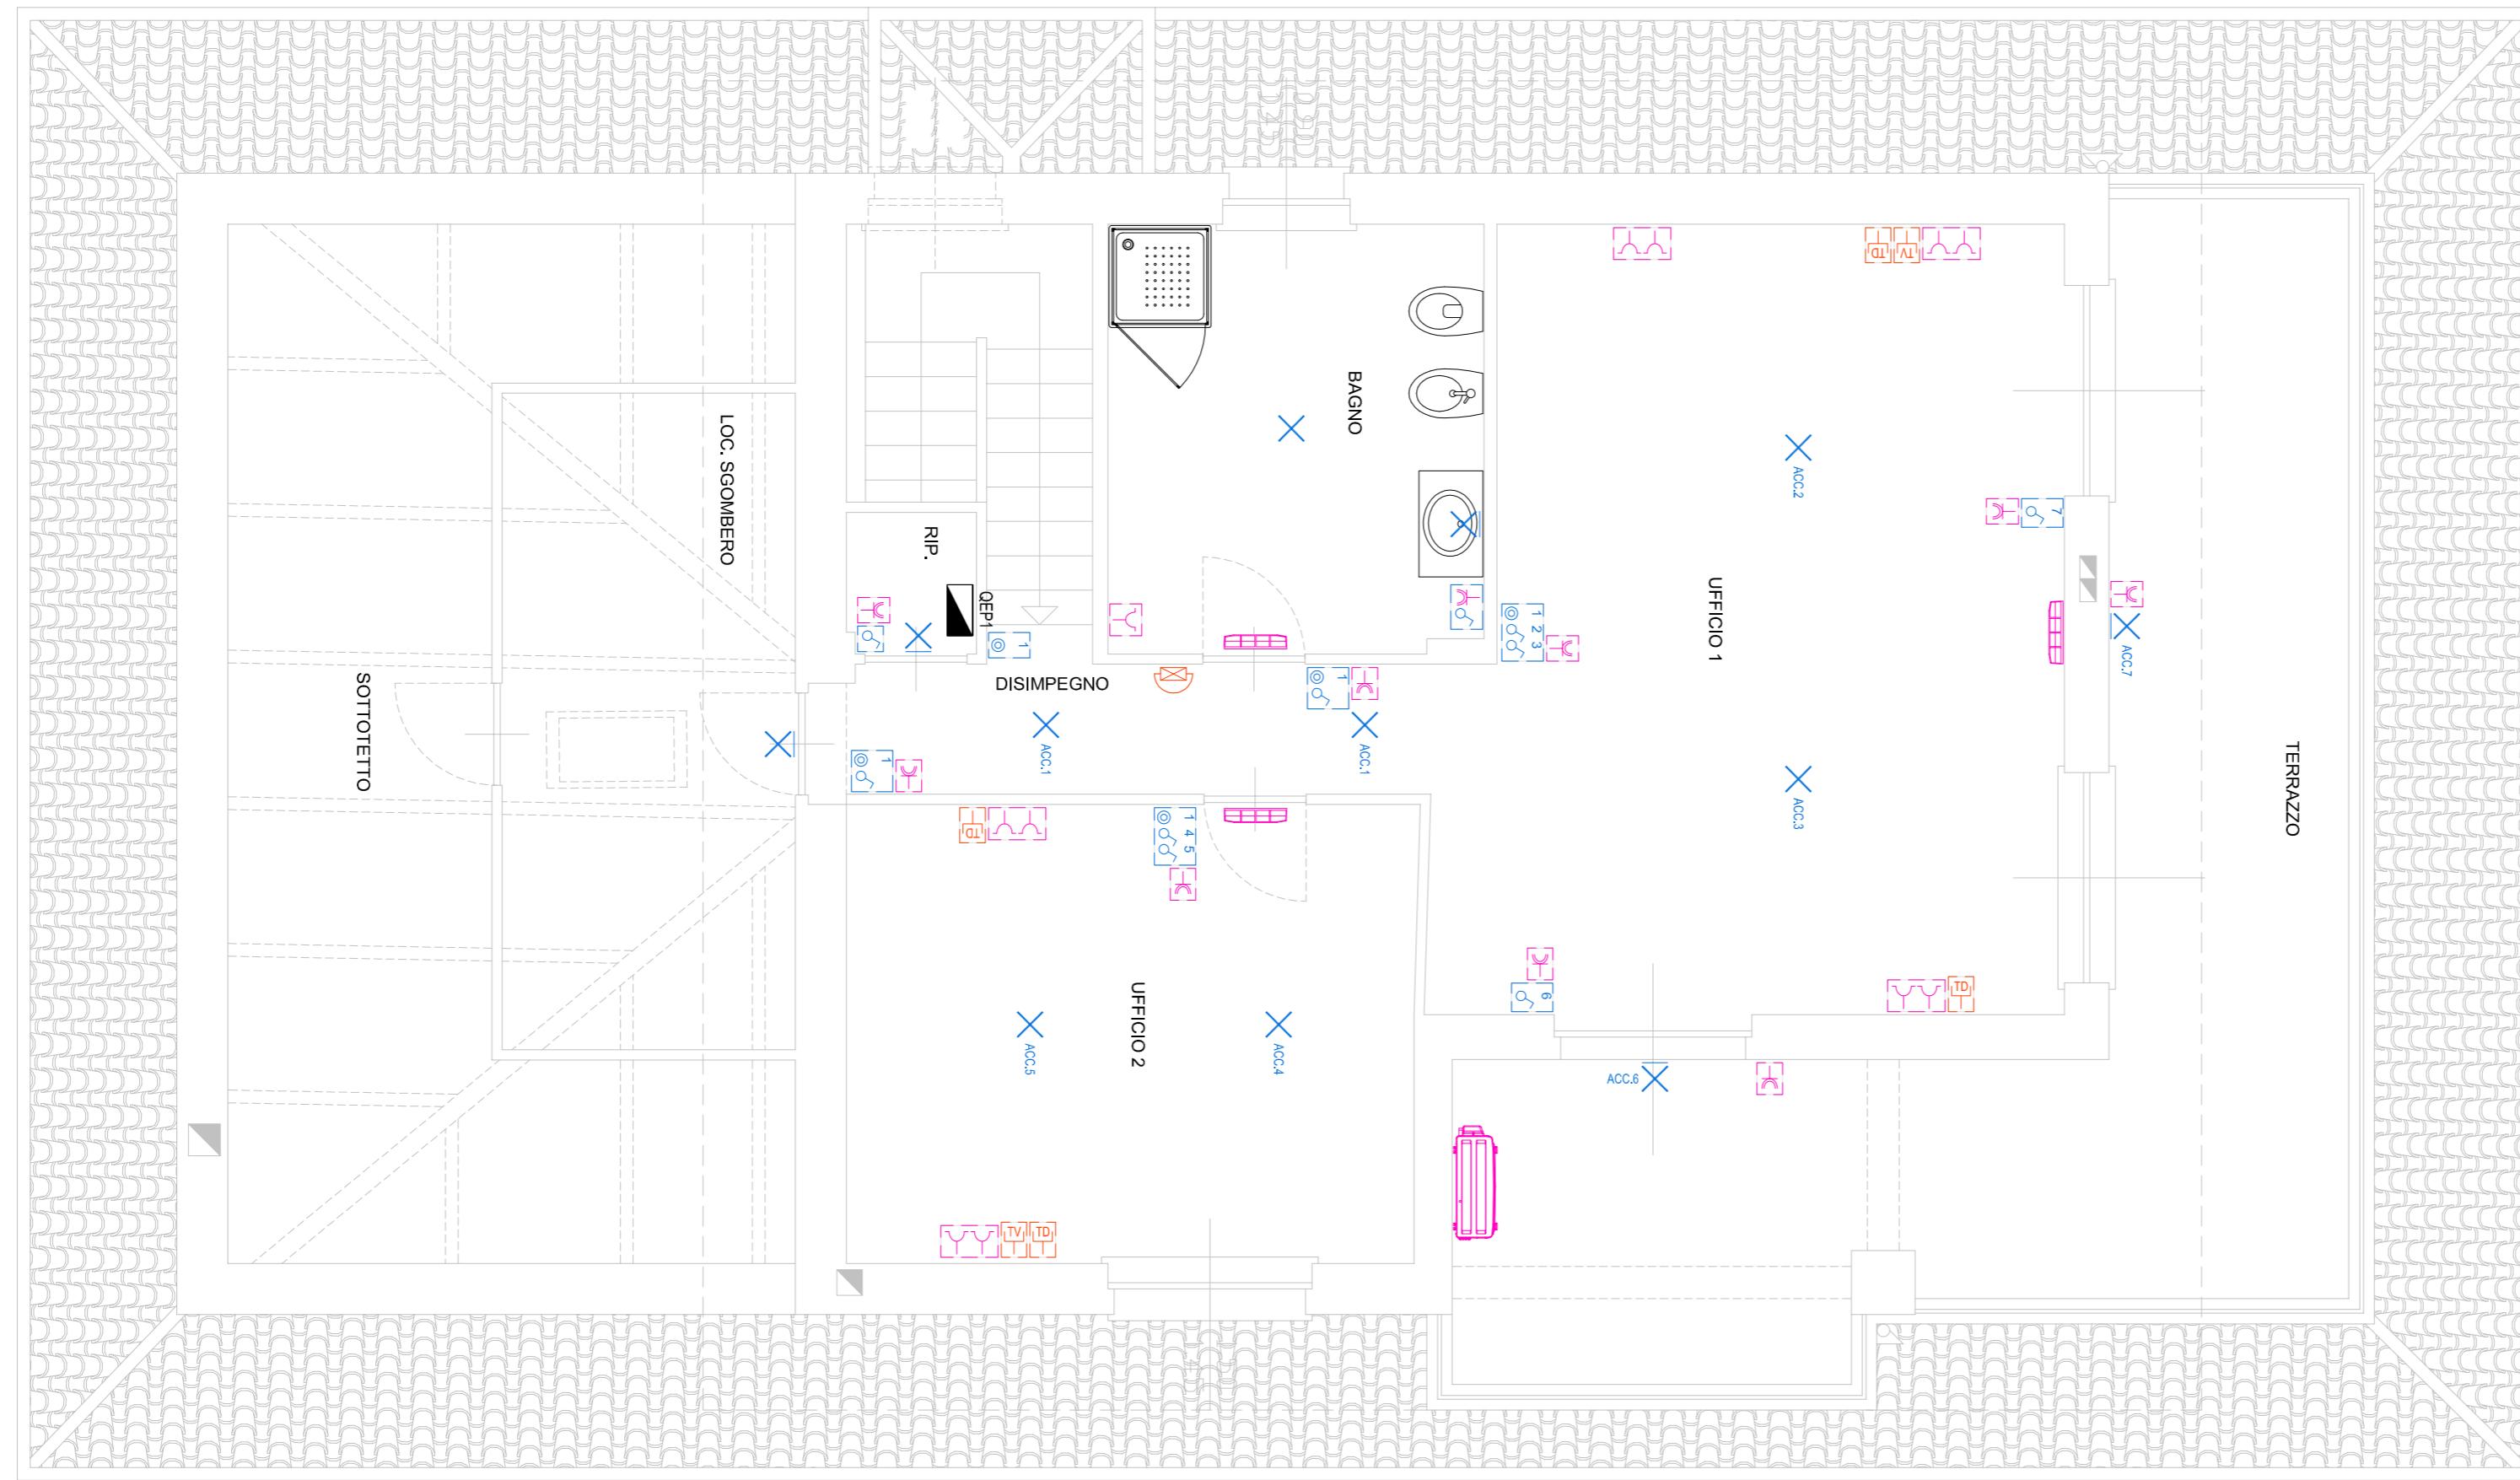

LEGENDA

	DISPENSORE DI TERRA A PICCHETTO NON ISPEZIONABILE
	CONDUTTORE DI TERRA Cu 35mmq
	CONTATORE ENERGIA ELETTRICA
	OEGEST QUADRO ELETTRICO GENERALE ESTERNO
	OEGEST QUADRO ELETTRICO PIANO PRIMO
	SCATOLA PORTAARRITTI INESCUZIONE DA INCASSO COMPLETA DI PLACCA AUTOPORTANTE STAGNA IPXX
	ACC. INTERRUTTORE UNIPOLARE
	ACC. PULSANTE UNIPOLARE
	ACC. PUNTO LUCE A SOFFITTO
	ACC. PUNTO LUCE A PARETE
	PRESA BIPASSO 230V 10/16A 2P+T
	PRESA UNEL 230V 1 0/16A 2P+T
	PUNTO DI ALIMENTAZIONE CONDIZIONATORE UNITA' ESTERNA
	PUNTO PREDISPOSTO PER POSIZIONE CITOFONICA INTERNA
	PRESA TV
	PREDISPOSIZIONE PRESA TRASMISSIONI/DATI

ZSTUDIO ZENERINO
Consulenza e Progettazione Impianti elettrici

ZENERINO Per. Ind. Massimo
Viale Alagna, 1 - 10110 Rivoli (TO)
Tel.: 010/26176175 - cell. +39 345 801725
E-mail: ufficio@zuderino.com
C.F. ZURRSWY77TC13N
P.Iva: 08238040011
Istruz. al C.R.P. con cert. professional. numero 4 di Alessandria -
Aut. - Torino - Padronale N° 3271

LAVORI DI COMPLETAMENTO
E ADEGUAMENTO A UFFICIO
PROTEZIONE CIVILE DI UN BENE
SEQUESTRATO SITO NEL
COMUNE DI SAN GIUSTO C.S.E
VIA CARDINALE DELLE LANZE, 8

PROGETTO IMPIANTO ELETTRICO

Comune di San Giusto Canavese - Città Metropolitana di Torino

Il Progettista:
ZENERINO Per. Ind. Massimo



**

Il Comitente:
COMUNE DI SAN GIUSTO C.S.E
Piazza del Municipio, 1
10090 - San Giusto Canavese (TO)

PLANIMETRIA PIANO RIALZATO E PRIMO:
PIANO DI INSTALLAZIONE IMPIANTO
ELETTRICO

Livello progetto:

ESECUTIVO

Il Consultore:

Note:

PLAMINETRA VALIDA AI SOLUFINI IMPIANTISTICI

NUMERO COMMESSA - 25.016