


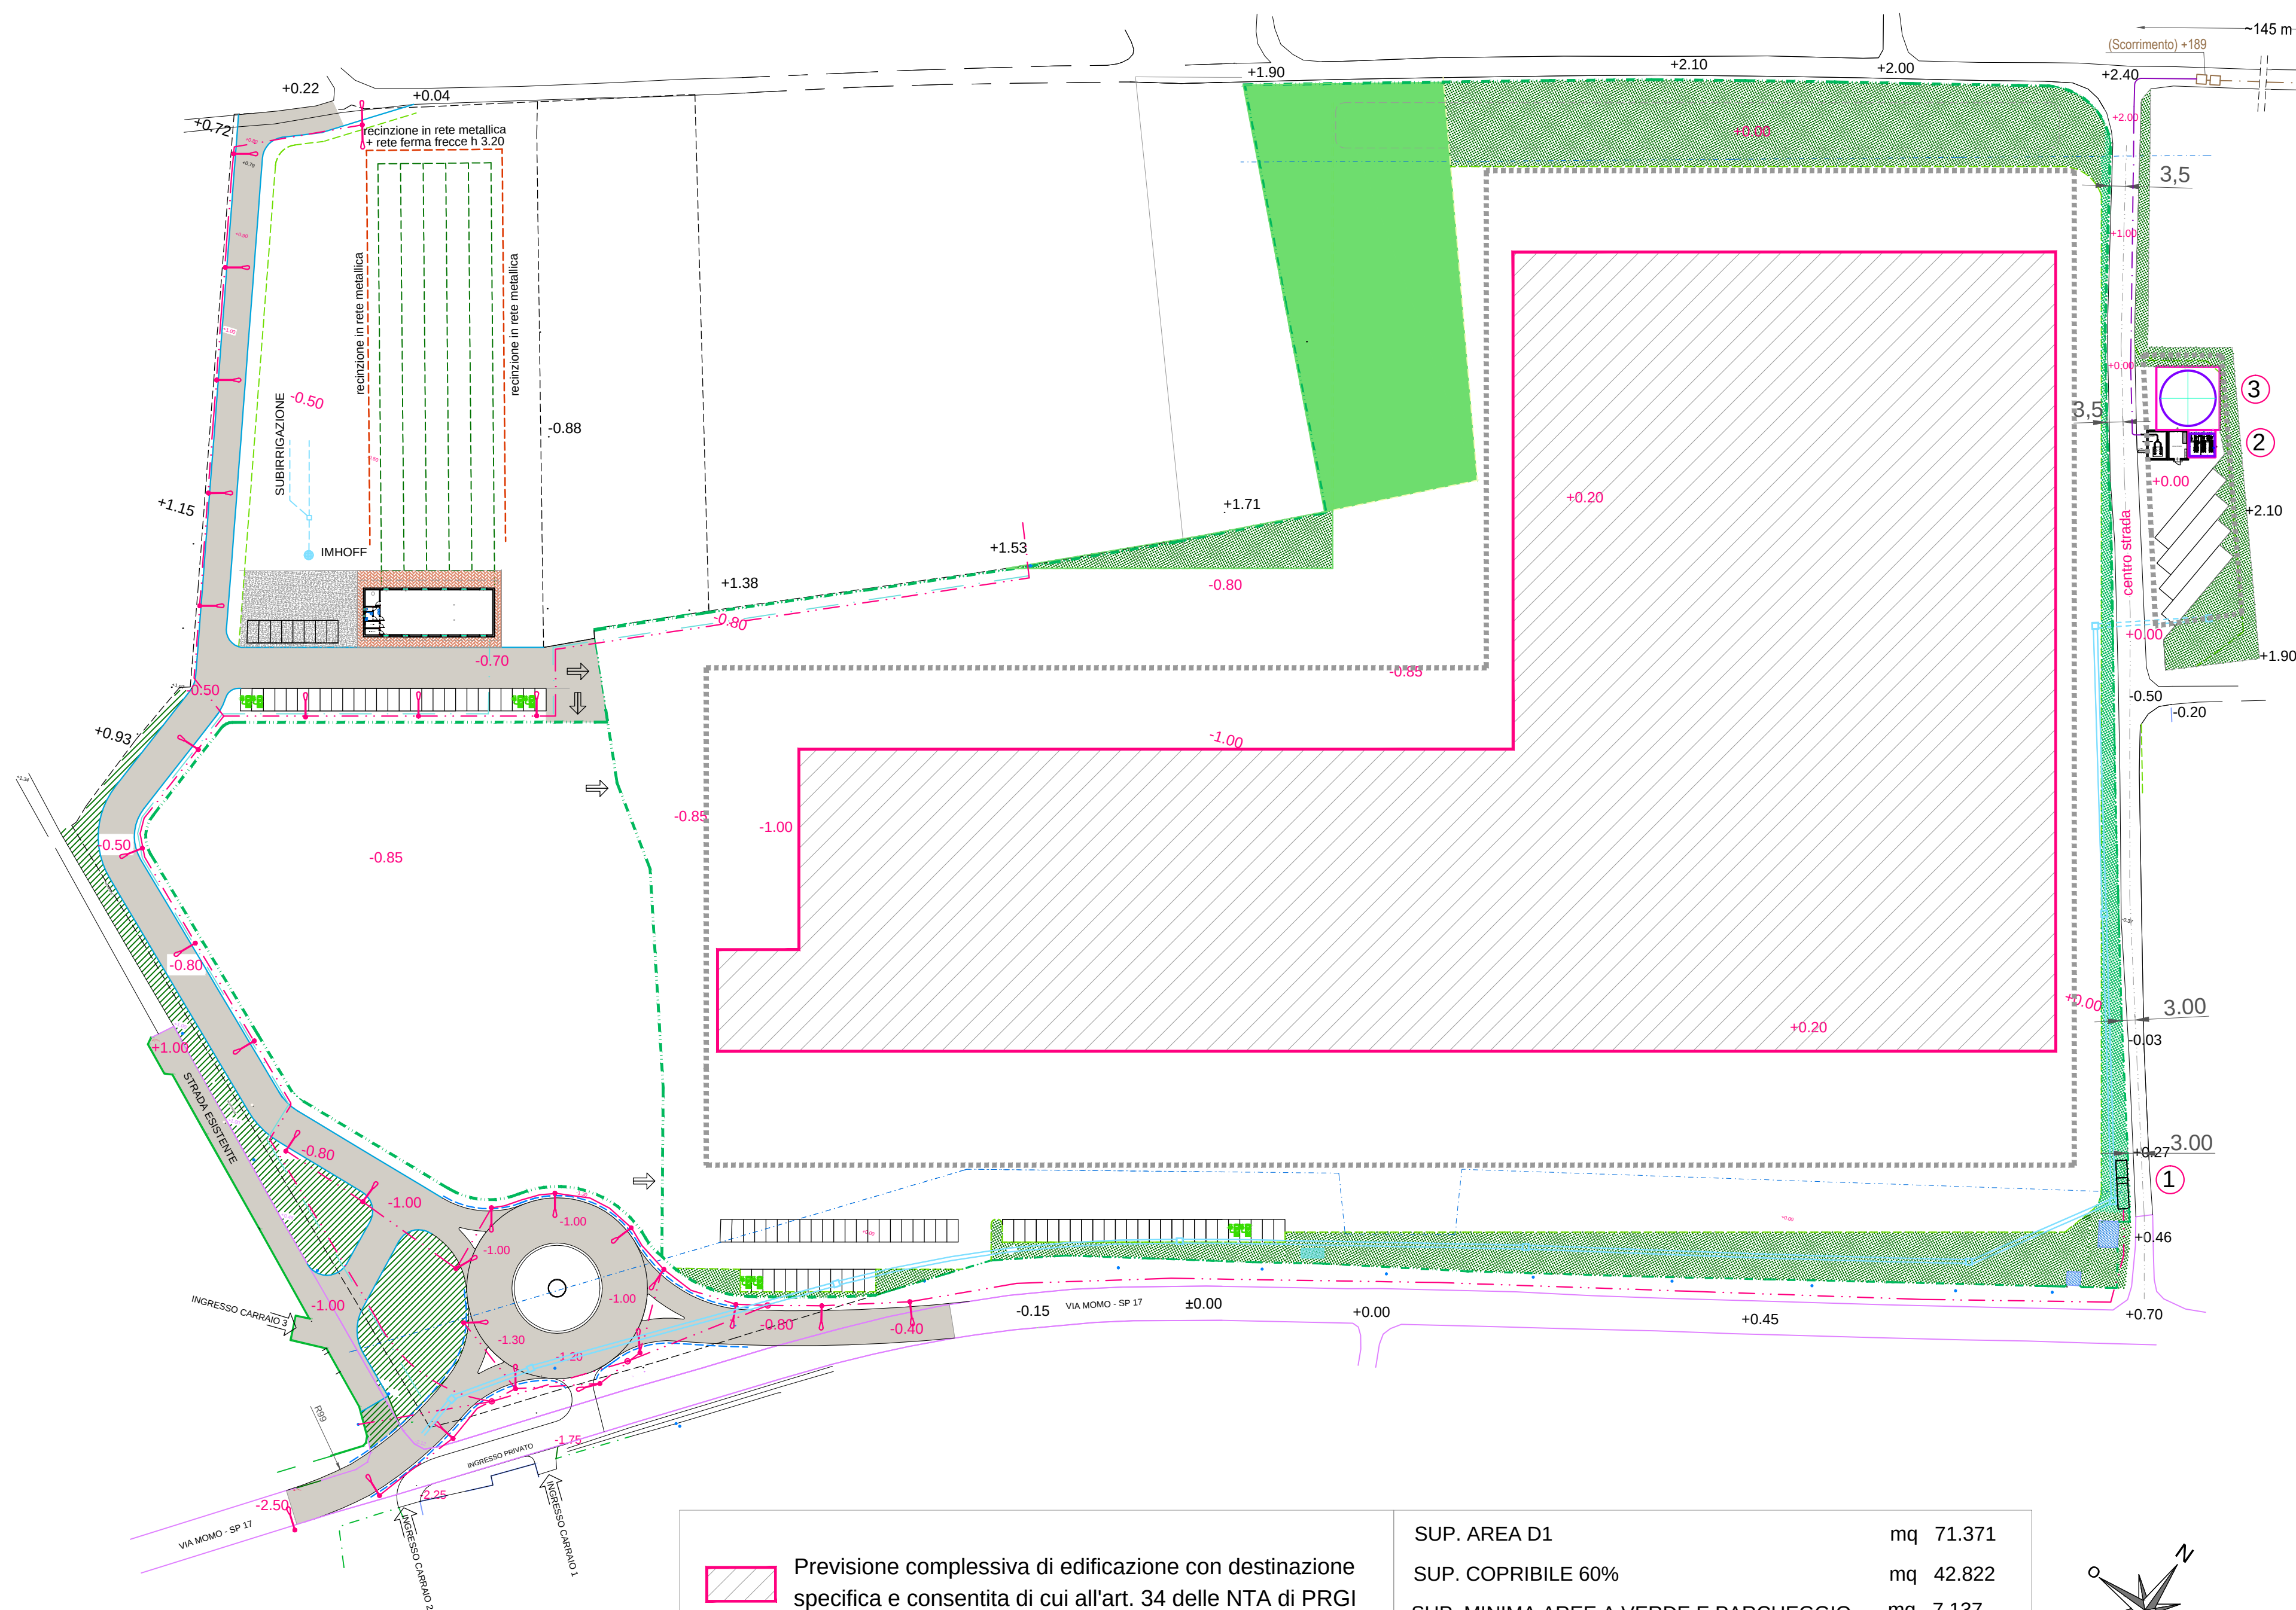


LEGENDA

- Condotta esistente - acque di dilavamento
 - Palo spostamento linea elettrica aerea
 - Palo illuminazione pubblica
 - Rete elettrica e illuminazione pubblica
 - Acquedotto
 - Fognatura acque nere
 - Impianto di sollevamento - fognatura acque nere
 - Fascia rispetto stradale limite edificatorio
 - Guard-rail
 - Posizionamento indicativo recinzioni
 - Strada provinciale - esistente
 - Area a destinazione agricola
 - Serbatoio recupero acque meteoriche copertura 10.000 l per irrigazione e lavaggio
- Posizione indicativa delle strutture accessorie
- 1 Nuova cabina elettrica
 - 2 Impianto sollevamento acque nere
 - 3 Vasca impianto antincendio

- Previsione complessiva di edificazione con destinazione specifica e consentita di cui all'art. 34 delle NTA di PRGI
- Area di galleggiamento

SUP. AREA D1	mq	71.371
SUP. COPRIBILE 60%	mq	42.822
SUP. MINIMA AREE A VERDE E PARCHEGGIO	mq	7.137
DI CUI A PARCHEGGIO (50%)	mq	3.568,50
SUL REALIZZABILE (100% Sf)	mq	71.371

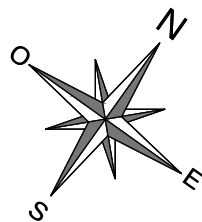

COMUNE di OLEGGIO
PROVINCIA di NOVARA

AREA EX FORNACE DELLA CARLONA
VARIANTE AL PEC APPROVATO
DELIBERA G.C. N. 286 DEL 13/10/2025

PROGETTO

TAV. 5

PLANIMETRIA QUOTATA
OPERE DI URBANIZZAZIONE

SCALA 1 : 1000

GENNAIO 2026

Committente :
SIA SISTEMA ITALIA SRL
Via Vittorio Veneto, 43 - BORGOMANERO P.IVA: IT01192630034

STUDIO TECNICO HAIK-BENECCHI

Piazza Martiri 10 - 28047 Oleggio (NO) tel 0321 91287
P.IVA 02674970039 - E-mail: studiobenecchihaiek1@tin.it

Geom. Marco Bellingardo

Via Fornaci 11n - 28047 Oleggio (NO)

P.IVA 01801050038 - E-mail: bellingardomarco@gmail.com