

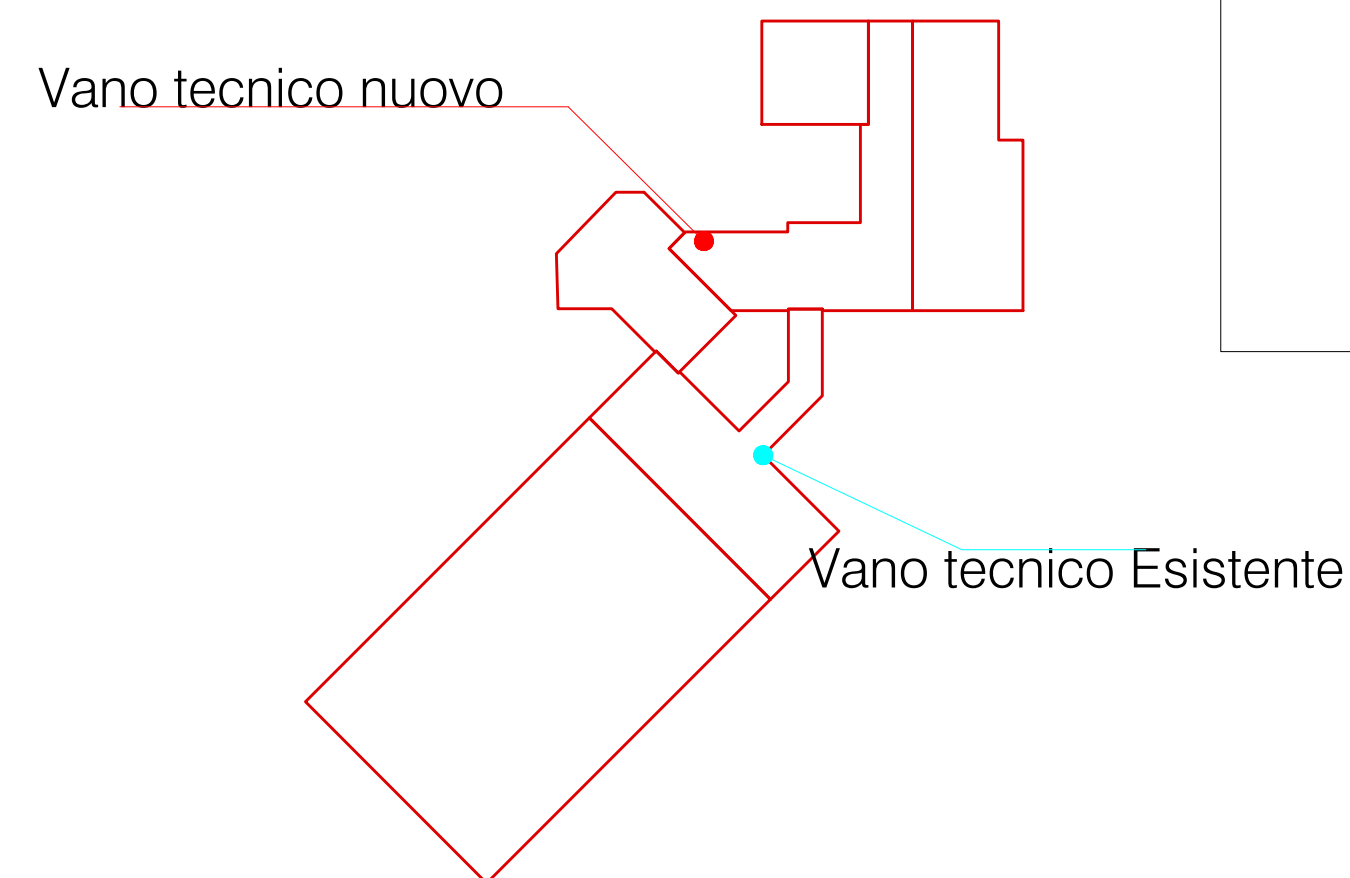




STRALCIO DISTRIBUZIONE PANNELLI - CAMPO FOTOVOLTAICO

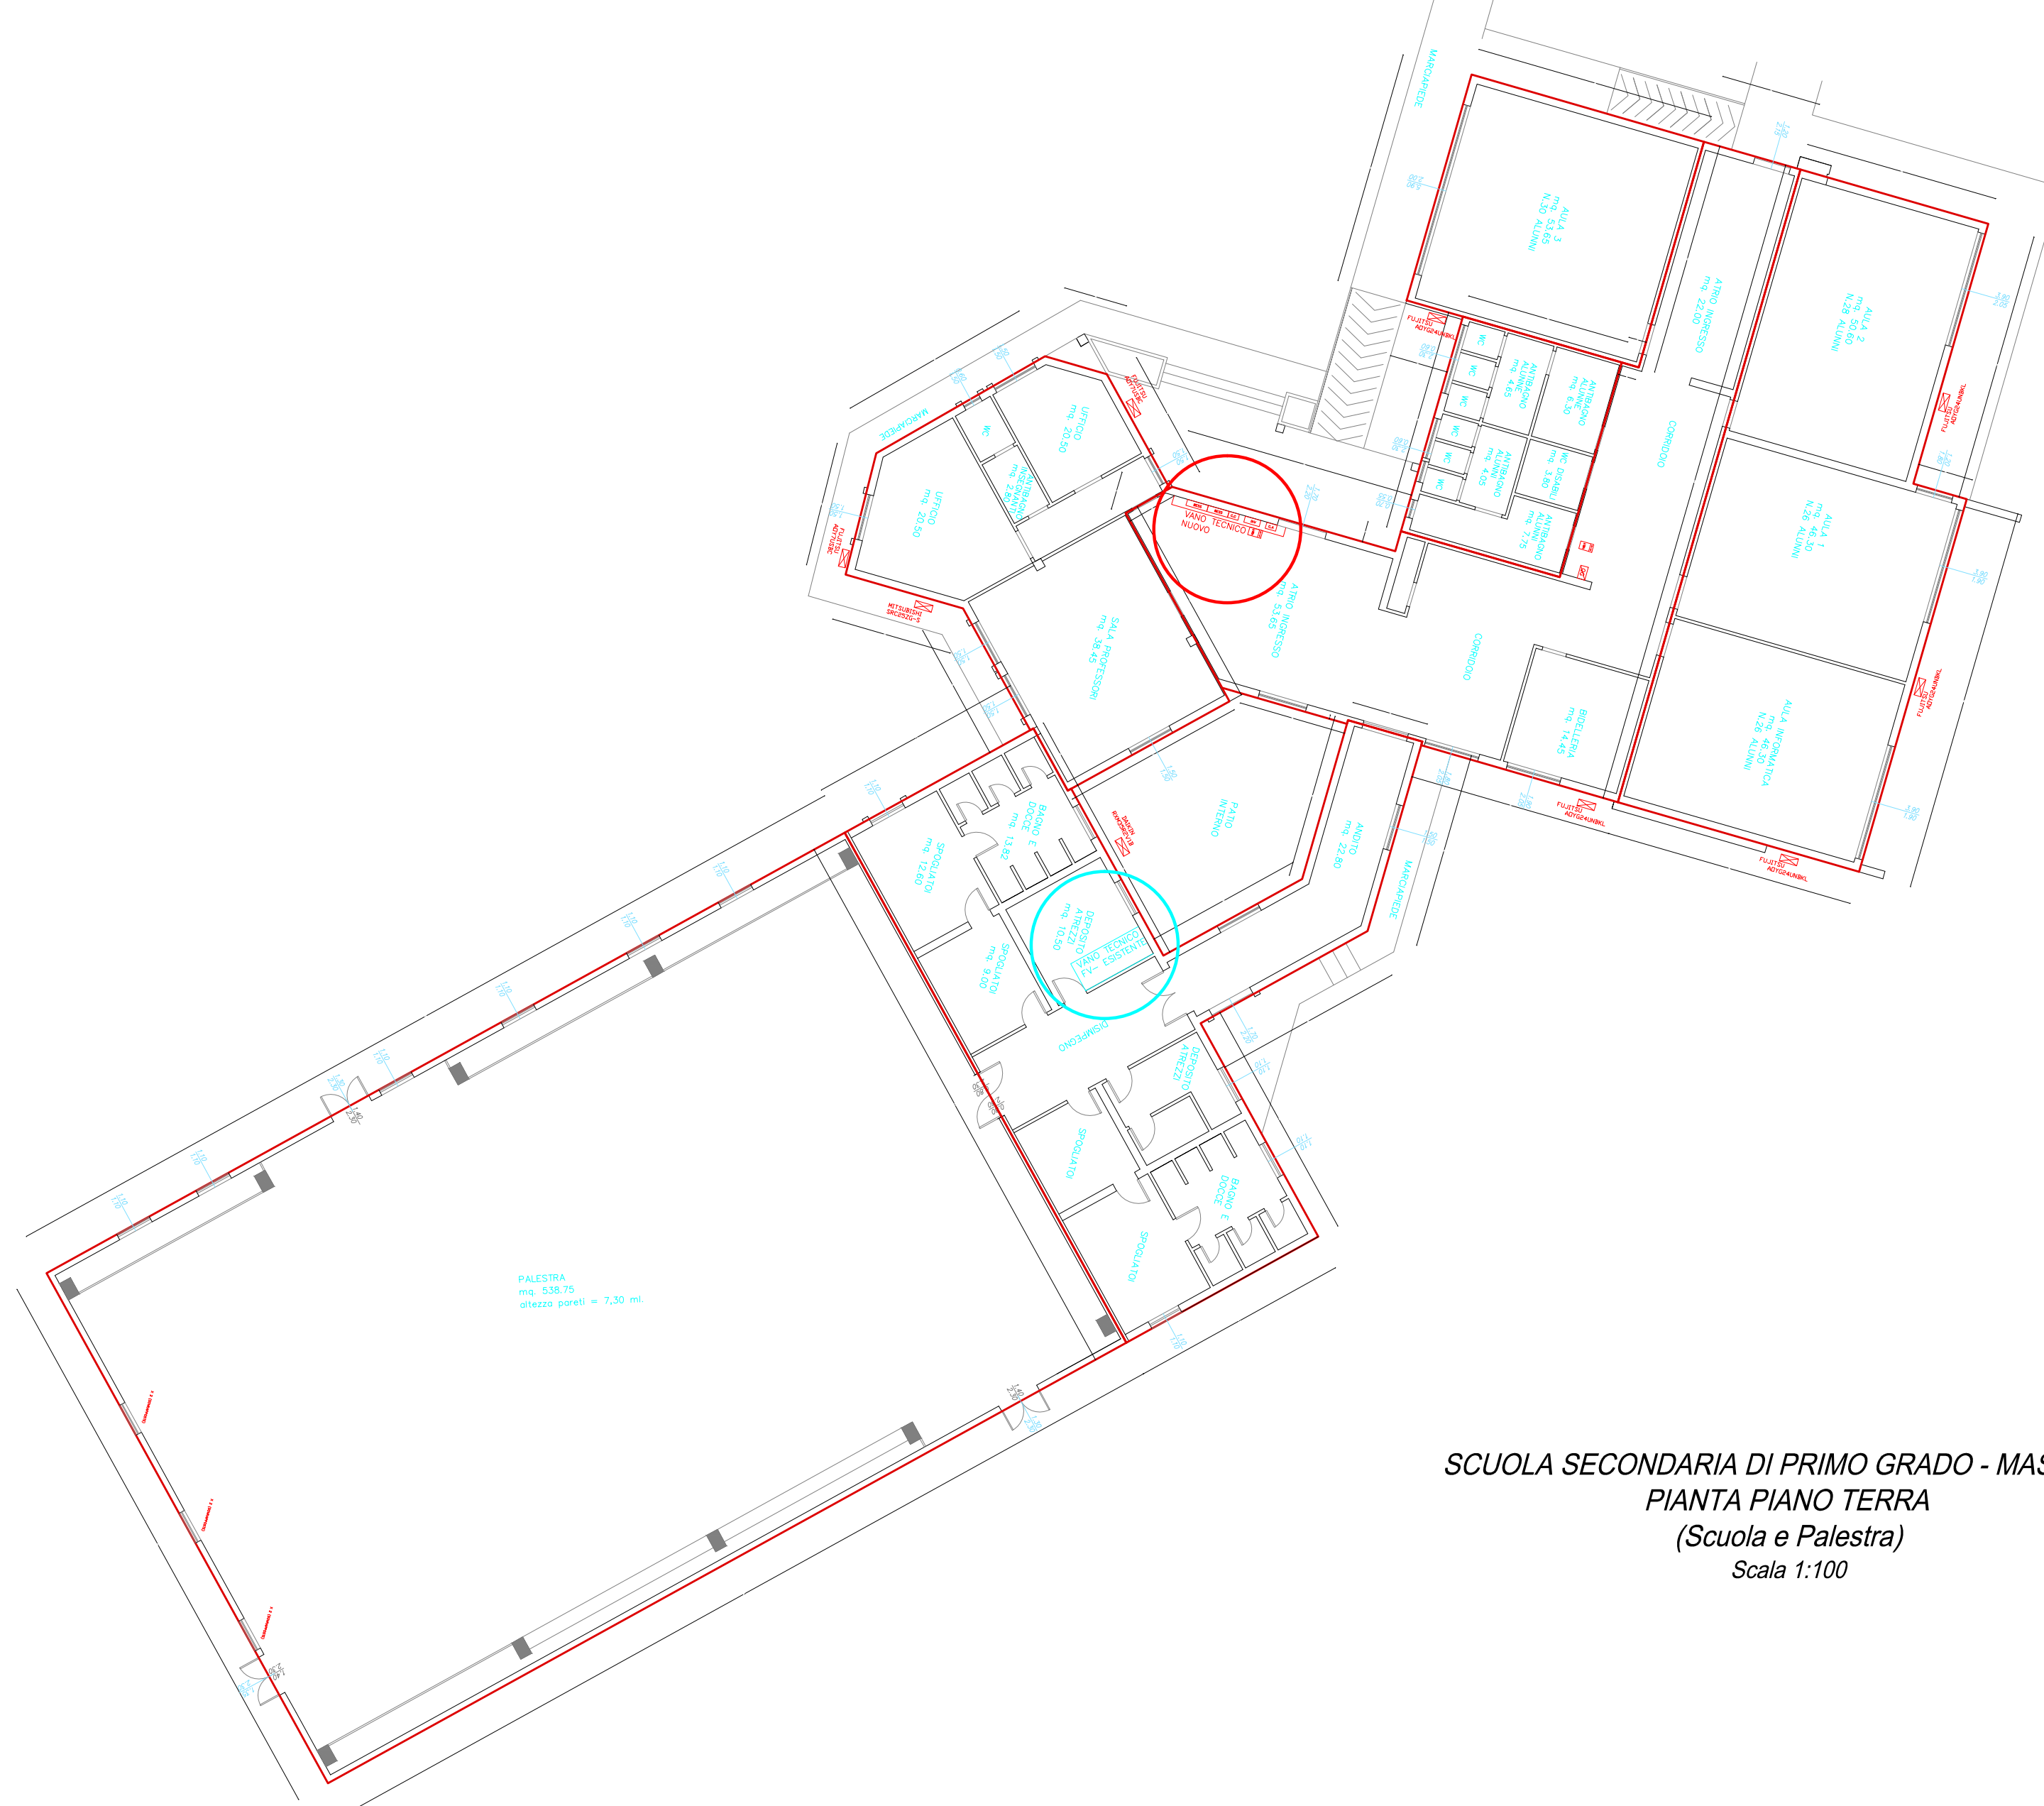

SCUOLA SECONDARIA DI PRIMO GRADO - MASAINAS
PIANTA PIANO TERRA
(Scuola e Palestra)
Scala 1:100

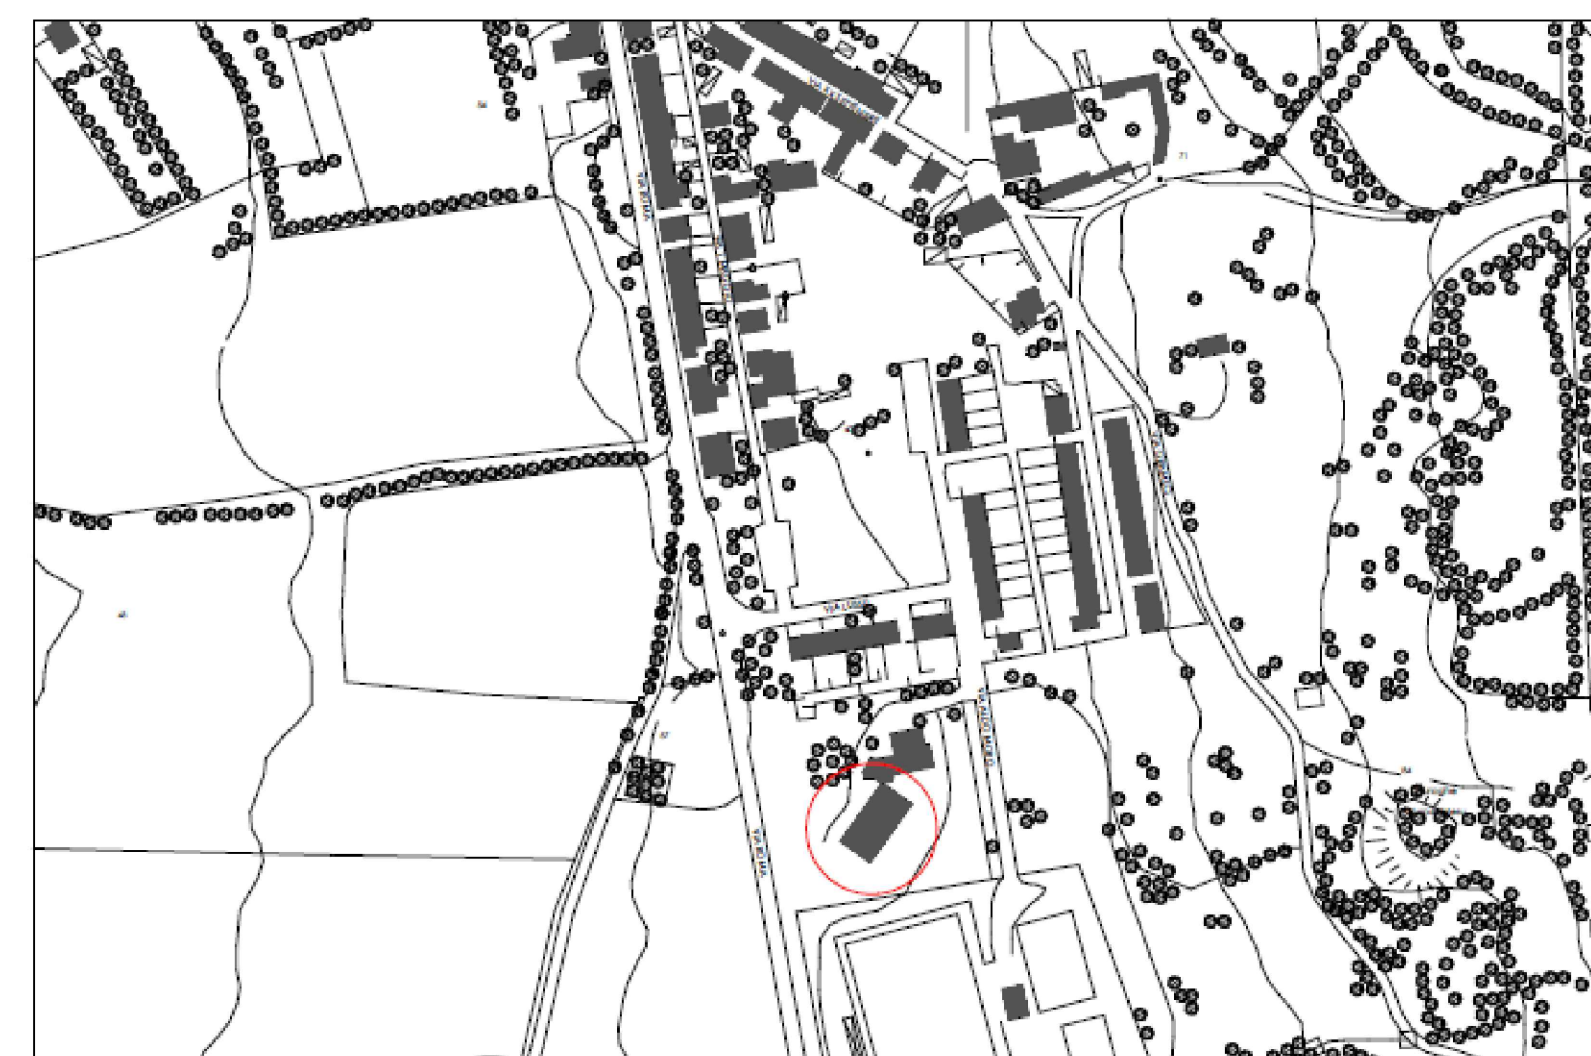

STRALCIO INQUADRAMENTO TERRITORIALE-CTR

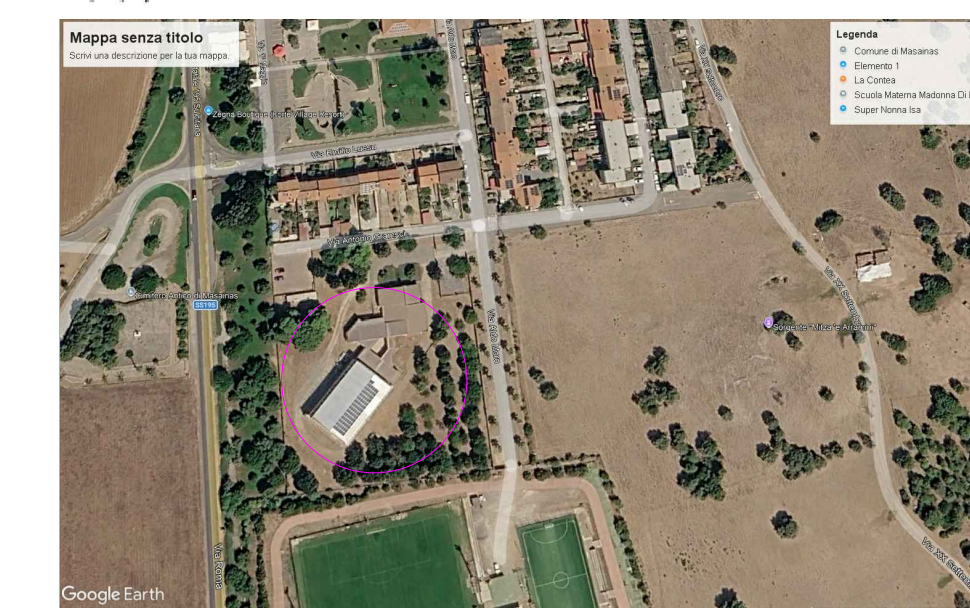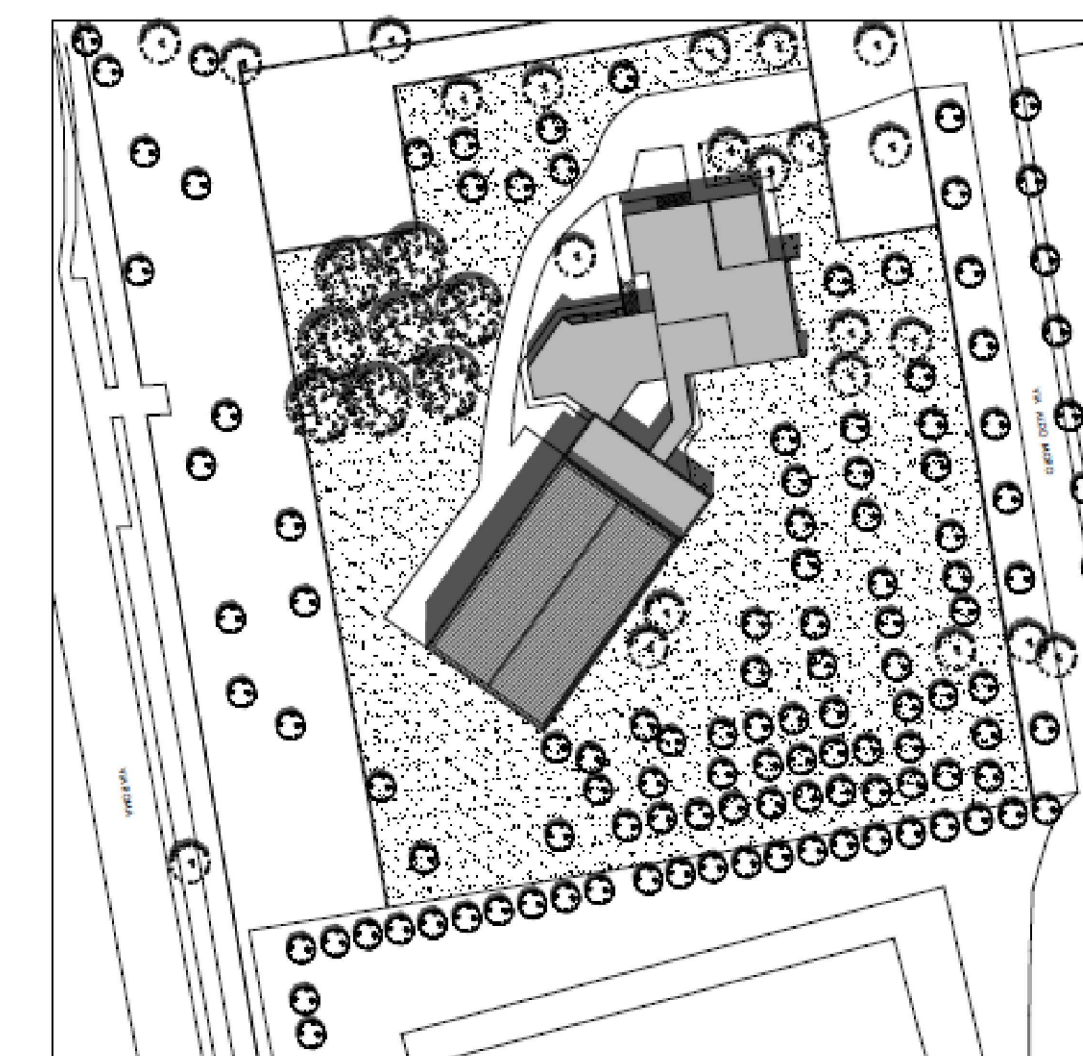

STRALCIO INQUADRAMENTO TERRITORIALE

Località : MASAINAS (SU)			
Committente: COMUNE DI MASAINAS	Utilizzatore: Ex-Scuola media Via Aldo Moro		
Ditta Installatrice:	Progettista: Dott. Ing. Omar Caboni Dott. Ing. Matteo Ferrai Dott. Arch. Federico Fadda		
PROGETTO ESECUTIVO PER LA REALIZZAZIONE DI IMPIANTI FOTOVOLTAICI			
Firma Progettista			
☐ PROGETTO PFTE	li		
☒ PROGETTO ESECUTIVO	li 09/06/2026		
☐ DOCUMENTAZIONE FINALE DI PROGETTO	li		
☐	li		
Lavoro : _____ _____			
Oggetto : PLANIMETRIA GENERALE OPERE IN PROGETTO	Commissa : IE26075 Scala : /		
IMPIANTO FOTOVOLTAICO 9 kWp	Tecnico : / Elaborato: 14D		
BESS 25 kW	File :		
Rev.	Data	Descrizione	Approvato
1		Agg. Generale	
2			
3			
4			