



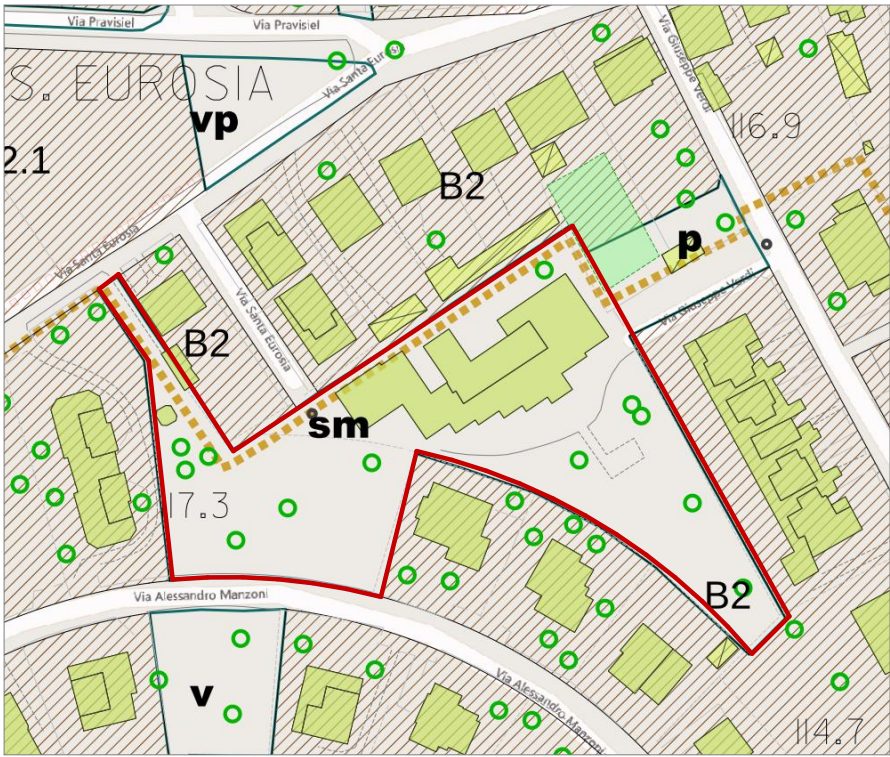

Estratto PRG - servizi e attrezzature collettive e di interesse generale
Scala 1:2000
INDICI E PARAMETRI
If: 0,20 mc/mq
Rc: 0,20 mq/mq
Hmax: 6,50 m
Dc: 5,00 m

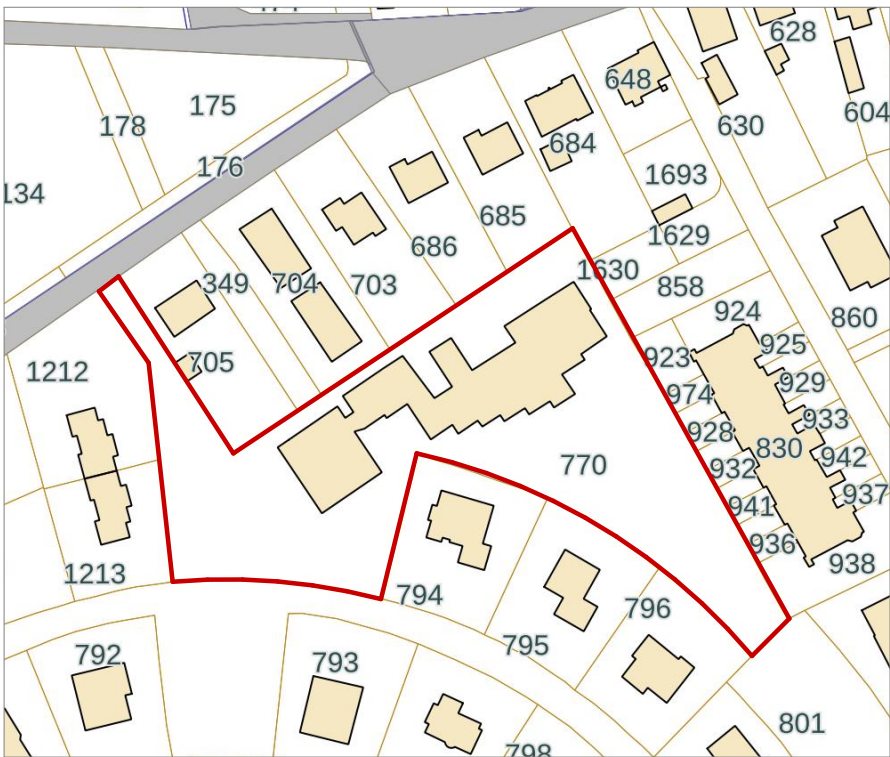

Estratto di Mappa - foglio 32, mappale 770
Scala 1:2000



Ortofoto
Scala 1:2000



LEGENDA SIMBOLI	
	LINEA GAS METANO
	LINEA SCARICO ACQUE SAPONATE
	LINEA SCARICO ACQUE NERE
	LINEA ANTINCENDIO
	LINEA ACQUEDOTTO
	LINEA SCARICO ACQUE METEORICHE
	LINEA ENEL
	DISPENSORE DI TERRA IN CORDA DI RAME NUDA DA 35mmq
	DISTRIBUZIONE PRINCIPALE ELETTRICA, RETE LP
	NASPO, ATTACCO MOTOPOMPA
	CONTATORE GAS METANO, CONTATORE ENEL ESISTENTE
	VALVOLA D'INTERCETTAZIONE GENERALE
	VASCA IMHOFF
	VASCA CONDENSAGRASSI
	POZZETTO GENERICO SCAR. ACQUE NERE, POZZETTO GEN. SCAR. ACQUE SAPONATE
	POZZETTO ACQUEDOTTO, POZZETTO DI SCARICO, POZZETTO PER ANTINCENDIO
	POZZETTO PREFABBRICATO IN CLS (dim. 40x40xh60mm) SENZA FONDO, CON CHIUSINO IN GHISA PERLITICA CLASSE C250.
	POZZETTO PREFABBRICATO IN CLS (dim. 40x40xh60mm) SENZA FONDO, CON CHIUSINO IN GHISA PERLITICA CLASSE C250. DISPENSORE A PUNTAZZA E SBARRA DI TERRA l=200cm
	CALATA ESTERNA DELL'IMPIANTO DI PROTEZIONE DALLE SCARICHE ATMOSFERICHE IN TONDO DI ACCIAIO ZINCATO Ø10mm
	LAMPIONI
	SAGOMA NUOVO EDIFICIO
	SIEPE ESISTENTE
	ALBERI OGGETTO DI DEMOLIZIONE

REALIZZAZIONE DEL NUOVO ASILO NIDO D'INFANZIA
Via Verdi n.2, San Quirino (PN)
CIG B615A9FDCF - CUP G35E24000020001

COMMITTENTE
AMMINISTRAZIONE COMUNALE
DI SAN QUIRINO
RESPONSABILE DEL PROCEDIMENTO
ing. Ilenia Rosso

PROGETTO DI FATTIBILITA' TECNICO-ECONOMICA



RESPONSABILE INTEGRAZIONE
PRESTAZIONI SPECIALISTICHE
arch. Andrea Benedet
RESP. PROG. EDILE - ARCHITETTONICA
arch. Vittorio Pierini
RESP. PROG. IMPIANTI
ing. Maurizio Casoni
RESP. BIM MANAGEMENT
ing. Giammarco Manzoni
RESP. PROG. STRUTTURALE
ing. Matteo Bordugo
RESP. PROG. ANTINCENDIO
ing. Maurizio Casoni
RESP. PROG. ACUSTICO
arch. Stefano Polesel
RESP. SOSTENIBILITA' AMBIENTALE
urb. Anna Tassan Got
RESP. PROG. RETI ESTERNE E IDRAULICA
ing. Giuseppe Ligammar
RESP. COORD. SICUREZZA IN PROGETTAZIONE
arch. Pier Nicola Carnier

COORDINAMENTO
DI PROGETTO
ing. Marco Giordani
PROGETTO ARCHITETTONICO
arch. Vittorio Pierini
arch. Elisabetta Lot
arch. Ivo Boscarol
**PROGETTO RETI ESTERNE E
INVARIANZA IDRAULICA**
ing. Giuseppe Ligammar
PROGETTO IMPIANTISTICO
ing. Maurizio Casoni
PROGETTO ACUSTICO
arch. Stefano Polesel
PROGETTO STRUTTURALE
ing. Giacomo Cadelli
PROGETTO ANTINCENDIO
ing. Maurizio Casoni
SICUREZZA
arch. Natasha Masuli

COOPROGETTI

plbstudio
pierini lot boscarol
architetti

EMAGY
BIM-BEST+MANAGEMENT-DYNAMIC

Arch. Stefano Polesel

ELABORATO OPERE ARCHITETTONICHE
STATO DI FATTO - INQUADRAMENTO GENERALE, RILIEVO E RETI ESISTENTI

SCALA	1:250
CARTELLA	03

CODICE	FASE/PARTE	CAT.	TIPO/NUM.	REV.
2211	F00	AR	PL01	0

REVISIONE	DESCRIZIONE	DATA	REDATTO	VERIFICATO	APPROVATO
0	PRIMA EMISSIONE	04/2026	LTO	PRN	GRD

Il presente progetto è il frutto del lavoro di COOPROGETTI S.r.l. A termine di legge tutti i diritti sono riservati. È vietata la riproduzione in qualsiasi forma senza autorizzazione di COOPROGETTI S.r.l.