


PIANTA PIANO TERRA - IDRONICO

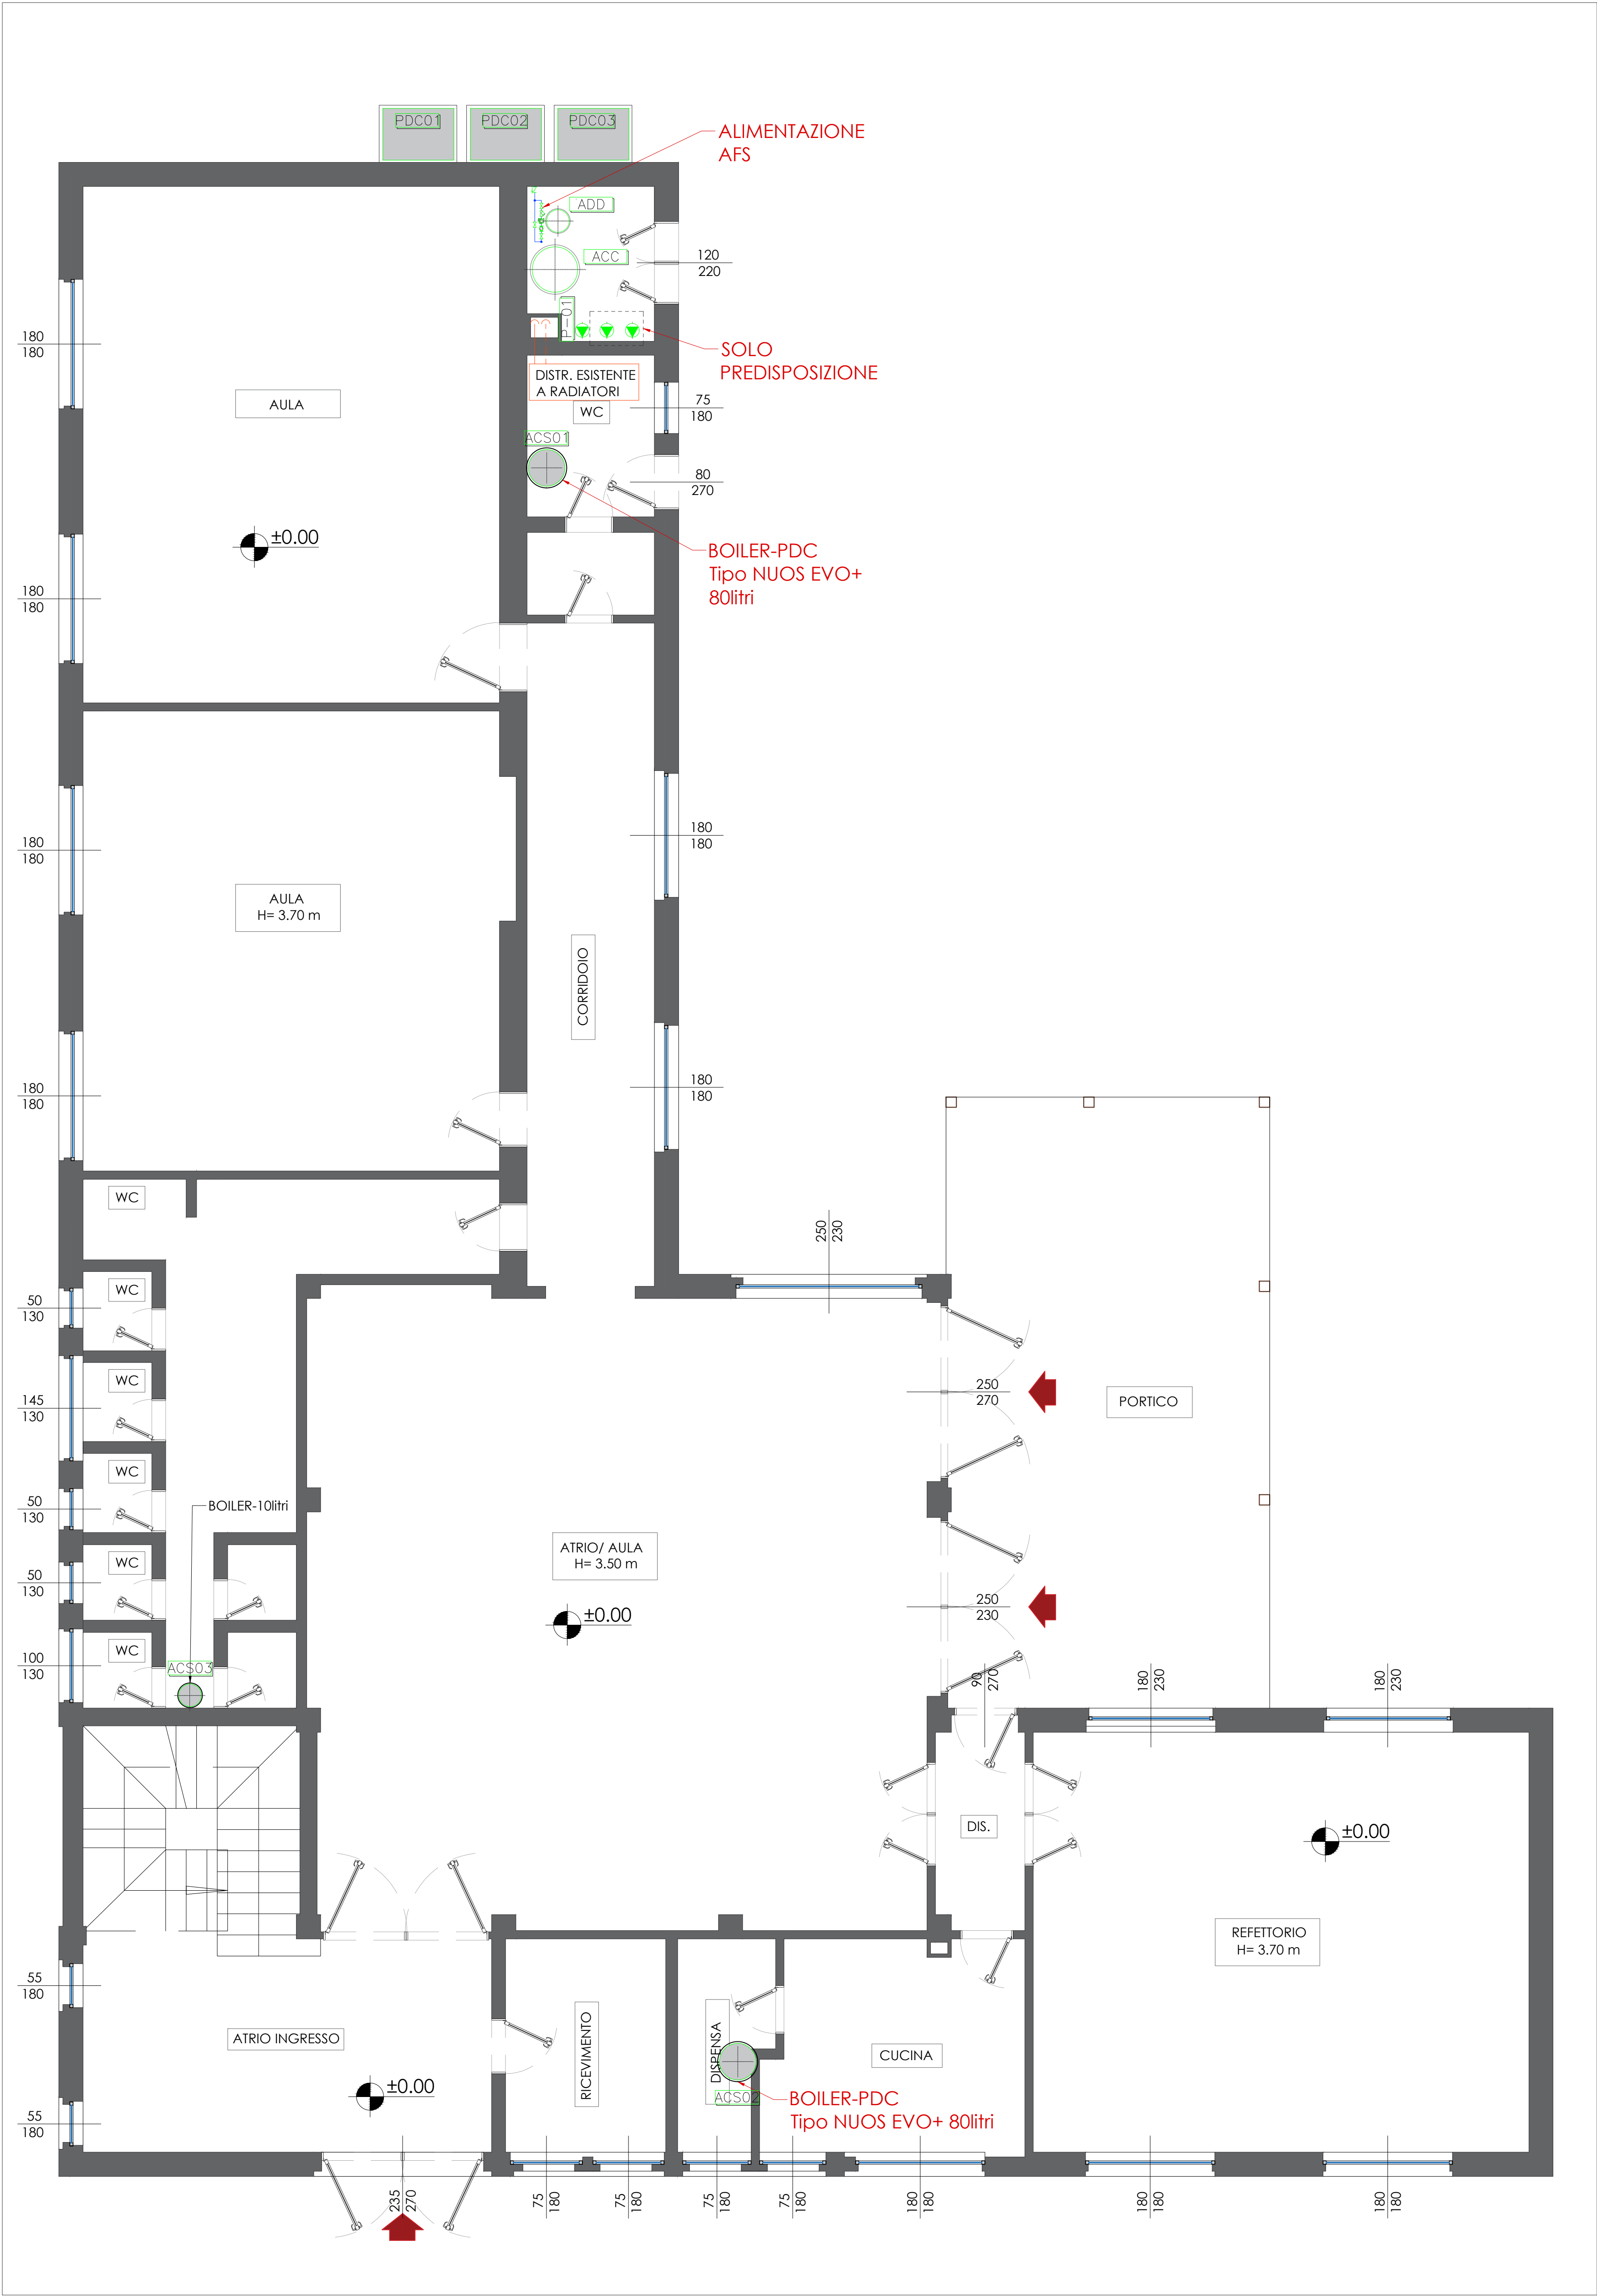

PIANTA PIANO TERRA - VENTILAZIONE MECCANICA CONTROLLATA



LEGENDA	
VMC01	UNITA' VMC: Portata=600mc/h; Pel. ass=500W
VMC02	UNITA' VMC: Portata=800mc/h; Pel. ass=700W
✓	BOCCETTA DI MANDATA A PARETE
✓	GRIGLIA DI RIPRESA A PARETE
→	CANALIZZAZIONE DI MANDATA
←	CANALIZZAZIONE DI RIPRESA
LEGENDA	
PDC01	PDC ARIA/ACQUA MOD. NIBE S212S-20 O EQUIV. (P=12kW)
PDC02	PDC ARIA/ACQUA MOD. NIBE S212S-20 O EQUIV. (P=12kW)
PDC03	PDC ARIA/ACQUA MOD. NIBE S212S-20 O EQUIV. (P=12kW)
PDC01	BOILER IN PDC 80 MOD. ARISTON NUOS EVO+80 O EQUIV.
PDC02	BOILER IN PDC 80 MOD. ARISTON NUOS EVO+80 O EQUIV.
PDC03	BOILER ELETTRICO ESISTENTE 10 litri
■	RADIATORE
→	TUBAZIONI CIRCUITO DI MANDATA/RITORNO RADIATORI




Via Crocefisso 5
2022 Milano
info@bluere.eu

NOTE:

COMMITTENTE:

Comune di Secugnago

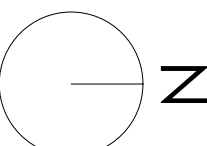

PROGETTO:

RIQUALIFICAZIONE ENERGETICA
Scuola materna "Cuore
Immacolato" - Secugnago (LO)

TITOLO:

Piante
IMPIANTO IDRONICO E VMC

LOCALE TECNICO - PIANO TERRA

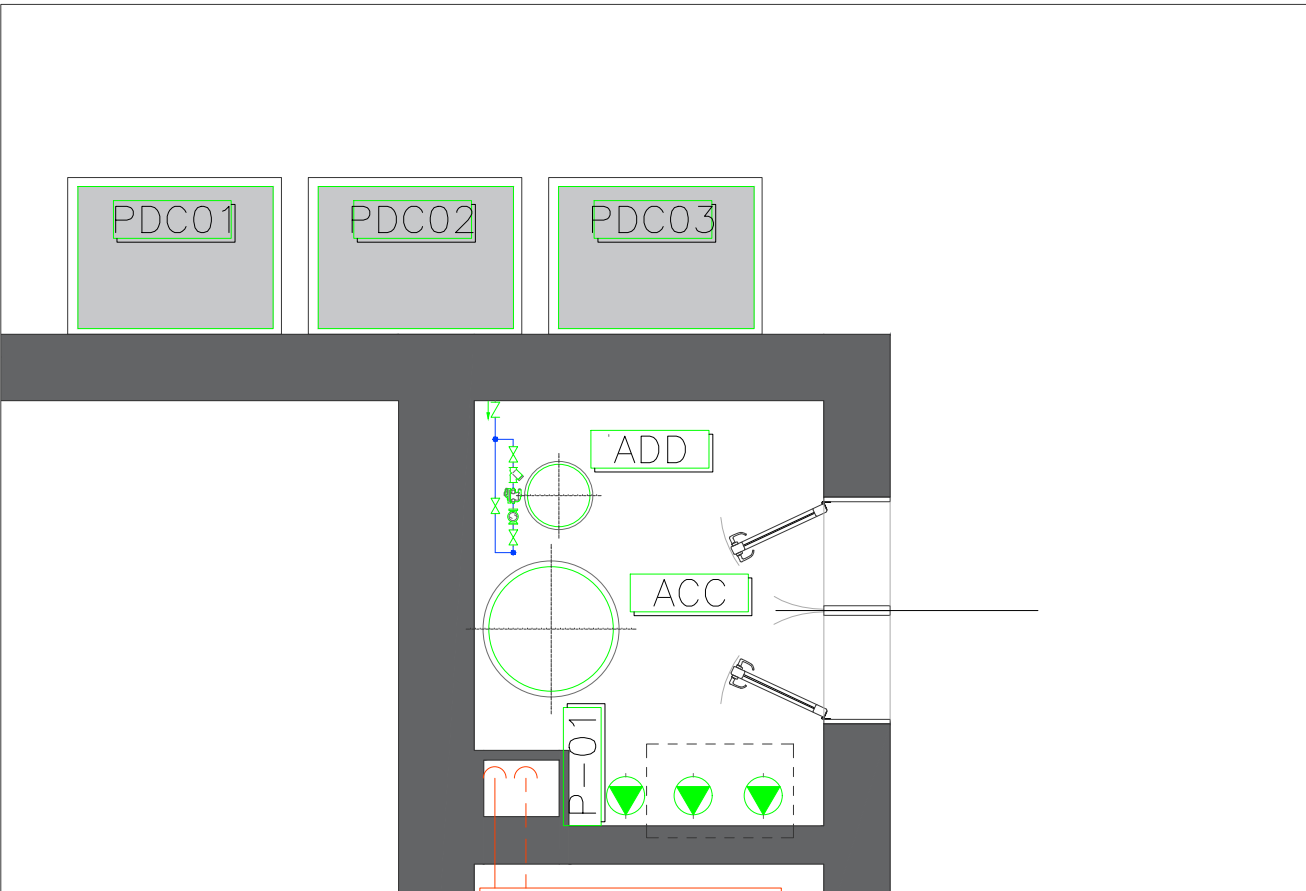


TAVOLA:

data marzo
scala
1:50



Tav M.02

BLUERE
EFFICIENZA SOSTENIBILE