


PLANIMETRIA GENERALE

Progetto
Scala 1:500

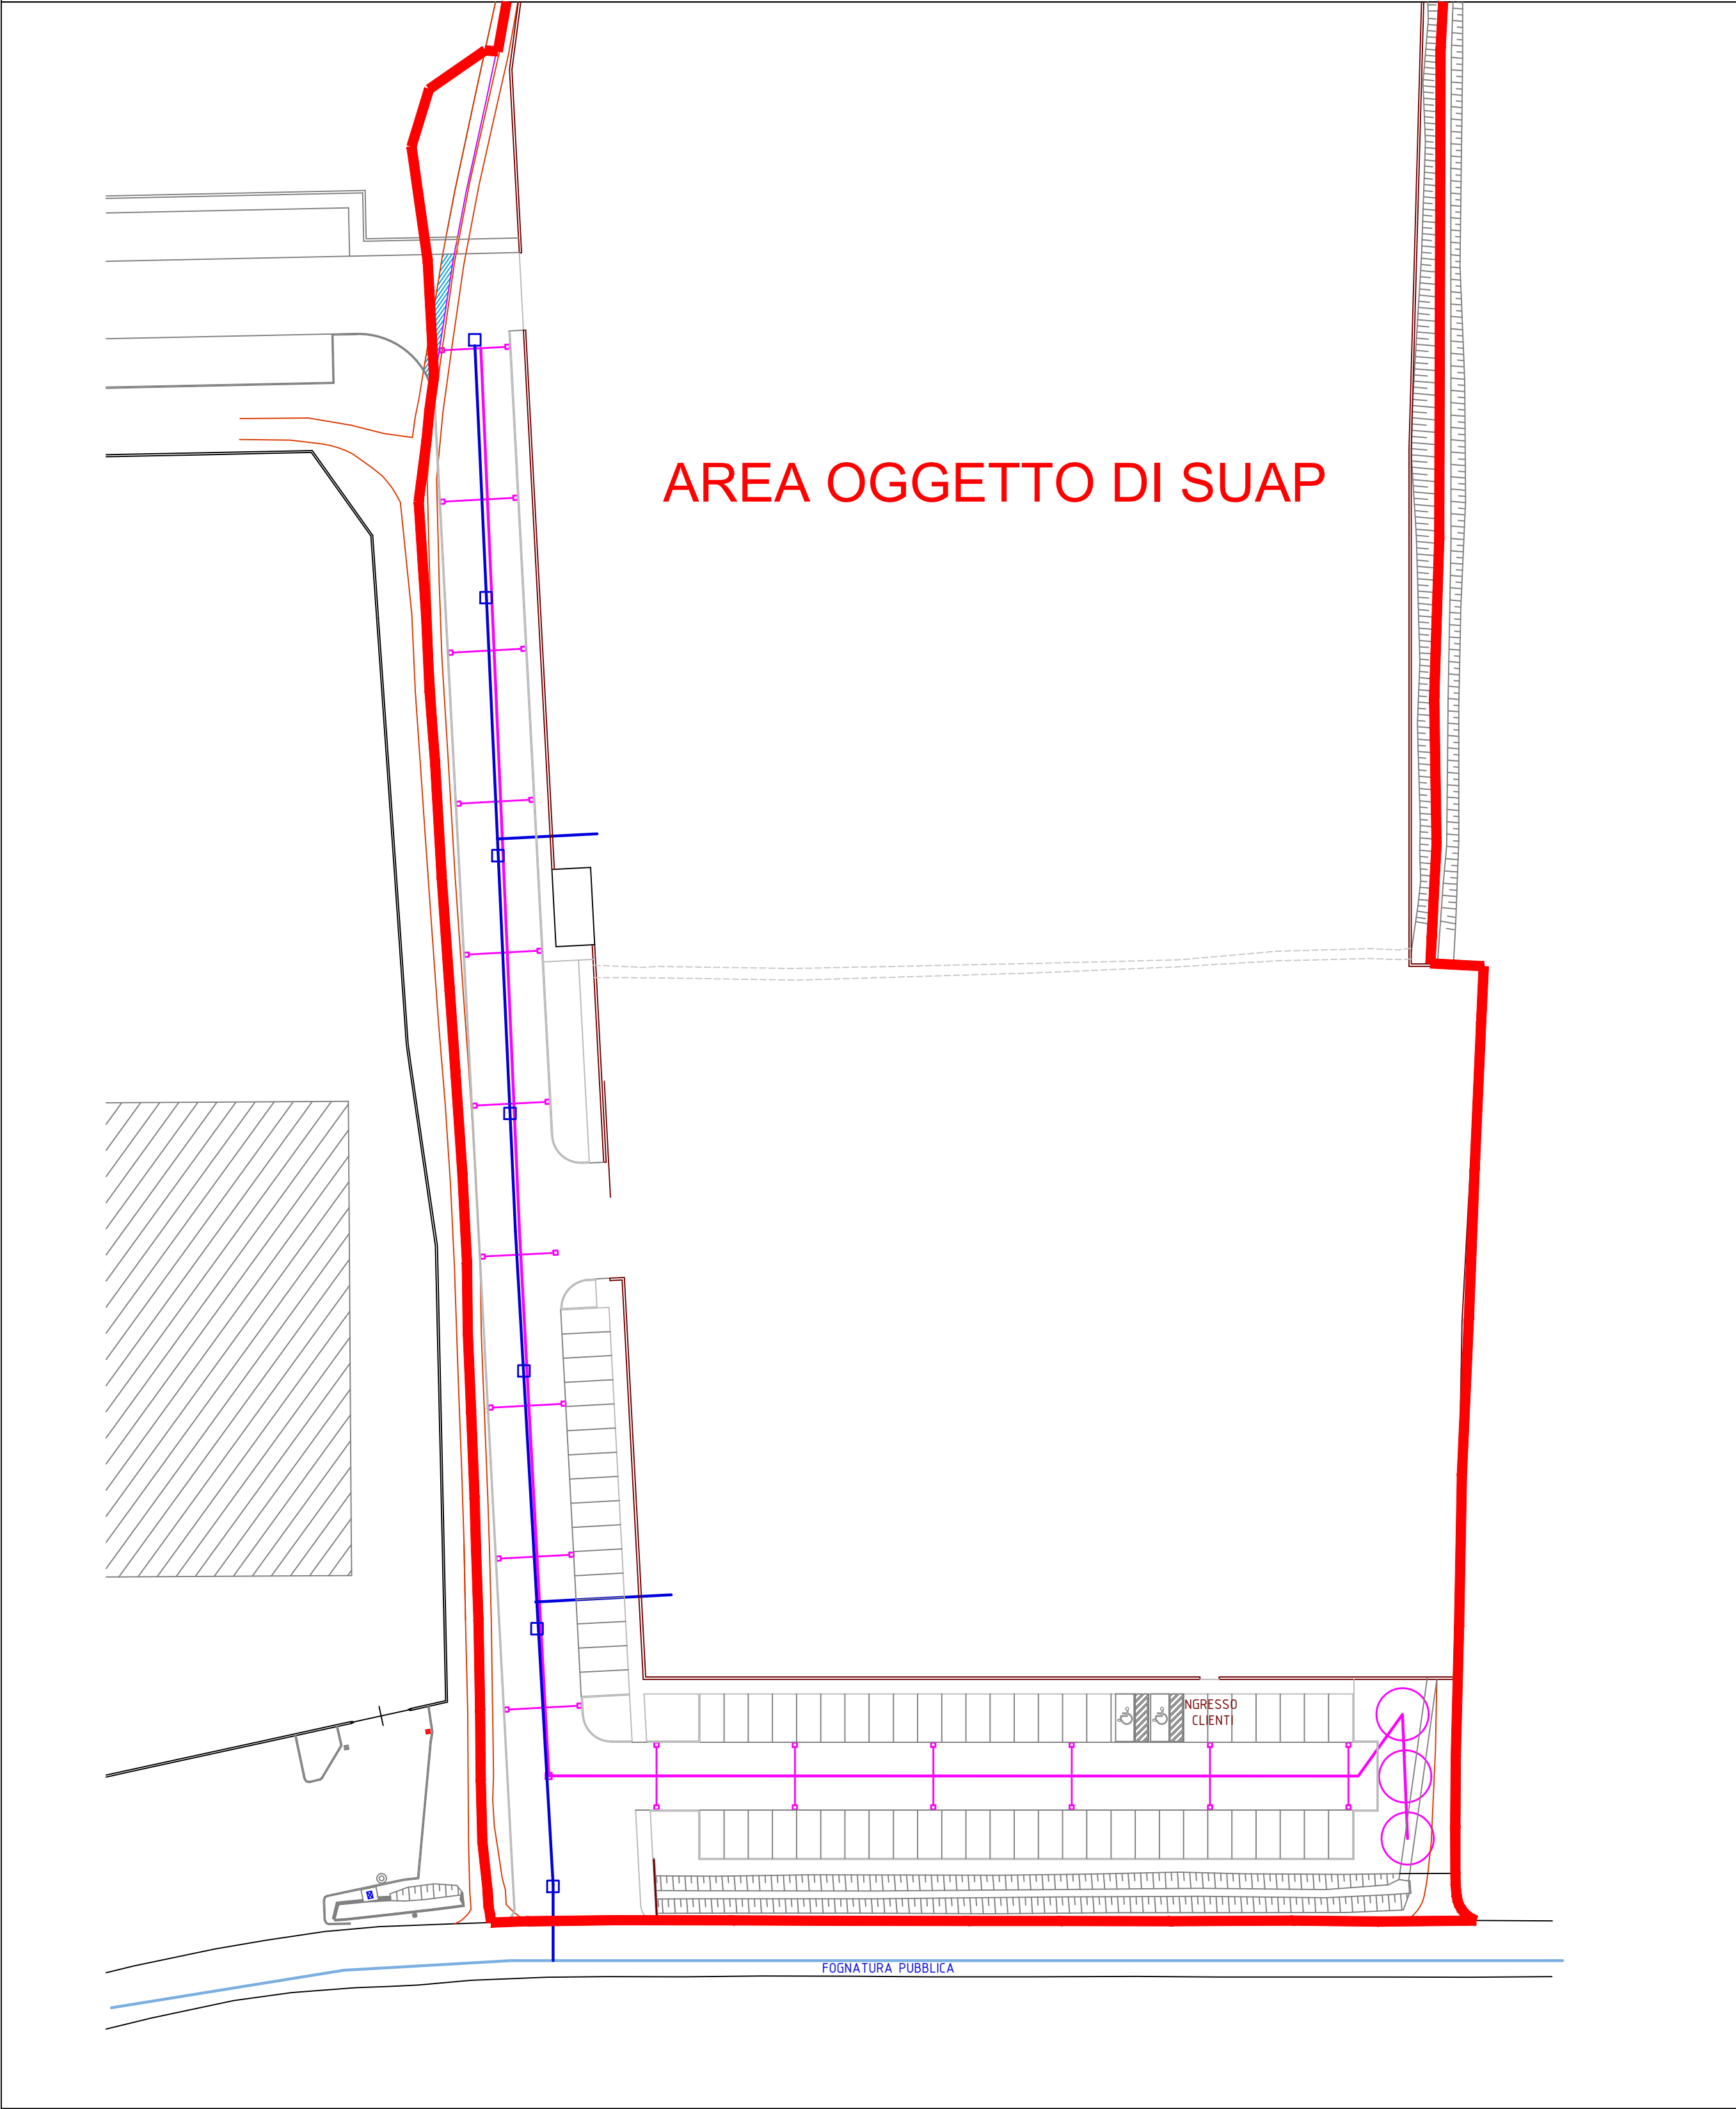

LEGENDA:

- LINEA ACQUE BIANCHE
- CADITOIA ACQUE BIANCHE (45x45)
- POZZI PERDENTI
- LINEA ACQUE NERE
- POZZETTI (120x120)
- FOGNATURA PUBBLICA ESISTENTE

Componente URBANISTICA ed EDILIZIA:

Architetto Sara Tomasoni

Via Trignano n.3, 25020 San Paolo (BS)
C.F. TMSSRA77P49E884A
P.IVA 03790420982
cell. 030.9970448
e-mail: sara-tomasoni@virgilio.it
PEC: tomasoni.sara@archiworldpec.it

Documento informatico firmato digitalmente ai sensi del D.Lgs 82/2005 s.m.i. e norme collegate

Componente TOPOGRAFICA:

Studio Tecnico Geometra PIETRO NUCCIO
Via Orzinuovi n. 73 , 25125 Brescia (Bs)
Tel. 030 / 3542553
P.Iva: 04106330980

Oggetto:

Piano attuativo conforme al PGT:
Ambito di trasformazione "O"
Destinazione produttiva

Committente e attuatore delle opere:

MOLINO BRAGA SRL
Via Ponte Rosso n. 34/11
25020 Dello (BS)
PEC: molinobragasrl@legalmail.it
P.IVA: 00268880176

Documento informatico firmato digitalmente ai sensi del D.Lgs 82/2005 s.m.i. e norme collegate

Planimetria linee acque bianche e acque nere

Comune 

Dello

Provincia **Brescia**

scala
1 : 500

data
27/04/2026

aggiornamento


disegnatore

tavola
U.01



PLANIMETRIA GENERALE

Progetto
Scala 1:500

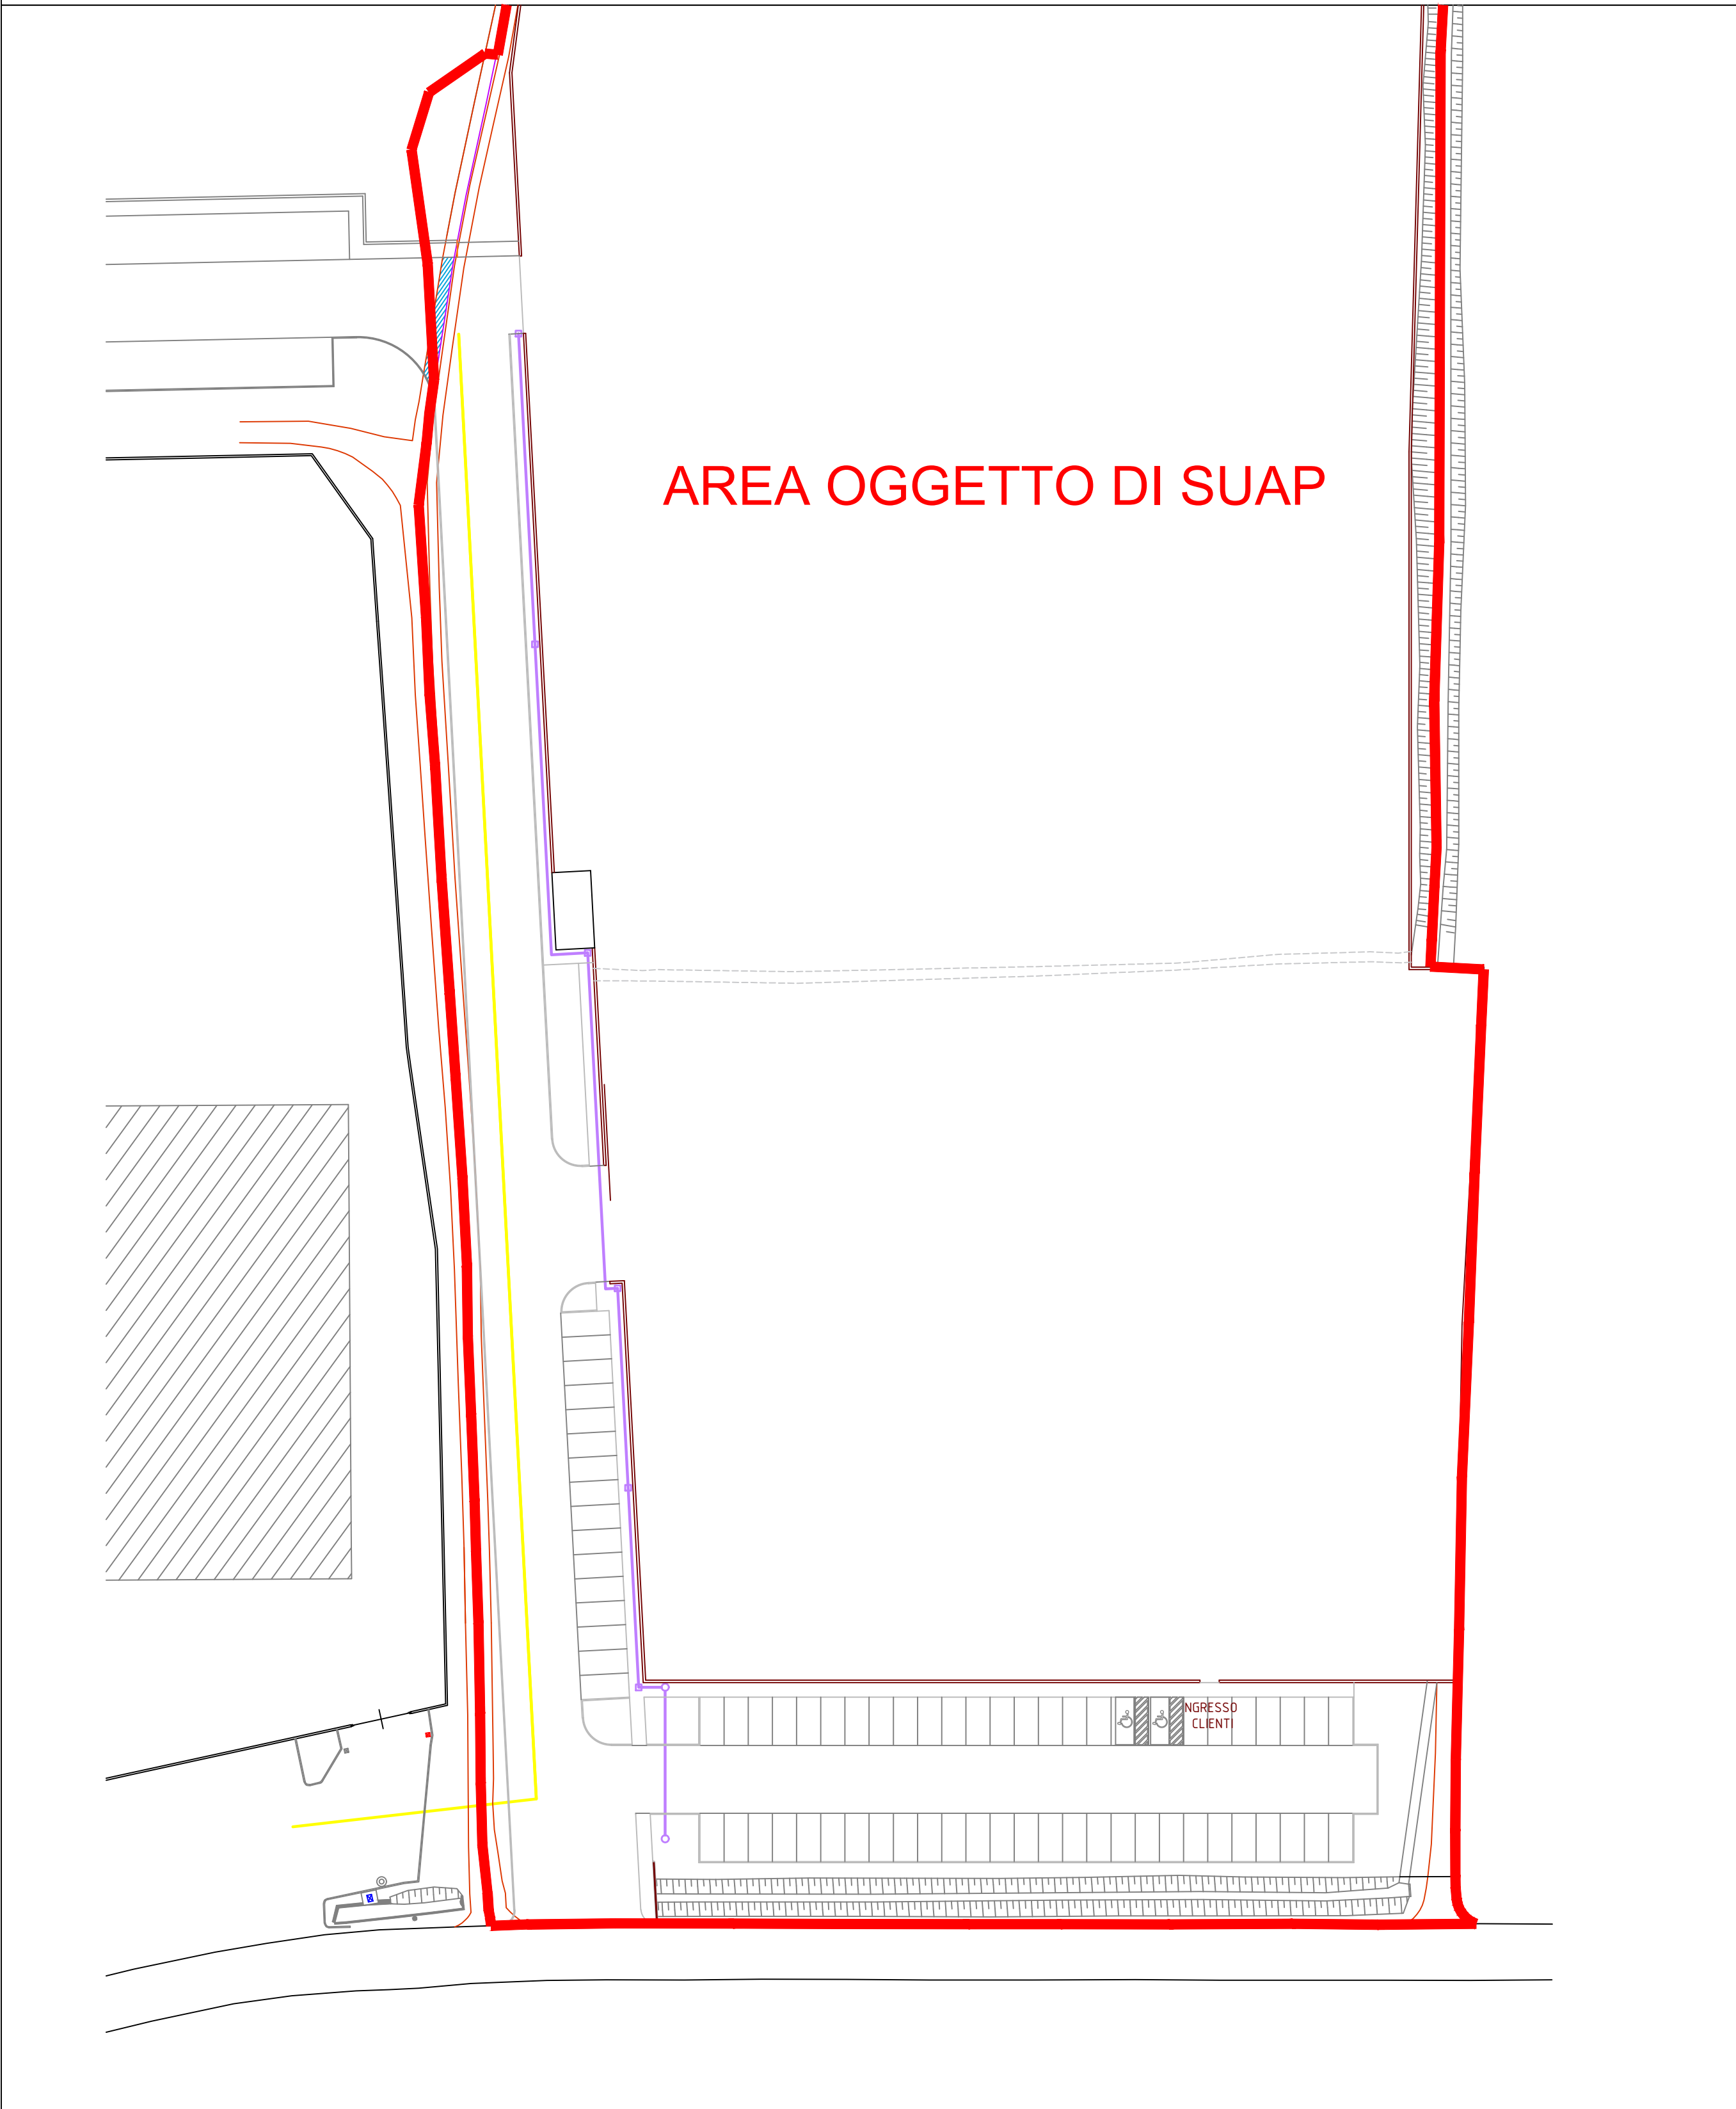

AREA OGGETTO DI SUAP

LEGENDA:

- CONDUTTURA GAS
- LINEA TELECOM
- POZZETTI TELECOM
- COLLEGAMENTI TELECOM
- STANDARD VERDE DA CEDERE

Componente URBANISTICA ed EDILIZIA:

Architetto Sara Tomasoni

Via Trignano n.3, 25020 San Paolo (BS)
C.F. TMSSRA77P49E884A
P.IVA 03790420982
cell. 030.9970448
e-mail: sara-tomasoni@virgilio.it
PEC: tomasoni.sara@archiworldpec.it

Documento informatico firmato digitalmente ai sensi del D.Lgs 82/2005 s.m.i. e norme collegate

Componente TOPOGRAFICA:

Studio Tecnico Geometra PIETRO NUCCIO
Via Orzinuovi n. 73 , 25125 Brescia (Bs)
Tel. 030 / 3542553
P.Iva: 04106330980

Oggetto:

Piano attuativo conforme al PGT:
Ambito di trasformazione "O"
Destinazione produttiva

Planimetria linee gas e Telecom

Committente e attuatore delle opere:

MOLINO BRAGA SRL
Via Ponte Rosso n. 34/11
25020 Dello (BS)
PEC: molinobragasrl@legalmail.it
P.IVA: 00268880176


Documento informatico firmato digitalmente ai sensi del D.Lgs 82/2005 s.m.i. e norme collegate

Richiesta di attivazione della procedura di cui all'art. 8 del DPR n. 160/2010, per costruzione nuovo stabilimento comportante la variazione degli strumenti urbanistici vigenti ai sensi dell'art. 97 della L.R. 12/2005

Comune	Dello		Provincia			Brescia
	scala	data	aggiornamento	disegnatore	tavola	
	1 : 500	27/04/2026			U.02	

PLANIMETRIA GENERALE

Progetto
Scala 1:500

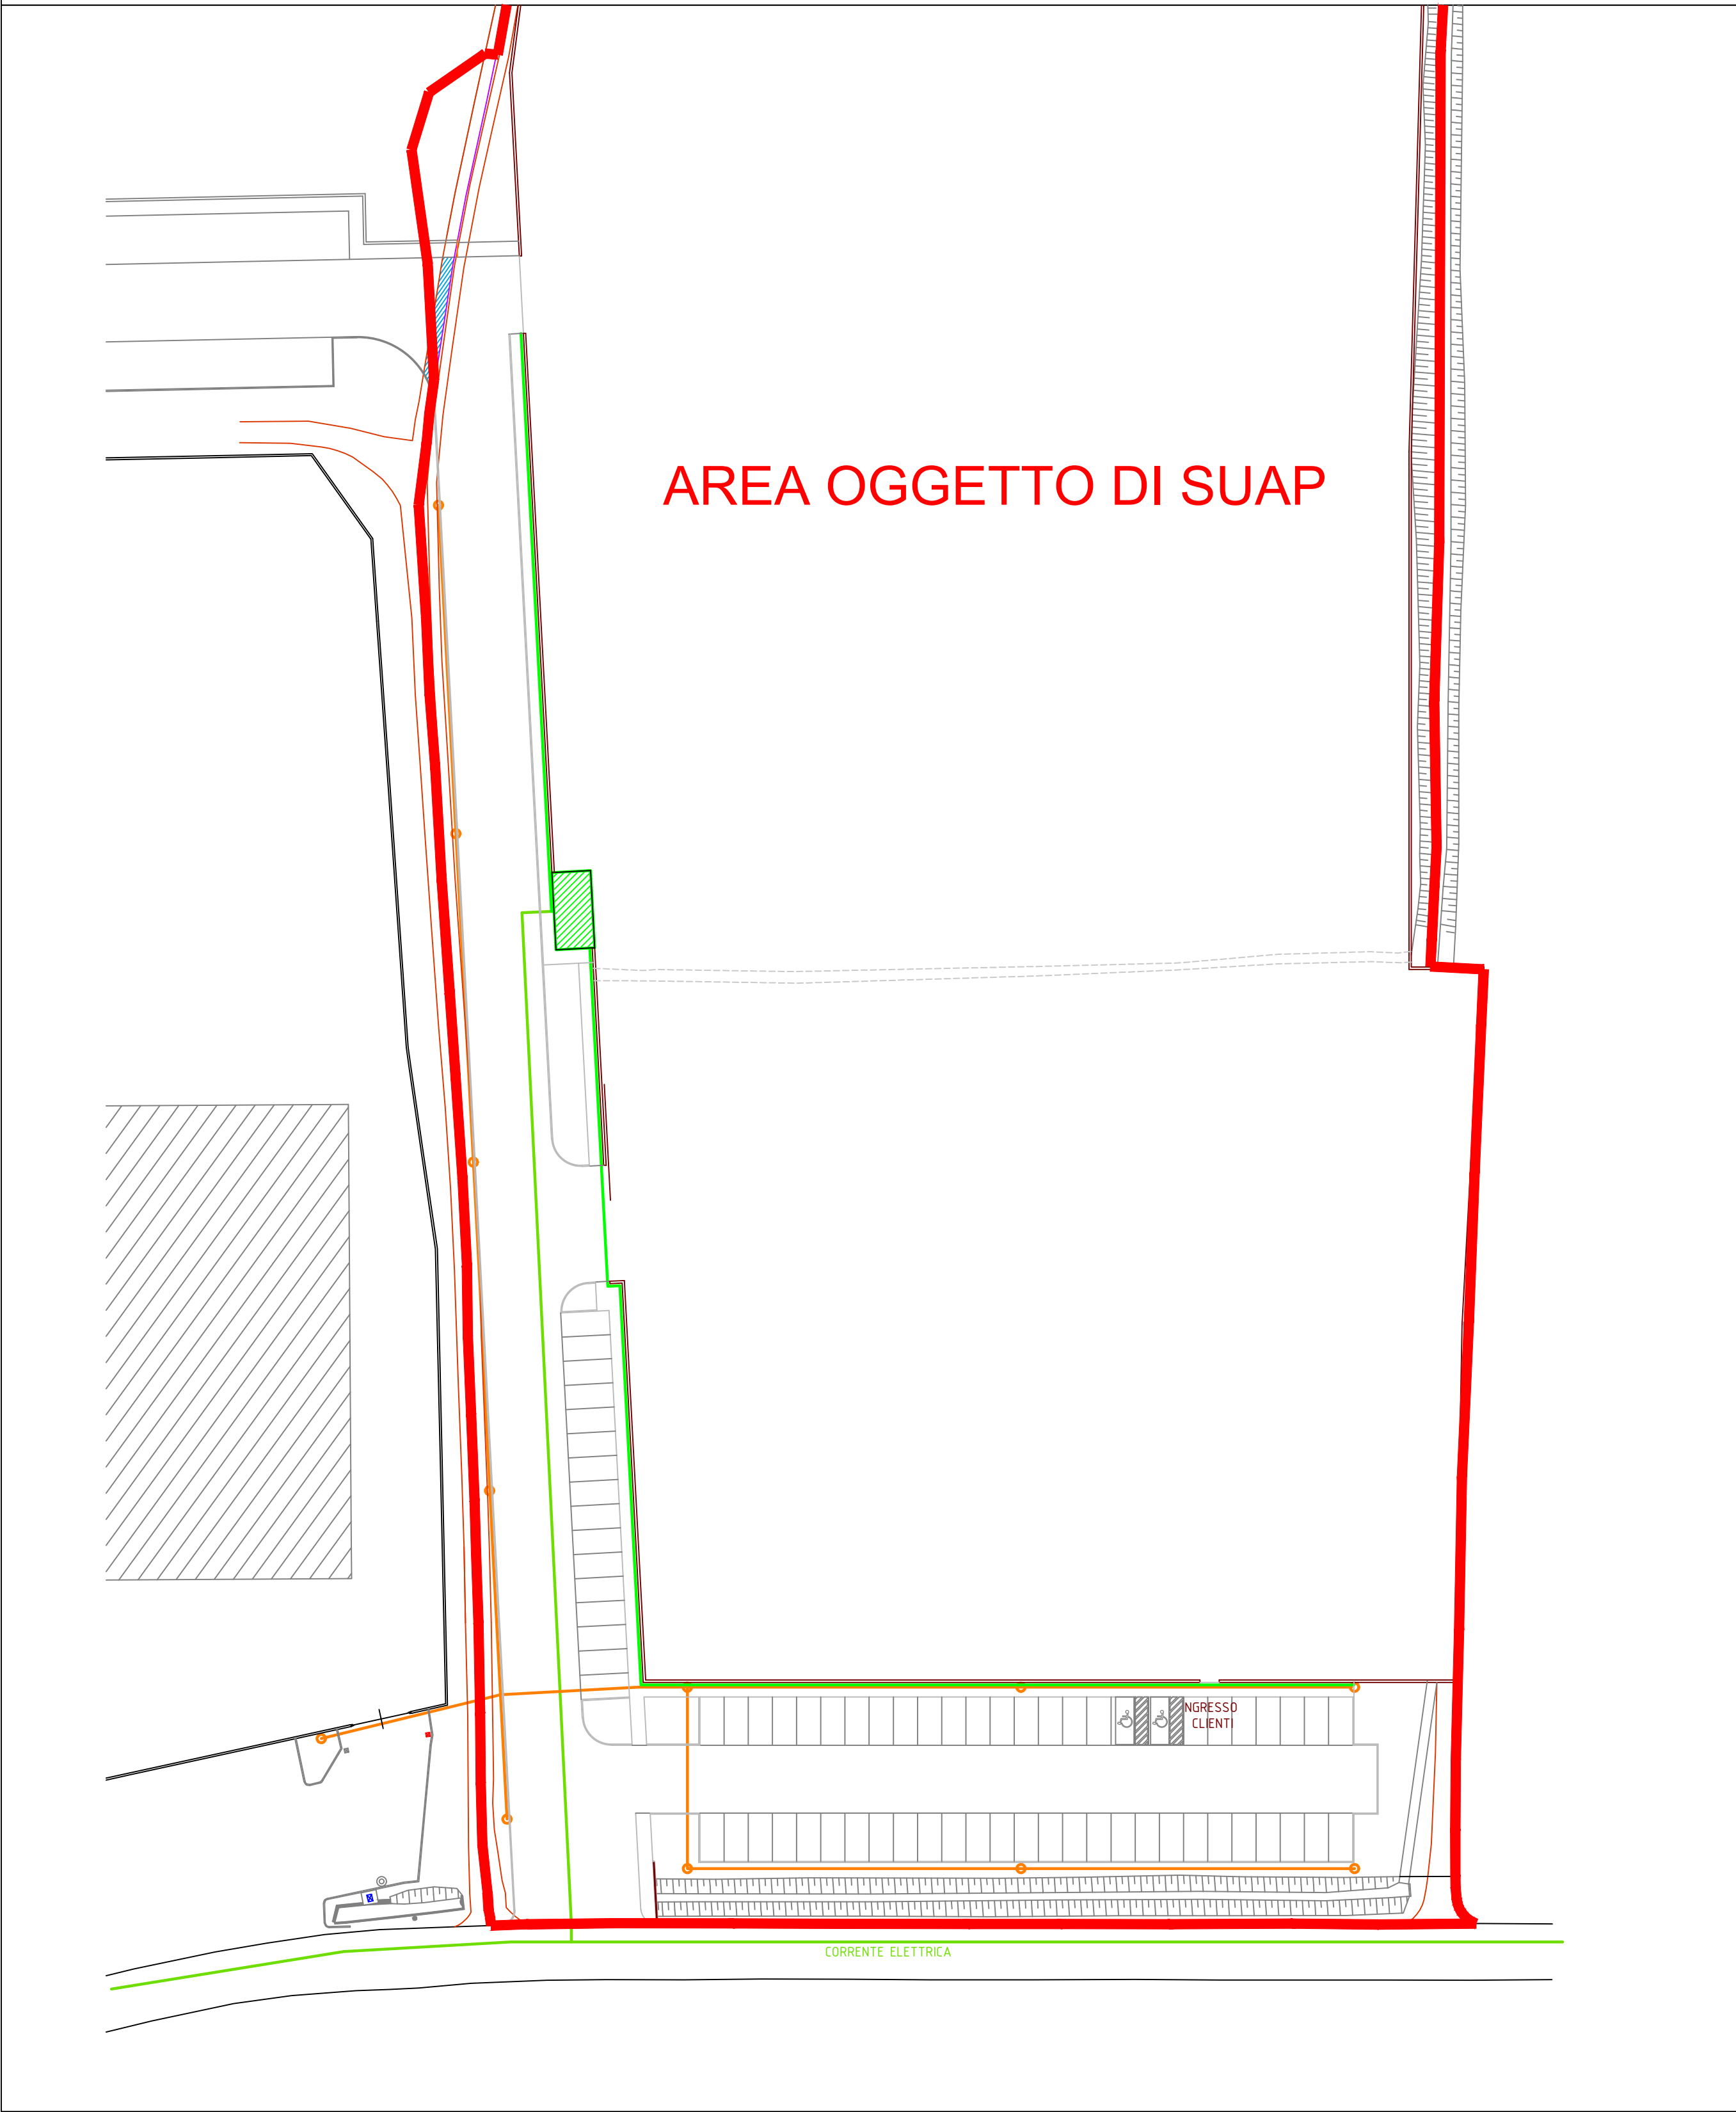

AREA OGGETTO DI SUAP

LEGENDA:

- LINEA ILLUMINAZIONE PUBBLICA
- PALI DELLA LUCE
- LINEA ENEL BT
- CABINA ENEL
- LINEA CORRENTE ELETTRICA MT
- STANDARD VERDE DA CEDERE

Componente URBANISTICA ed EDILIZIA:
Architetto Sara Tomasoni

Via Trignano n.3, 25020 San Paolo (BS)
C.F. TMSSRA77P49E884A
P.IVA 03790420982
cell. 030.9970448
e-mail: sara-tomasoni@virgilio.it
PEC: tomasoni.sara@archiworldpec.it

Documento informatico firmato digitalmente ai sensi del D.Lgs 82/2005 s.m.i. e norme collegate

Componente TOPOGRAFICA:
Studio Tecnico Geometra PIETRO NUCCIO
Via Orzinuovi n. 73 , 25125 Brescia (Bs)
Tel. 030 / 3542553
P.Iva: 04106330980

Oggetto:

Piano attuativo conforme al PGT:
Ambito di trasformazione "O"
Destinazione produttiva

Planimetria Illuminazione pubblica - rete Enel


Committente e attuatore delle opere:
MOLINO BRAGA SRL
Via Ponte Rosso n. 34/11
25020 Dello (BS)
PEC: molinobragasrl@legalmail.it
P.IVA: 00268880176

Documento informatico firmato digitalmente ai sensi del D.Lgs 82/2005 s.m.i. e norme collegate
Richiesta di attivazione della procedura di cui all'art. 8 del DPR n. 160/2010, per costruzione nuovo stabilimento comportante la variazione degli strumenti urbanistici vigenti ai sensi dell'art. 97 della L.R. 12/2005

Comune			Dello			Provincia			Brescia		
	scala		data			aggiornamento	disegnatore		tavola		
	1 : 500		27/04/2026						U.03		

PLANIMETRIA GENERALE

Progetto
Scala 1:500

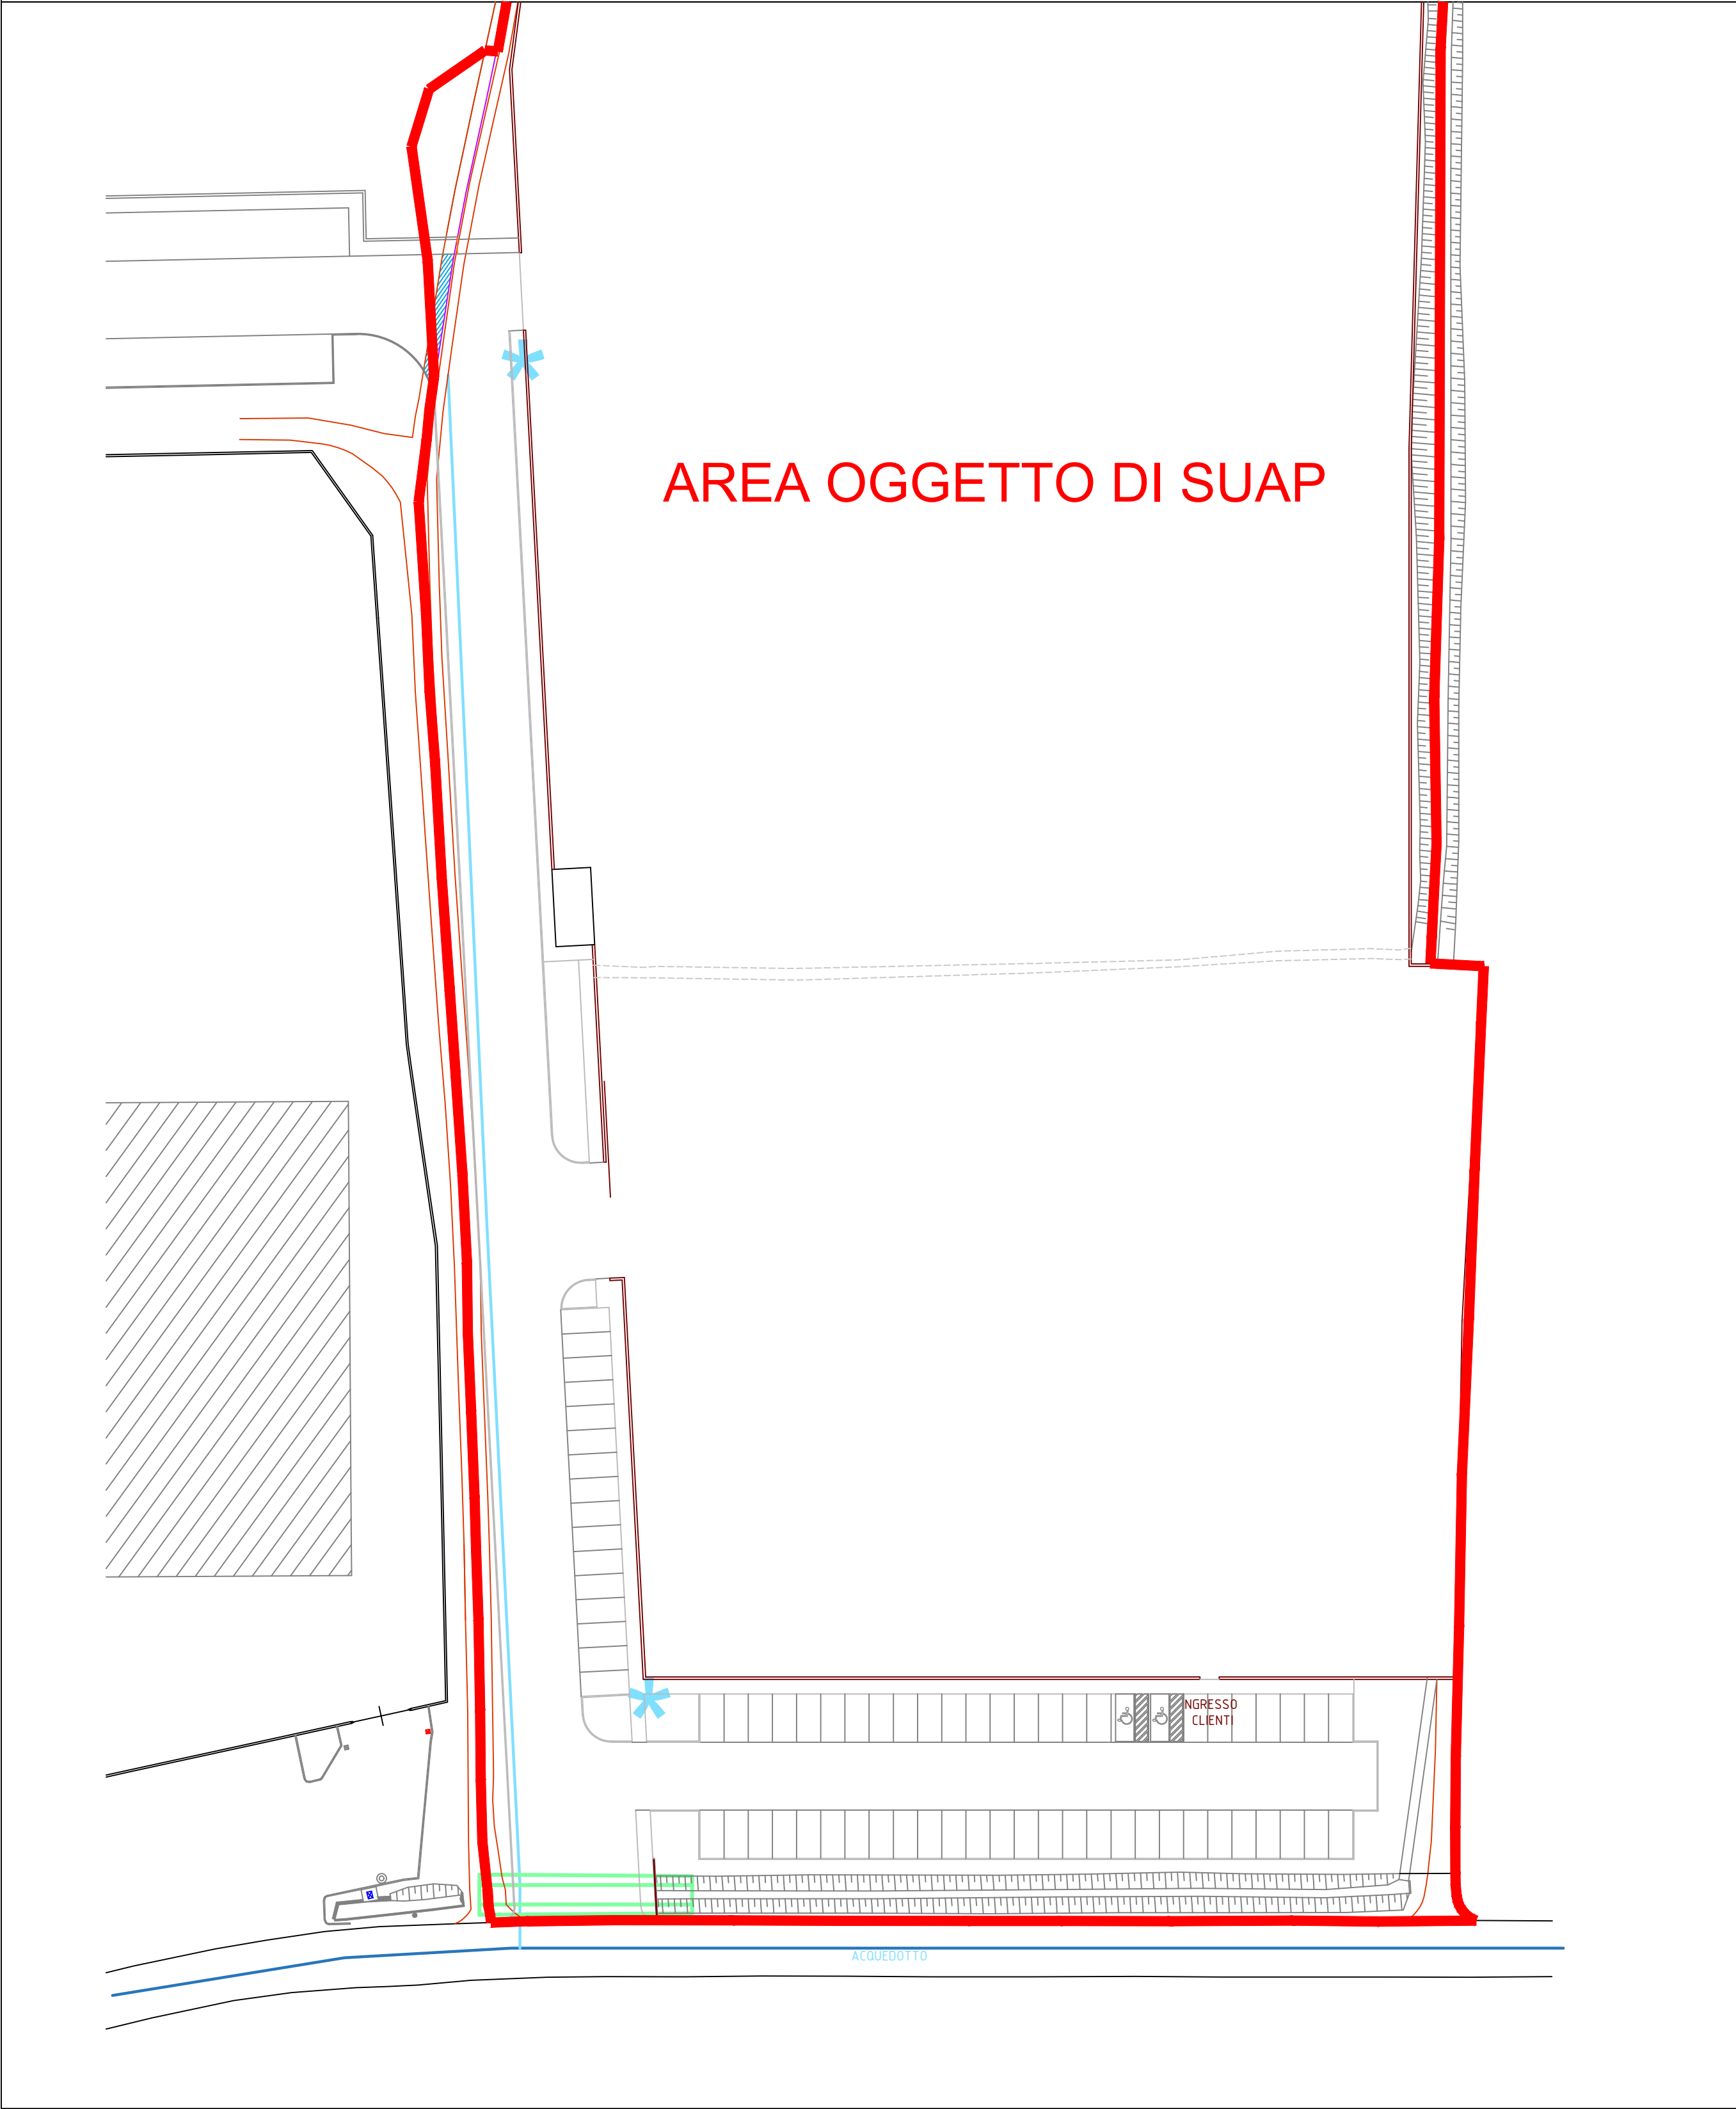

LEGENDA:

- LINEA ACQUEDOTTO
- MANICHETTE ANTINCENDIO
- CANALE SOTTOSTRADA Ø 200
- LINEA ACQUEDOTTO ESISTENTE

Componente URBANISTICA ed EDILIZIA:

Architetto Sara Tomasoni

Via Trignano n.3, 25020 San Paolo (BS)
C.F. TMSSRA77P49E884A
P.IVA 03790420982
cell. 030.9970448
e-mail: sara-tomasoni@virgilio.it
PEC: tomasoni.sara@archiworldpec.it

Documento informatico firmato digitalmente ai sensi del D.Lgs 82/2005 s.m.i. e norme collegate

Componente TOPOGRAFICA:

Studio Tecnico Geometra PIETRO NUCCIO
Via Orzinuovi n. 73 , 25125 Brescia (Bs)
Tel. 030 / 3542553
P.Iva: 04106330980



Oggetto:

Piano attuativo conforme al PGT:
Ambito di trasformazione "O"
Destinazione produttiva

Planimetria linea acquedotto

Committente e attuatore delle opere:



MOLINO BRAGA SRL
Via Ponte Rosso n. 34/11
25020 Dello (BS)
PEC: molinobragasrl@legalmail.it
P.IVA: 00268880176

Documento informatico firmato digitalmente ai sensi del D.Lgs 82/2005 s.m.i. e norme collegate

Richiesta di attivazione della procedura di cui all'art. 8 del DPR n. 160/2010, per costruzione nuovo stabilimento comportante la variazione degli strumenti urbanistici vigenti ai sensi dell'art. 97 della L.R. 12/2005

Comune	Dello		Provincia			Brescia
	scala	data	aggiornamento	disegnatore	tavola	
	1 : 500	27/04/2026			U.04	

 Progetto
Scala 1:50

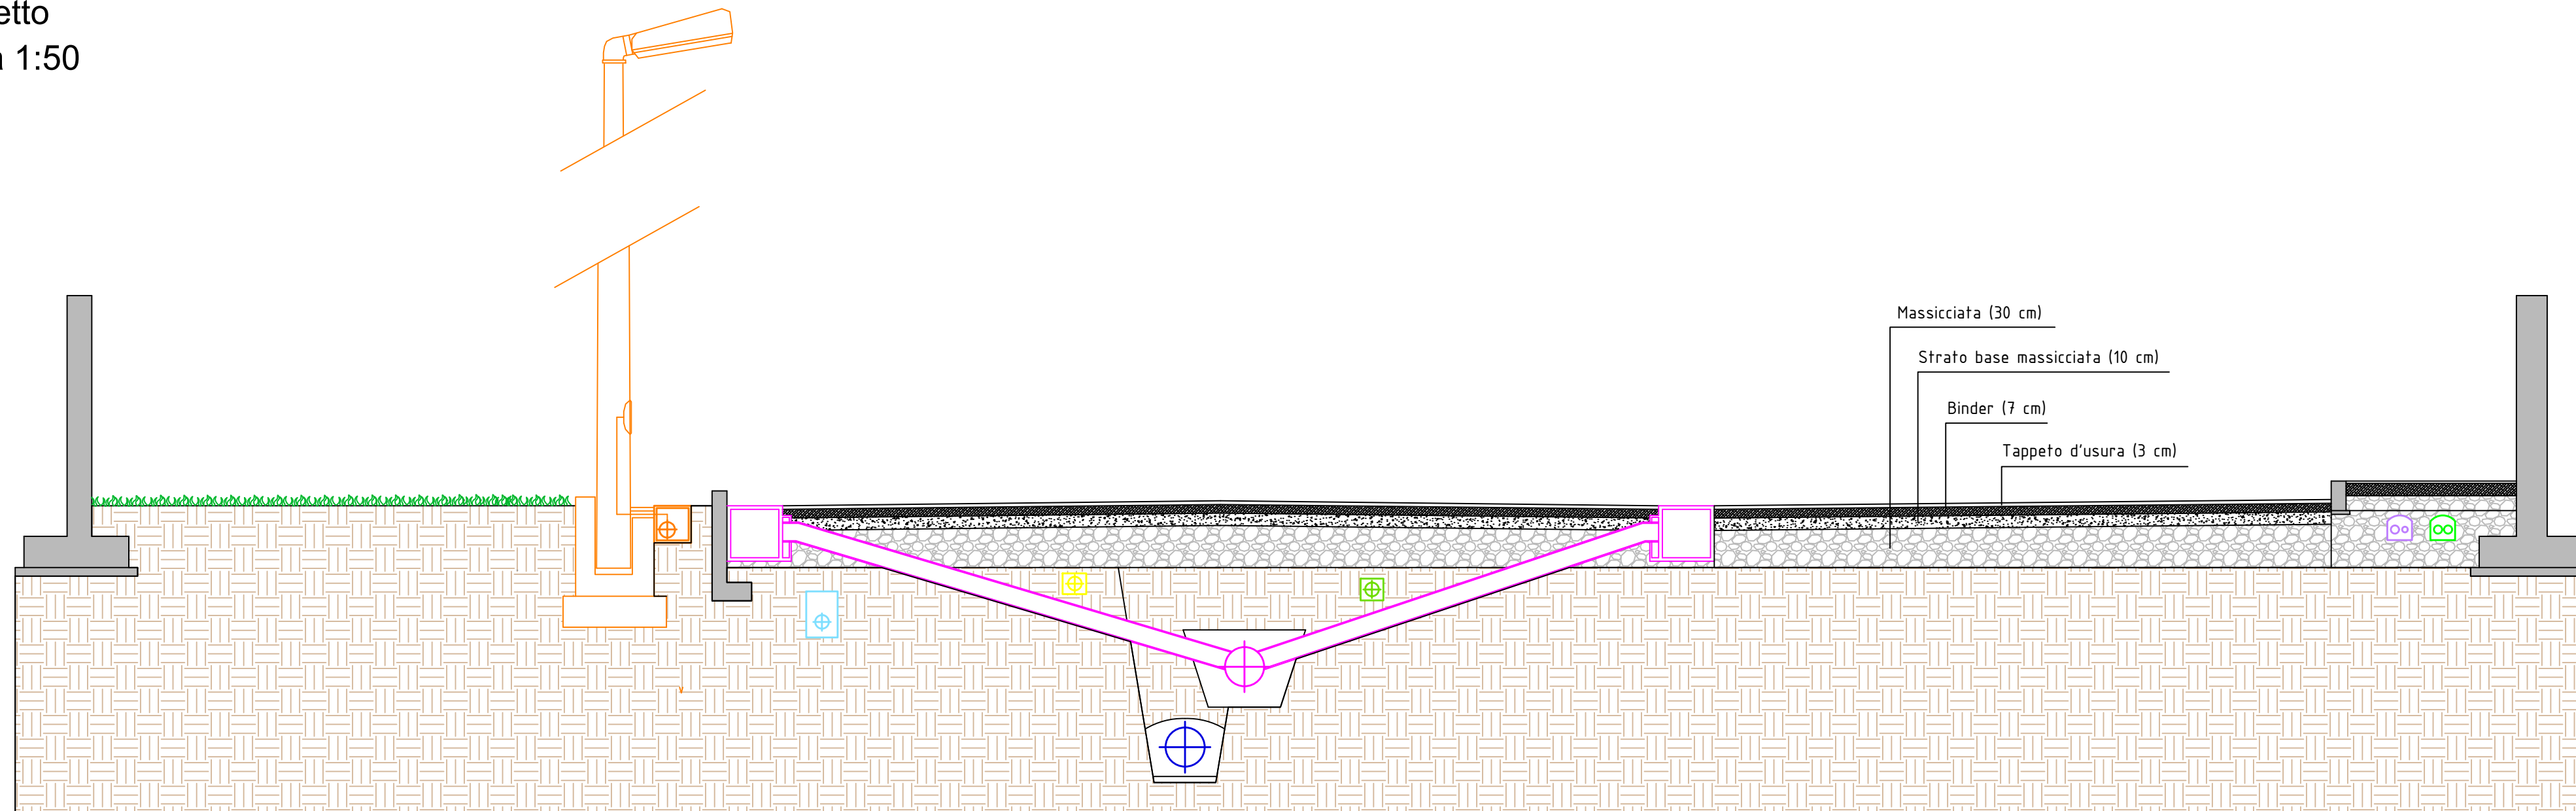

	ACQUE BIANCHE
	ACQUE NERE
	ACQUEDOTTO
	ILLUMINAZIONE PUBBLICA (h = 12 m)
	GAS
	CORRENTE ENEL MT
	ENEL BT
	TELECOM

Documento informatico firmato digitalmente ai sensi del D.Lgs 82/2005 s.m.i. e norme collegate

Documento informatico firmato digitalmente ai sensi del D.Lgs 82/2005 s.m.i. e norme collegate

--	--

--	--



U.05