

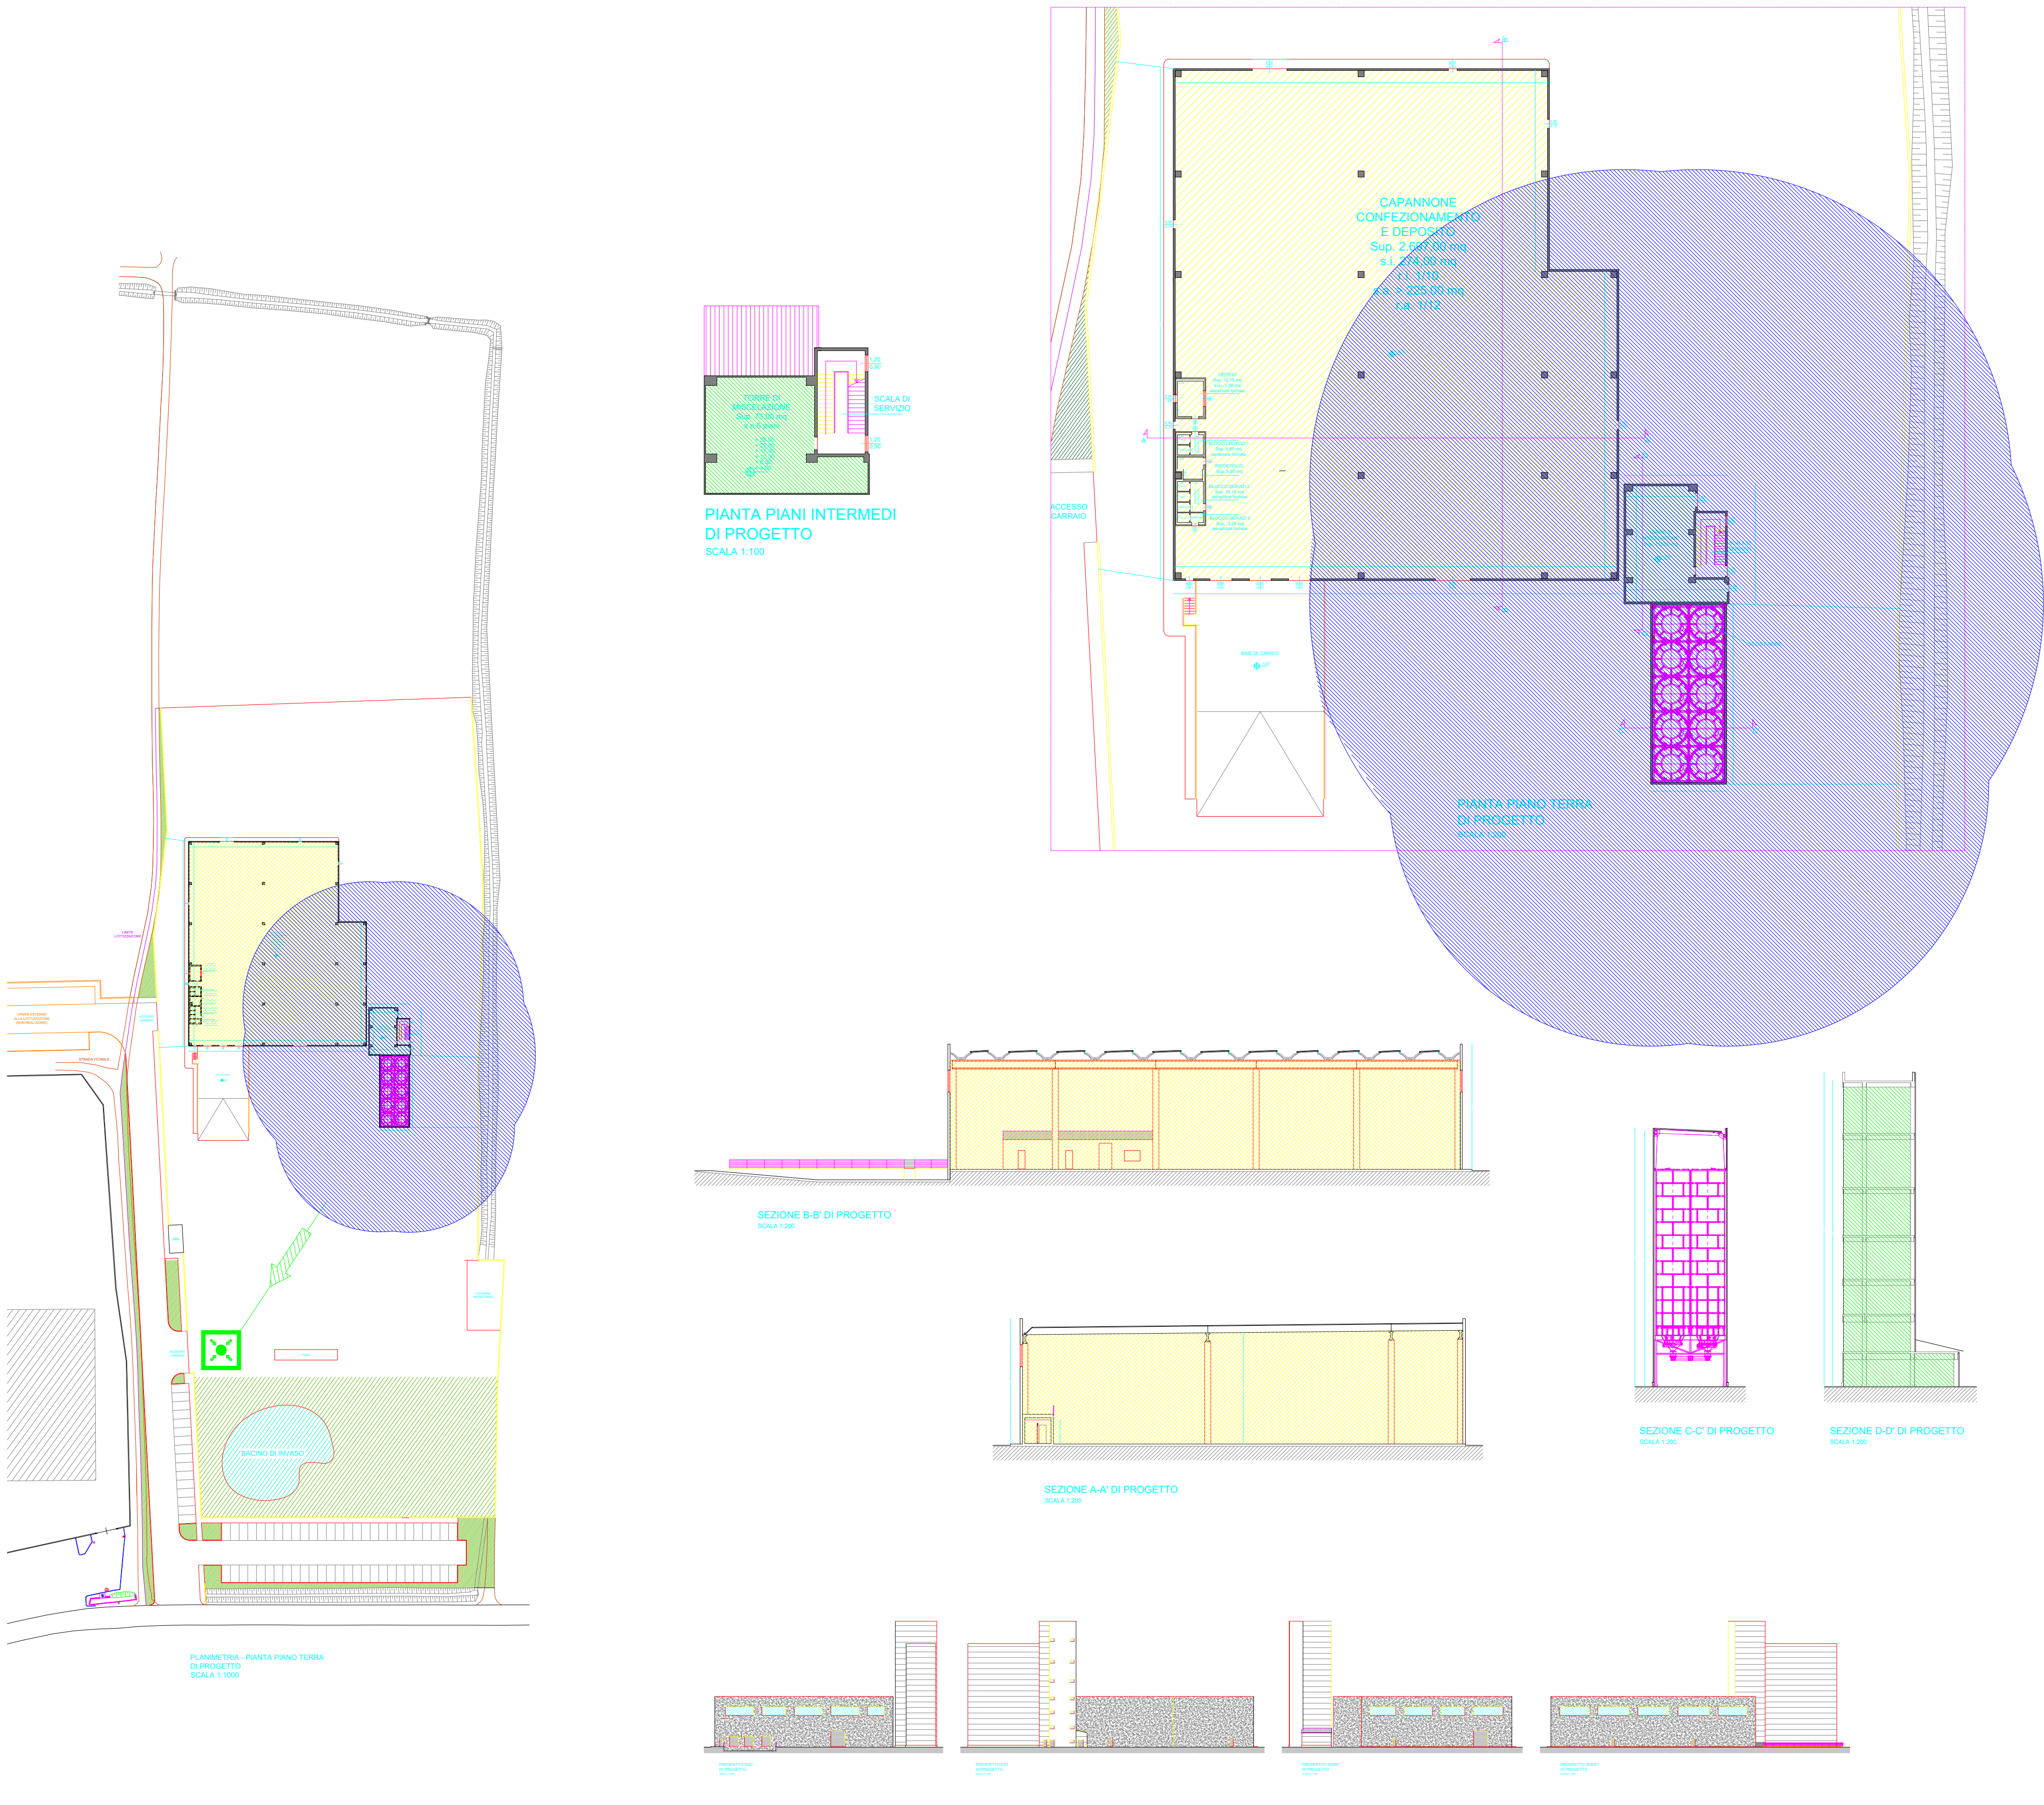
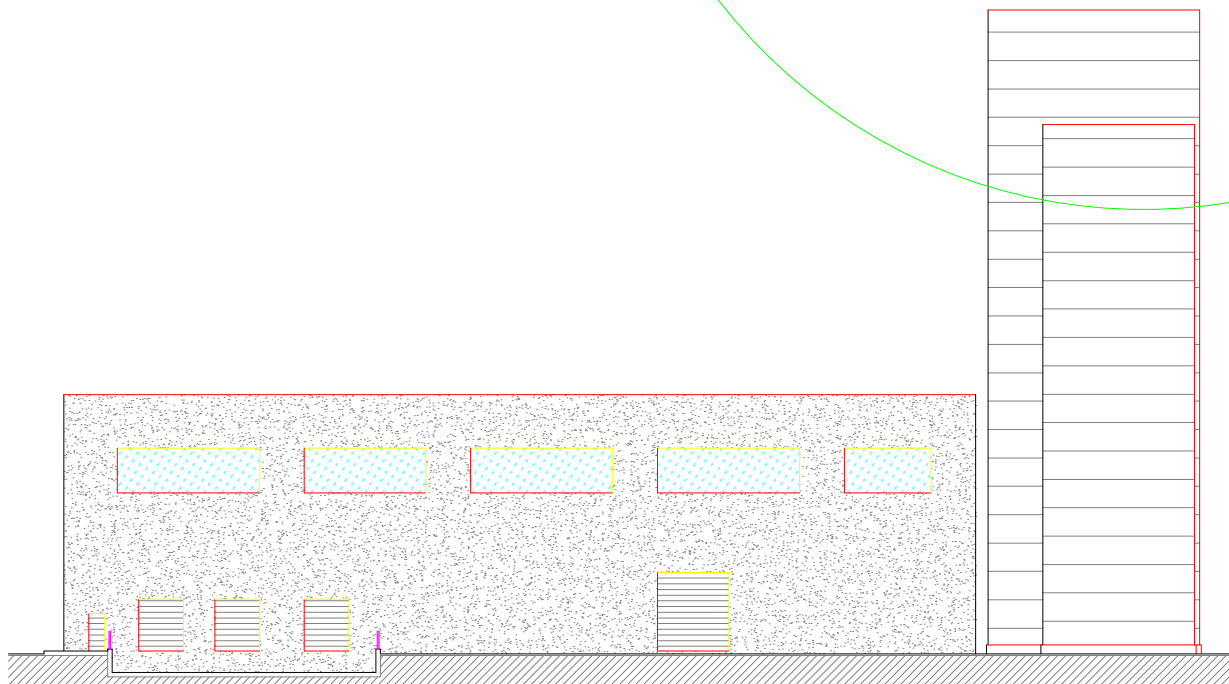
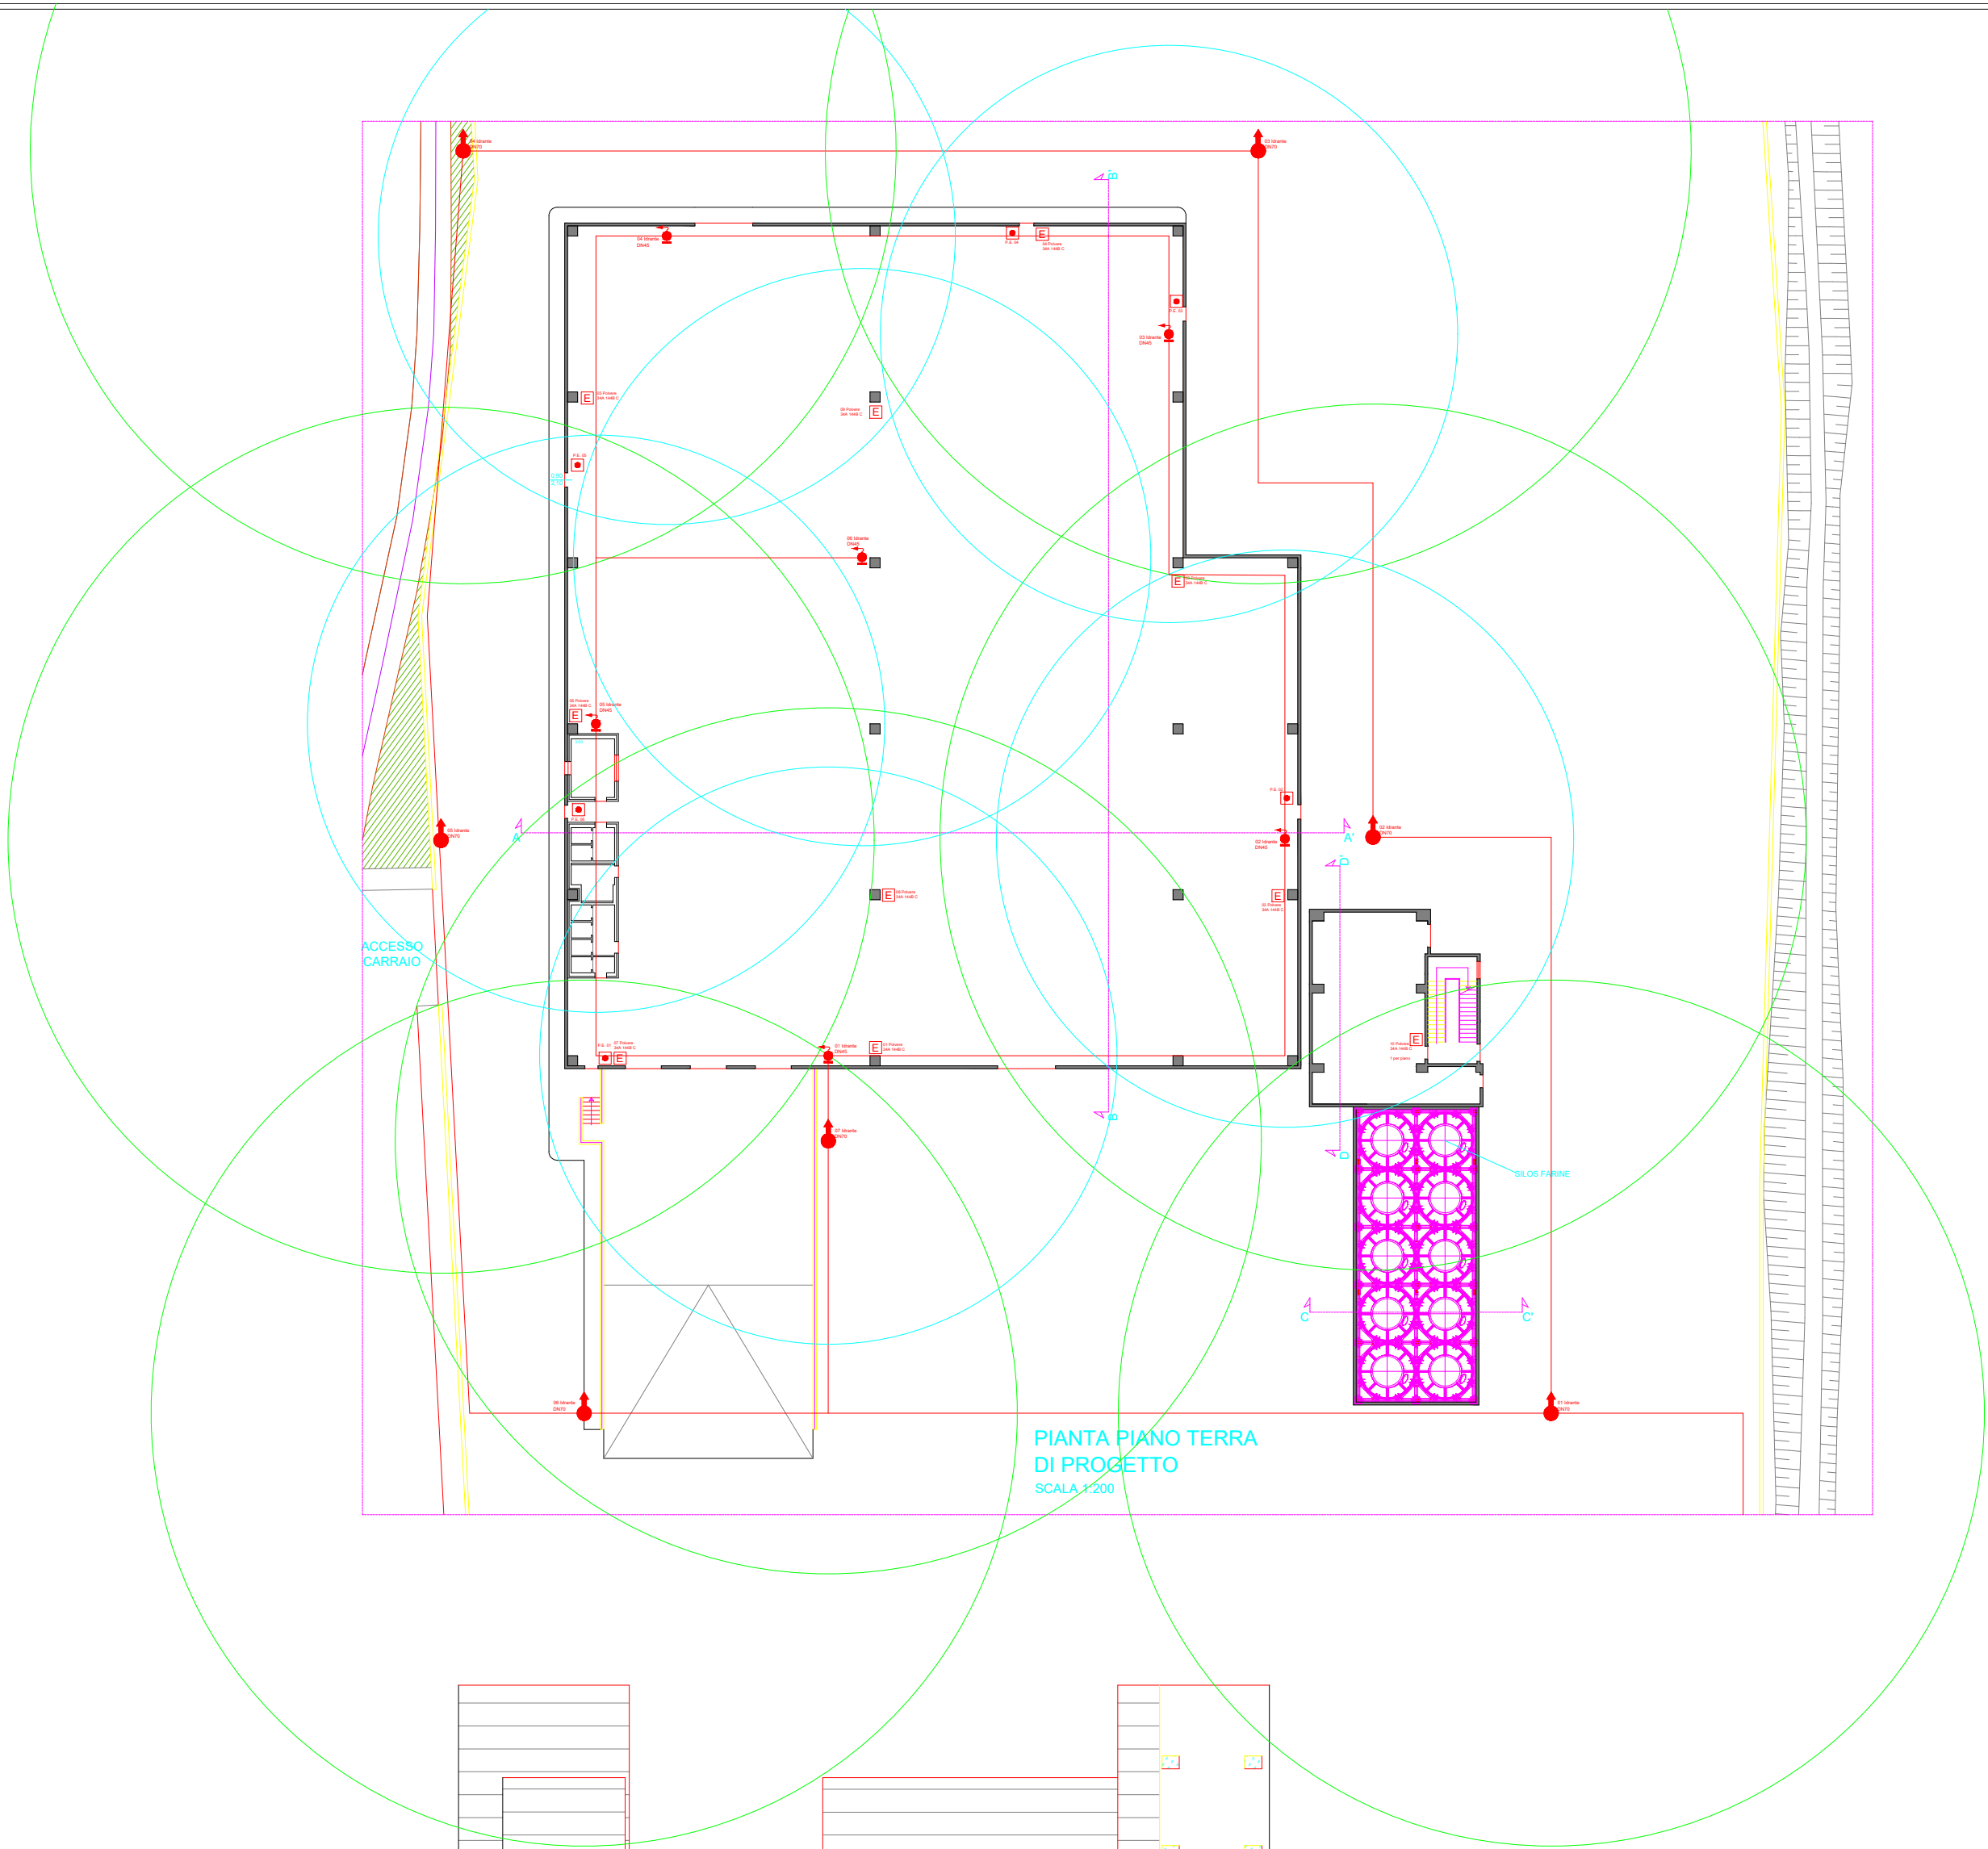


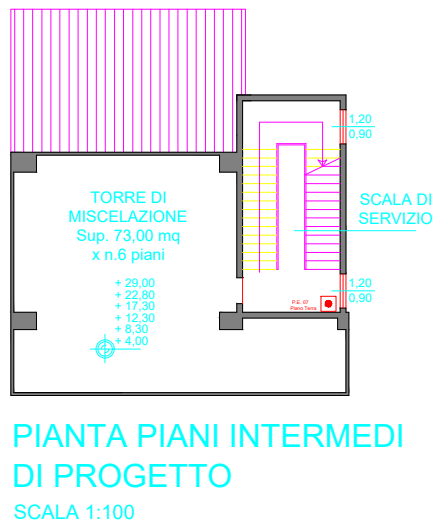


D. L. G. 493/96		Cartelli segnaletici - Salvataggio	
Descrizione		Simbolo grafico	
COMPARTIMENTO 1 - CONFEZIONAMENTO - DEPOSITO			
COMPARTIMENTO 2 - TORRE DI MISCELAZIONE			
COMPARTIMENTO - - SILOS			
Estintore. Cartello Estintore portatile.			
Struttura di Compartimentazione - REI120			
Punto di Ritrovo			
Vie di uscita; Percorso di uscita orizzontale.			
Percorso/Uscita di emergenza.			
Area di potenziale investimento in caso di crollo della struttura			


VERSIONE:		DATA:	DESCRIZIONE:	
COMMITTENTE:			DATA:	
MOLINO BRAGA SRL VIA PONTE ROSSO, n. 34/11 25020 DELLO (BS)			08 MAGGIO 2026	
			TAVOLA:	
			01	
CODICE:		27.VALPRO.VVF.V26		
			SCALA:	
			1:100	
IMMOBILE SITO IN:			IL PROGETTISTA:	
VIA San Zenone, snc 25020 DELLO (BS)			 Ferrari Ing. Sergio	
PROGETTO:				
PROGETTO PRELIMINARE NUOVA ATTIVITA' ANTINCENDIO ATTIVITA' 27.2.C				
DESCRIZIONE:				
COMPARTIMENTAZIONE DESTINAZIONE USO - AREA DI CADUTA / CROLLO				
Ing. SERGIO FERRARI			PROG_VVF_BS	
Via Mons. G. Gaggia, 61 25028 VEROLANUOVA (BS)			COMUNE DI DELLO	
TEL. 030931772 - Cell. 3490089876				
E-MAIL sergioingferrari@gmail.com - (PEC) sergioferrari.4660@legalmail.it				
			PROVINCIA DI BRESCIA	

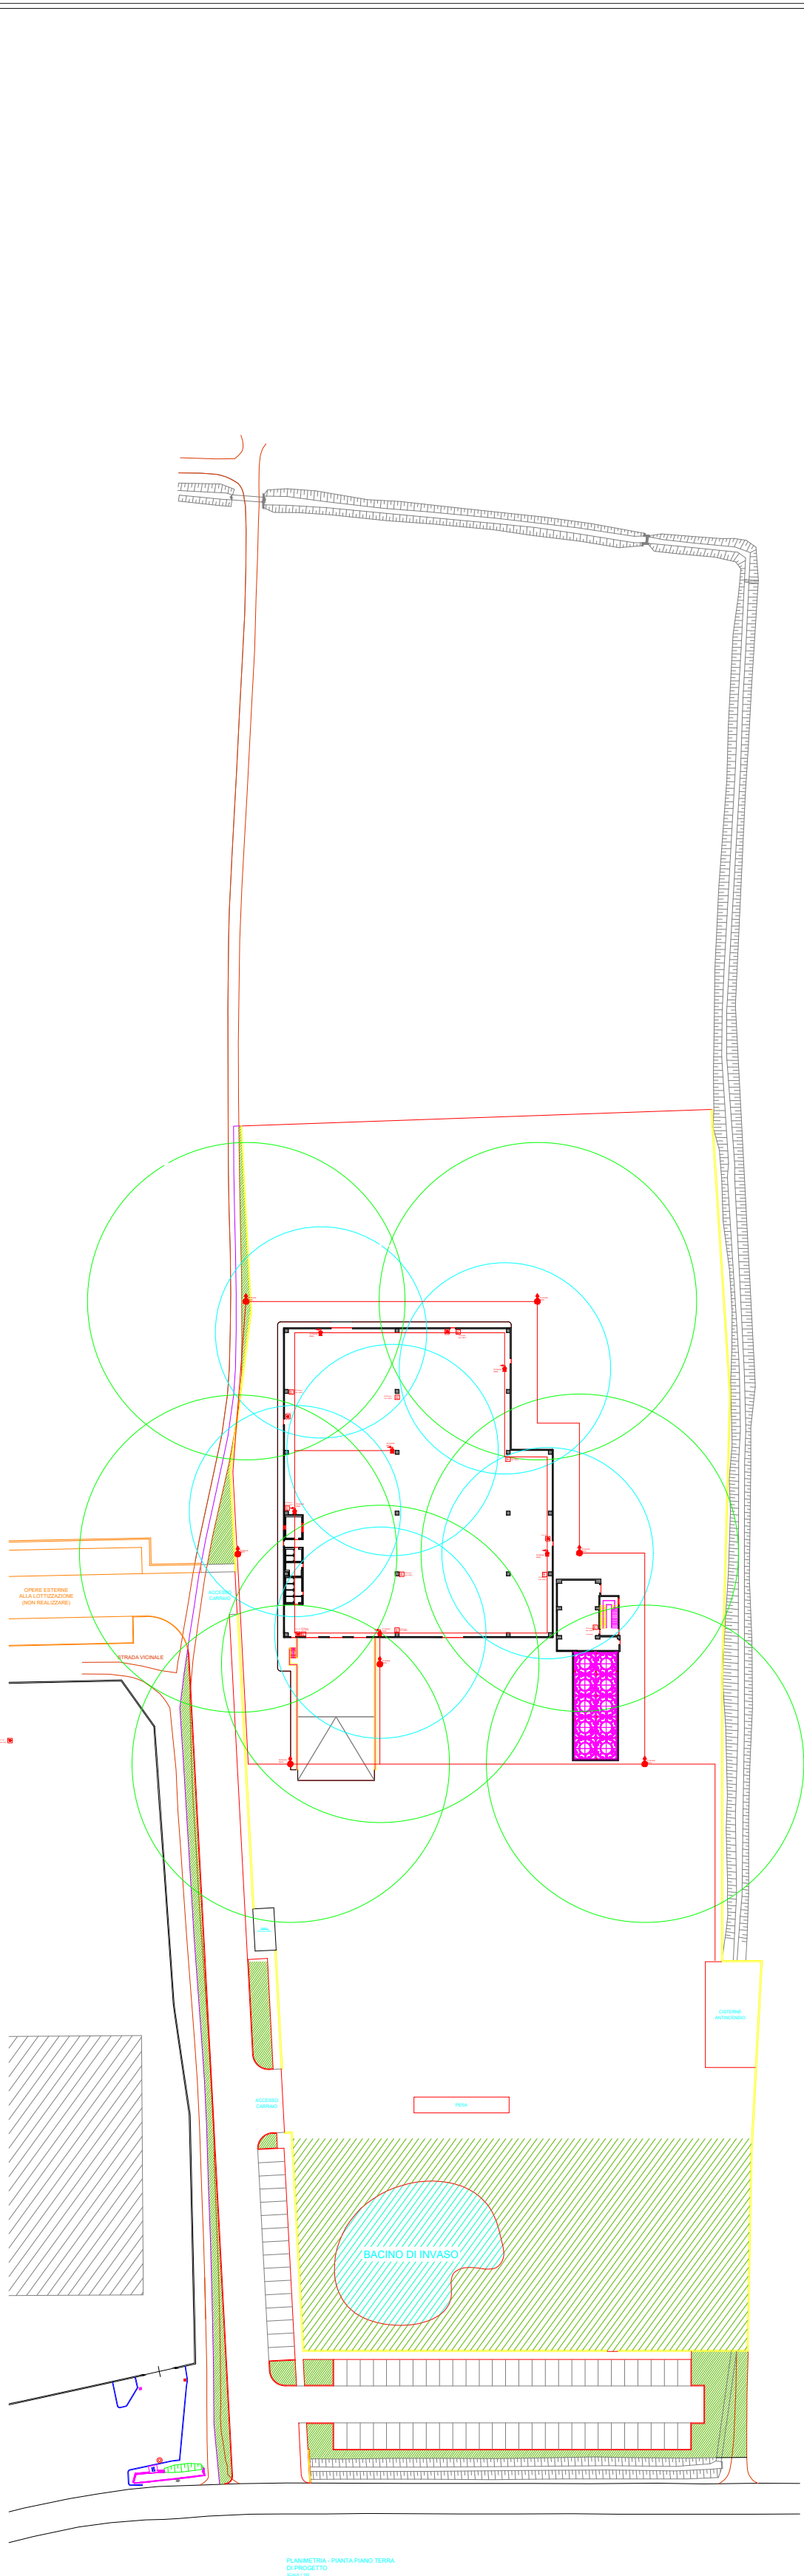


PROSPETTO SUD DI PROGETTO
SCALA 1:200

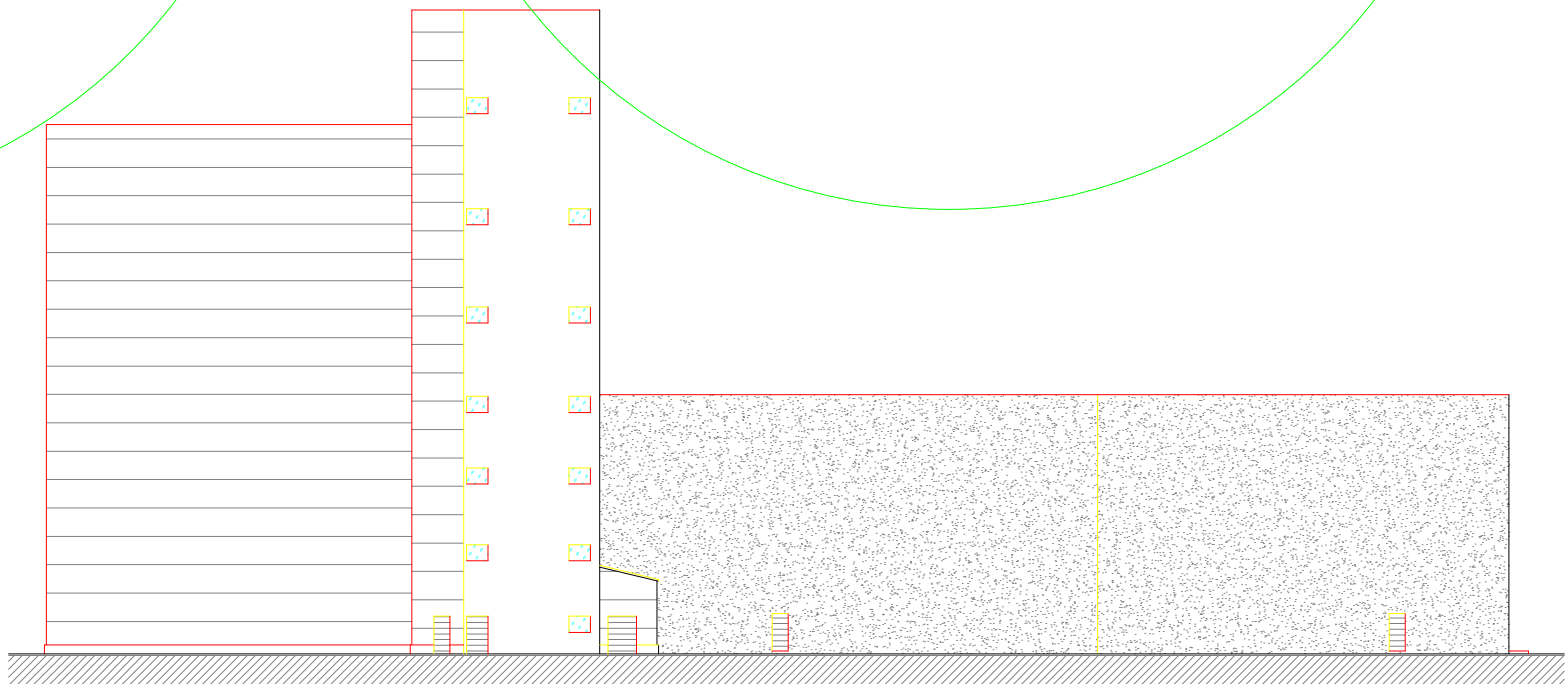

PROSPETTO EST DI PROGETTO
SCALA 1:200

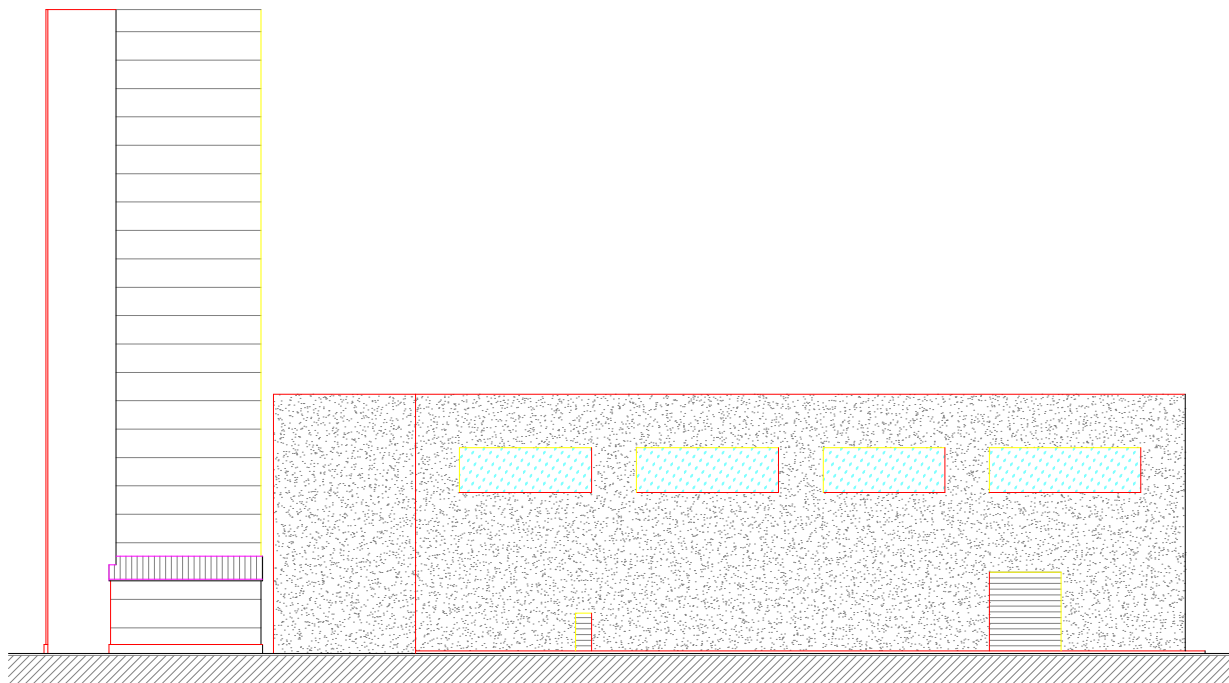


PROSPETTO NORD DI PROGETTO
SCALA 1:200

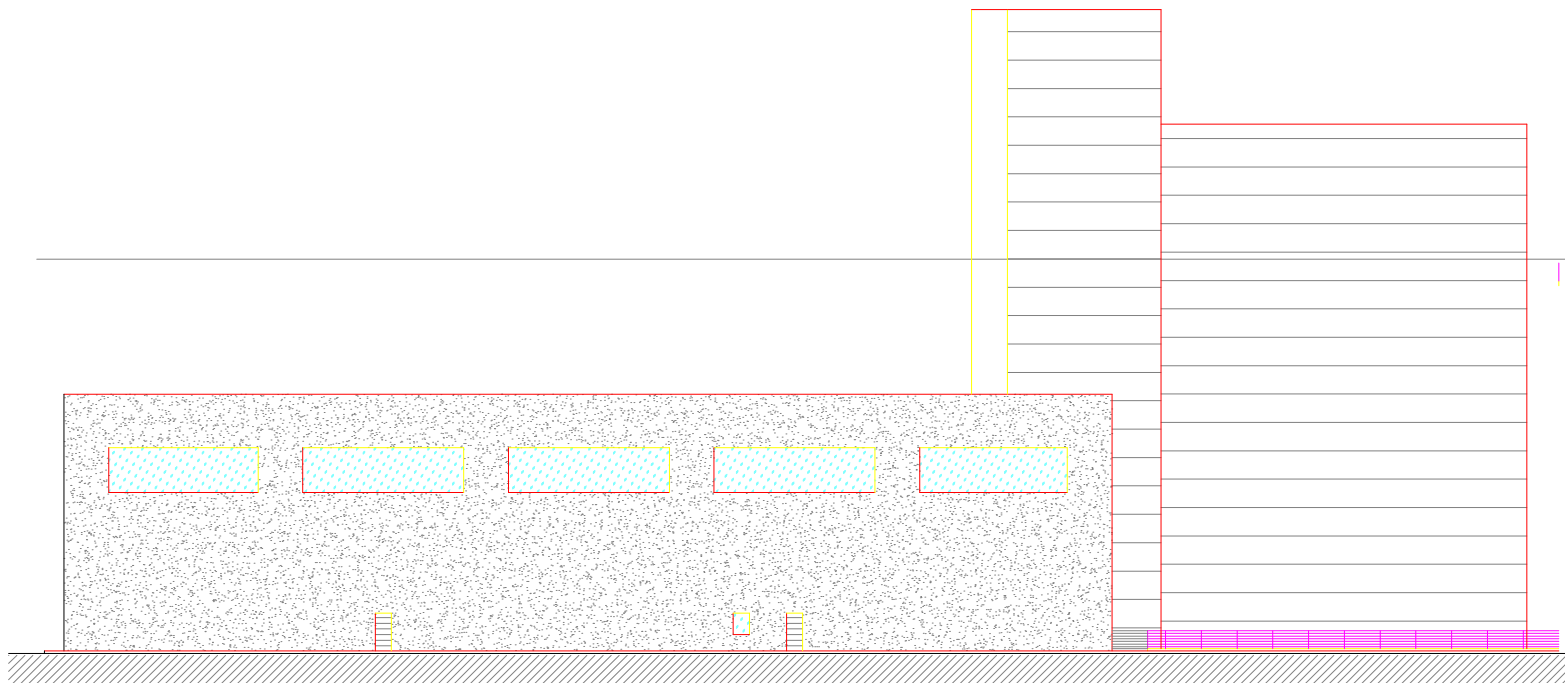



PROSPETTO OVEST DI PROGETTO
SCALA 1:200

D. L. G. 493/96		Cartelli segnaletici - Salvataggio	
Descrizione		Simbolo grafico	
Raggio di copertura impianto idranti DN70			
Raggio di copertura impianto idranti DN45			
Estintore. Cartello Estintore portatile.			
Pulsante di emergenza Pulsante Sgancio Impianto elettrico in caso di emergenza			
Luci Emergenza – Attivazione per almeno 60 minuti			
Punto di Ritrovo			
Vie di uscita: Percorso di uscita orizzontale.			
Percorso/Uscita di emergenza.			
Punto installazione idrante DN45 a muro			
Punto installazione idrante DN70 sopra suolo			


VERSIONE:	DATA:	DESCRIZIONE:	
COMMITTENTE:		DATA:	
MOLINO BRAGA SRL VIA PONTE ROSSO, n. 34/11 25020 DELLO (BS)		08 MAGGIO 2026	
CODICE:		TAVOLA:	
27.VALPRO.VVF.V26		02	
IMMOBILE SITO IN:		SCALA:	
VIA San Zenone, snc 25020 DELLO (BS)		1:100	
PROGETTO:		IL PROGETTISTA:	
PROGETTO PRELIMINARE NUOVA ATTIVITA' ANTINCENDIO ATTIVITA' 27.2.C			
DESCRIZIONE:		Ferrari Ing. Sergio	
POSIZIONAMENTO ESTINTORI - RETE IDRANTI DN45 POSIZIONAMENTO IMPIANTO ANTINCENDIO RETE IDRANTI DN70		PROG_VVF_BS	
Ing. SERGIO FERRARI Via Mons. G. Gaggia, 61 25028 VEROLANUOVA (BS) TEL. 030931772 - Cell. 3490089876 E-MAIL sergioingferrari@gmail.com - (PEC) sergioferrari.4660@legalmail.it		COMUNE DI DELLO	
		PROVINCIA DI BRESCIA	

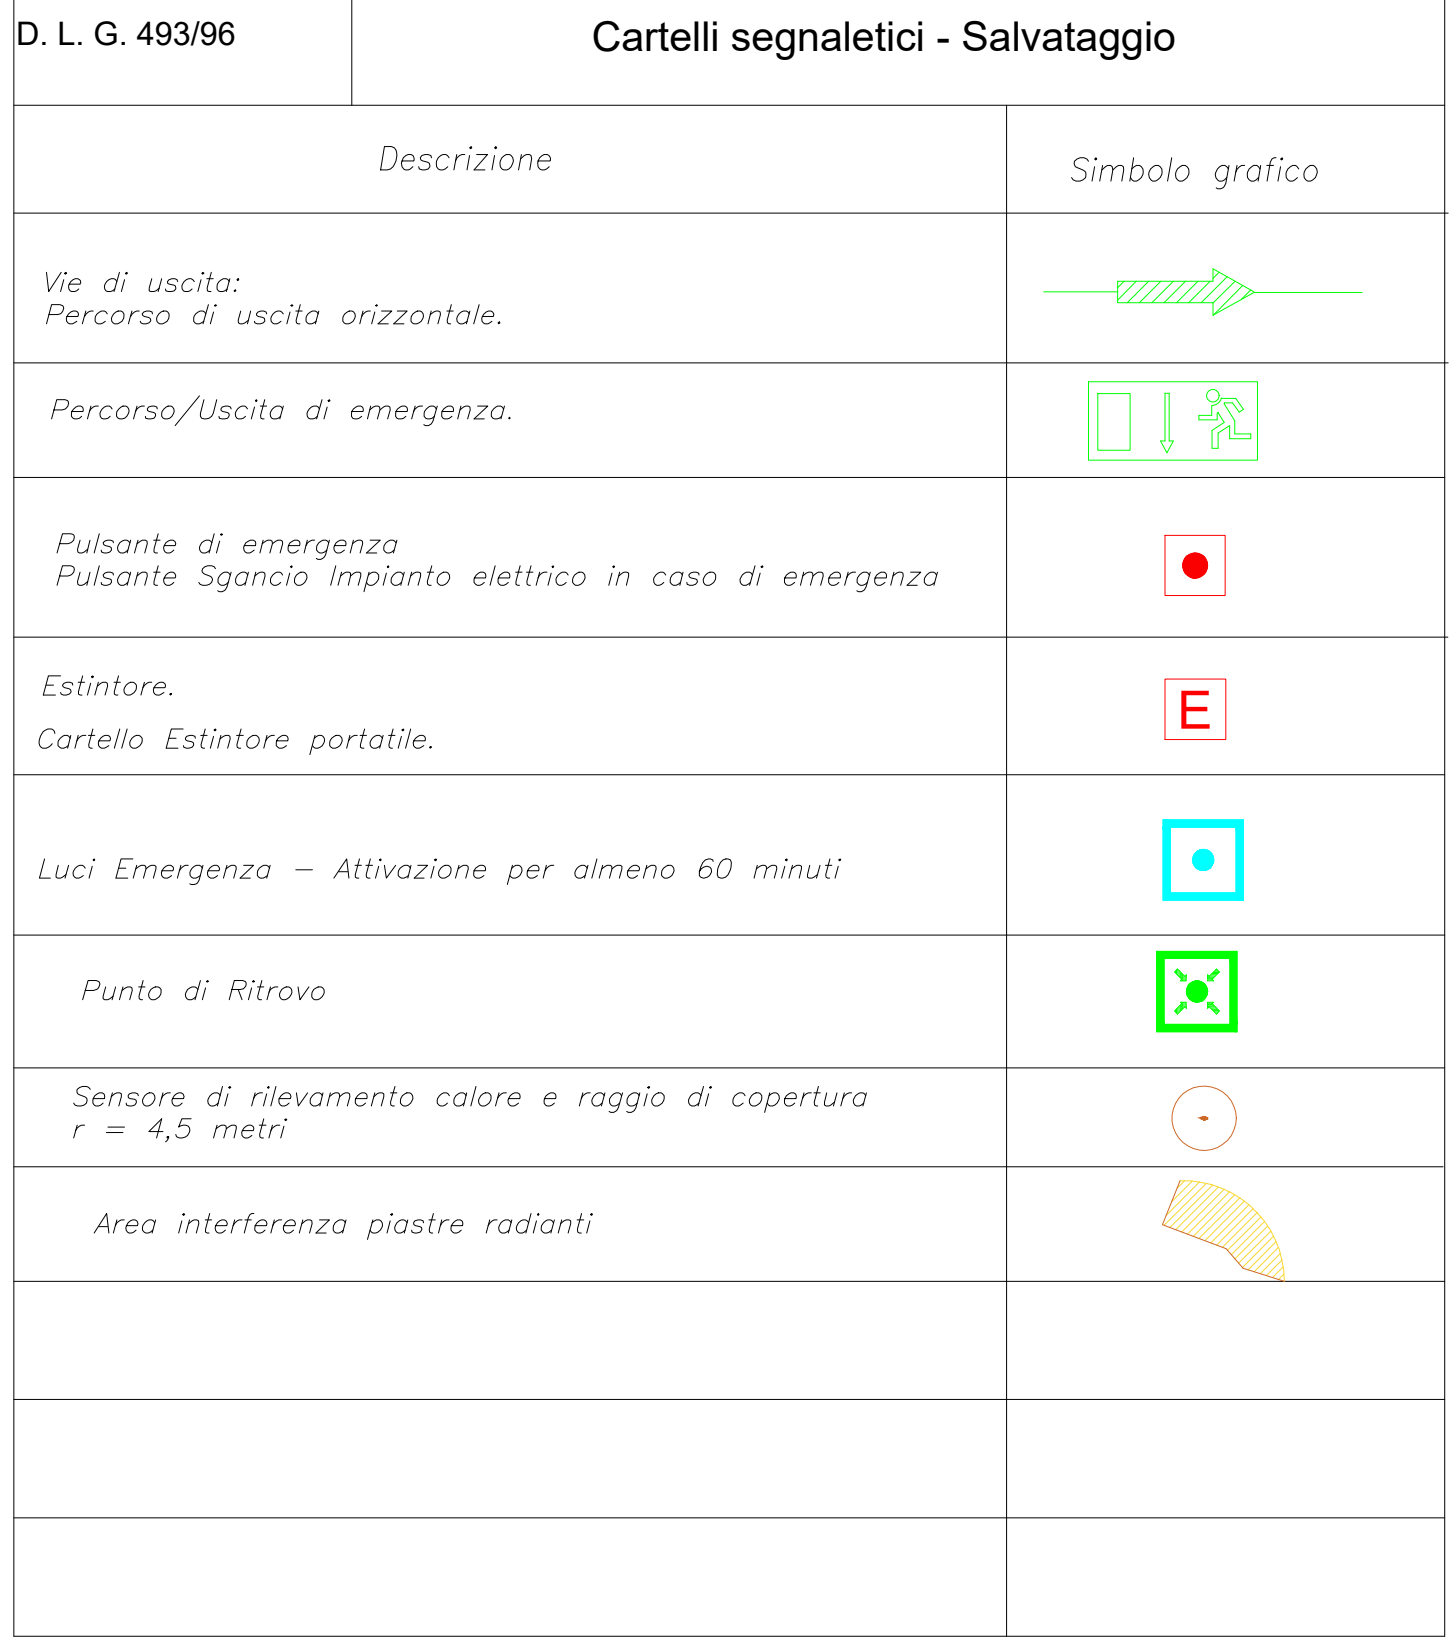


VERSIONE:	DATA:	DESCRIZIONE:
COMMITTENTE:		DATA:
MOLINO BRAGA SRL		08 MAGGIO 2026
VIA PONTE ROSSO, n. 34/11		TAVOLA:
25020 DELLO (BS)		03
CODICE:	27.VALPRO.VVF.V26	SCALA:
		1:100
IMMOBILE SITO IN:		IL PROGETTISTA:
VIA San Zenone, snc		
25020 DELLO (BS)		
PROGETTO:	PROGETTO PRELIMINARE NUOVA	
	ATTIVITA' ANTINCENDIO ATTIVITA' 27.2.C	
DESCRIZIONE:	VIE DI FUGA - SEGNALE FUMO/CALORE - PERCORSI DI	
	EMERGENZA - VIE DI ESODO - PIASTRA RADIANTE - SENSORI	
		Ferrari Ing. Sergio
Ing. SERGIO FERRARI		PROG_VVF_BS
Via Mons. G. Gaggia, 61 25028 VEROLANUOVA (BS)		COMUNE DI DELLO
TEL. 030931772 - Cell. 3490089876		
E-MAIL sergioinferrari@gmail.com -		
(PEC) sergioferrari.4660@legalmail.it		PROVINCIA DI BRESCIA

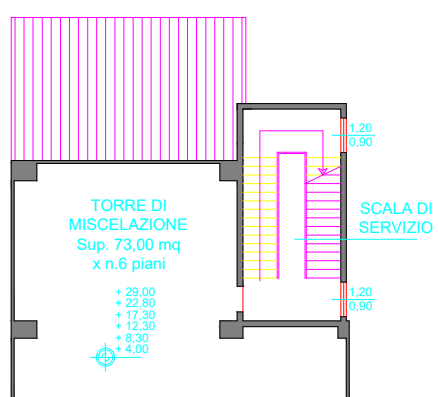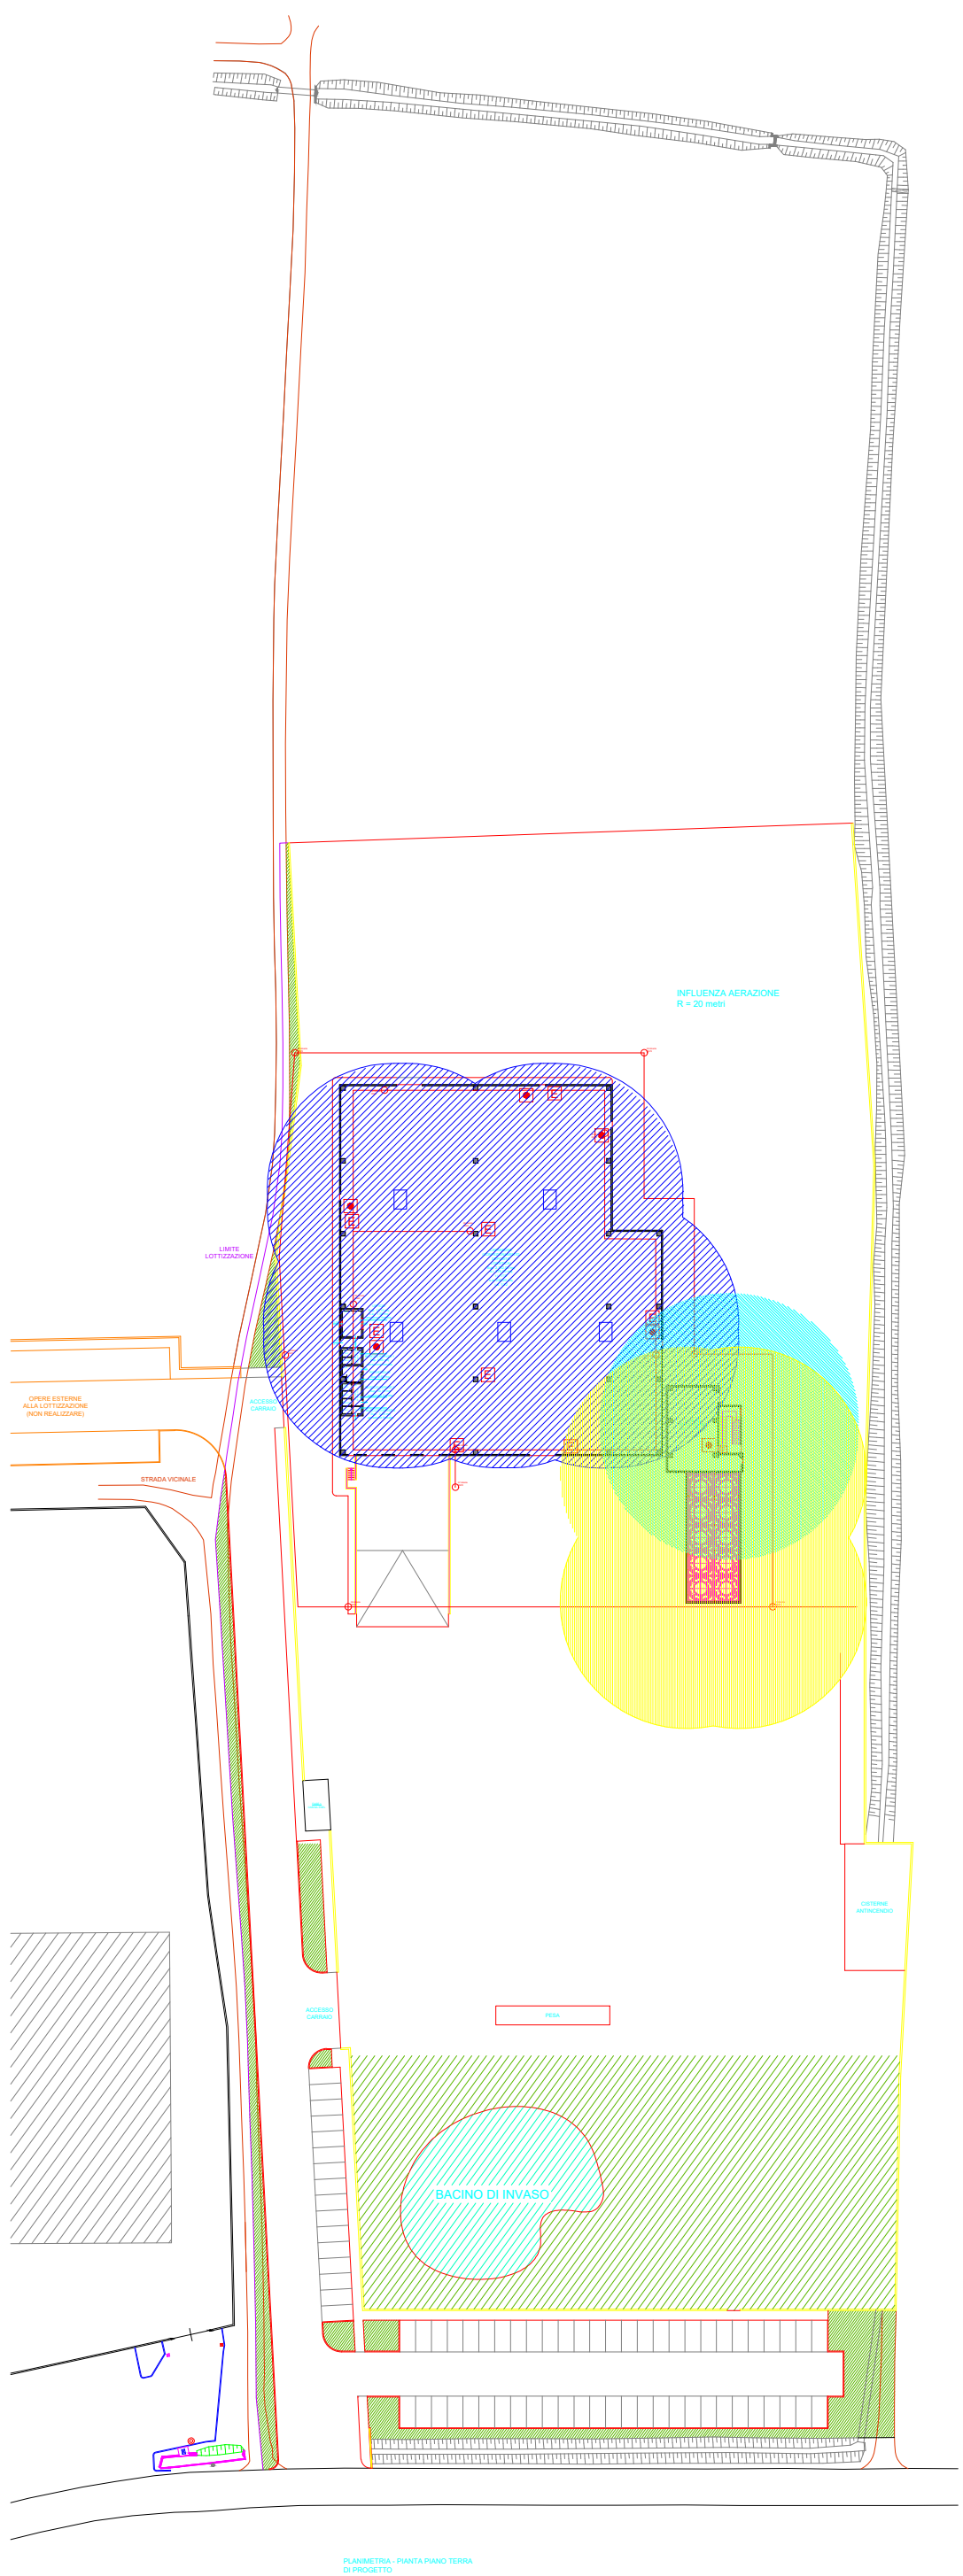


PIANTA PIANI INTEREDI
DI PROGETTO
SCALA 1:100

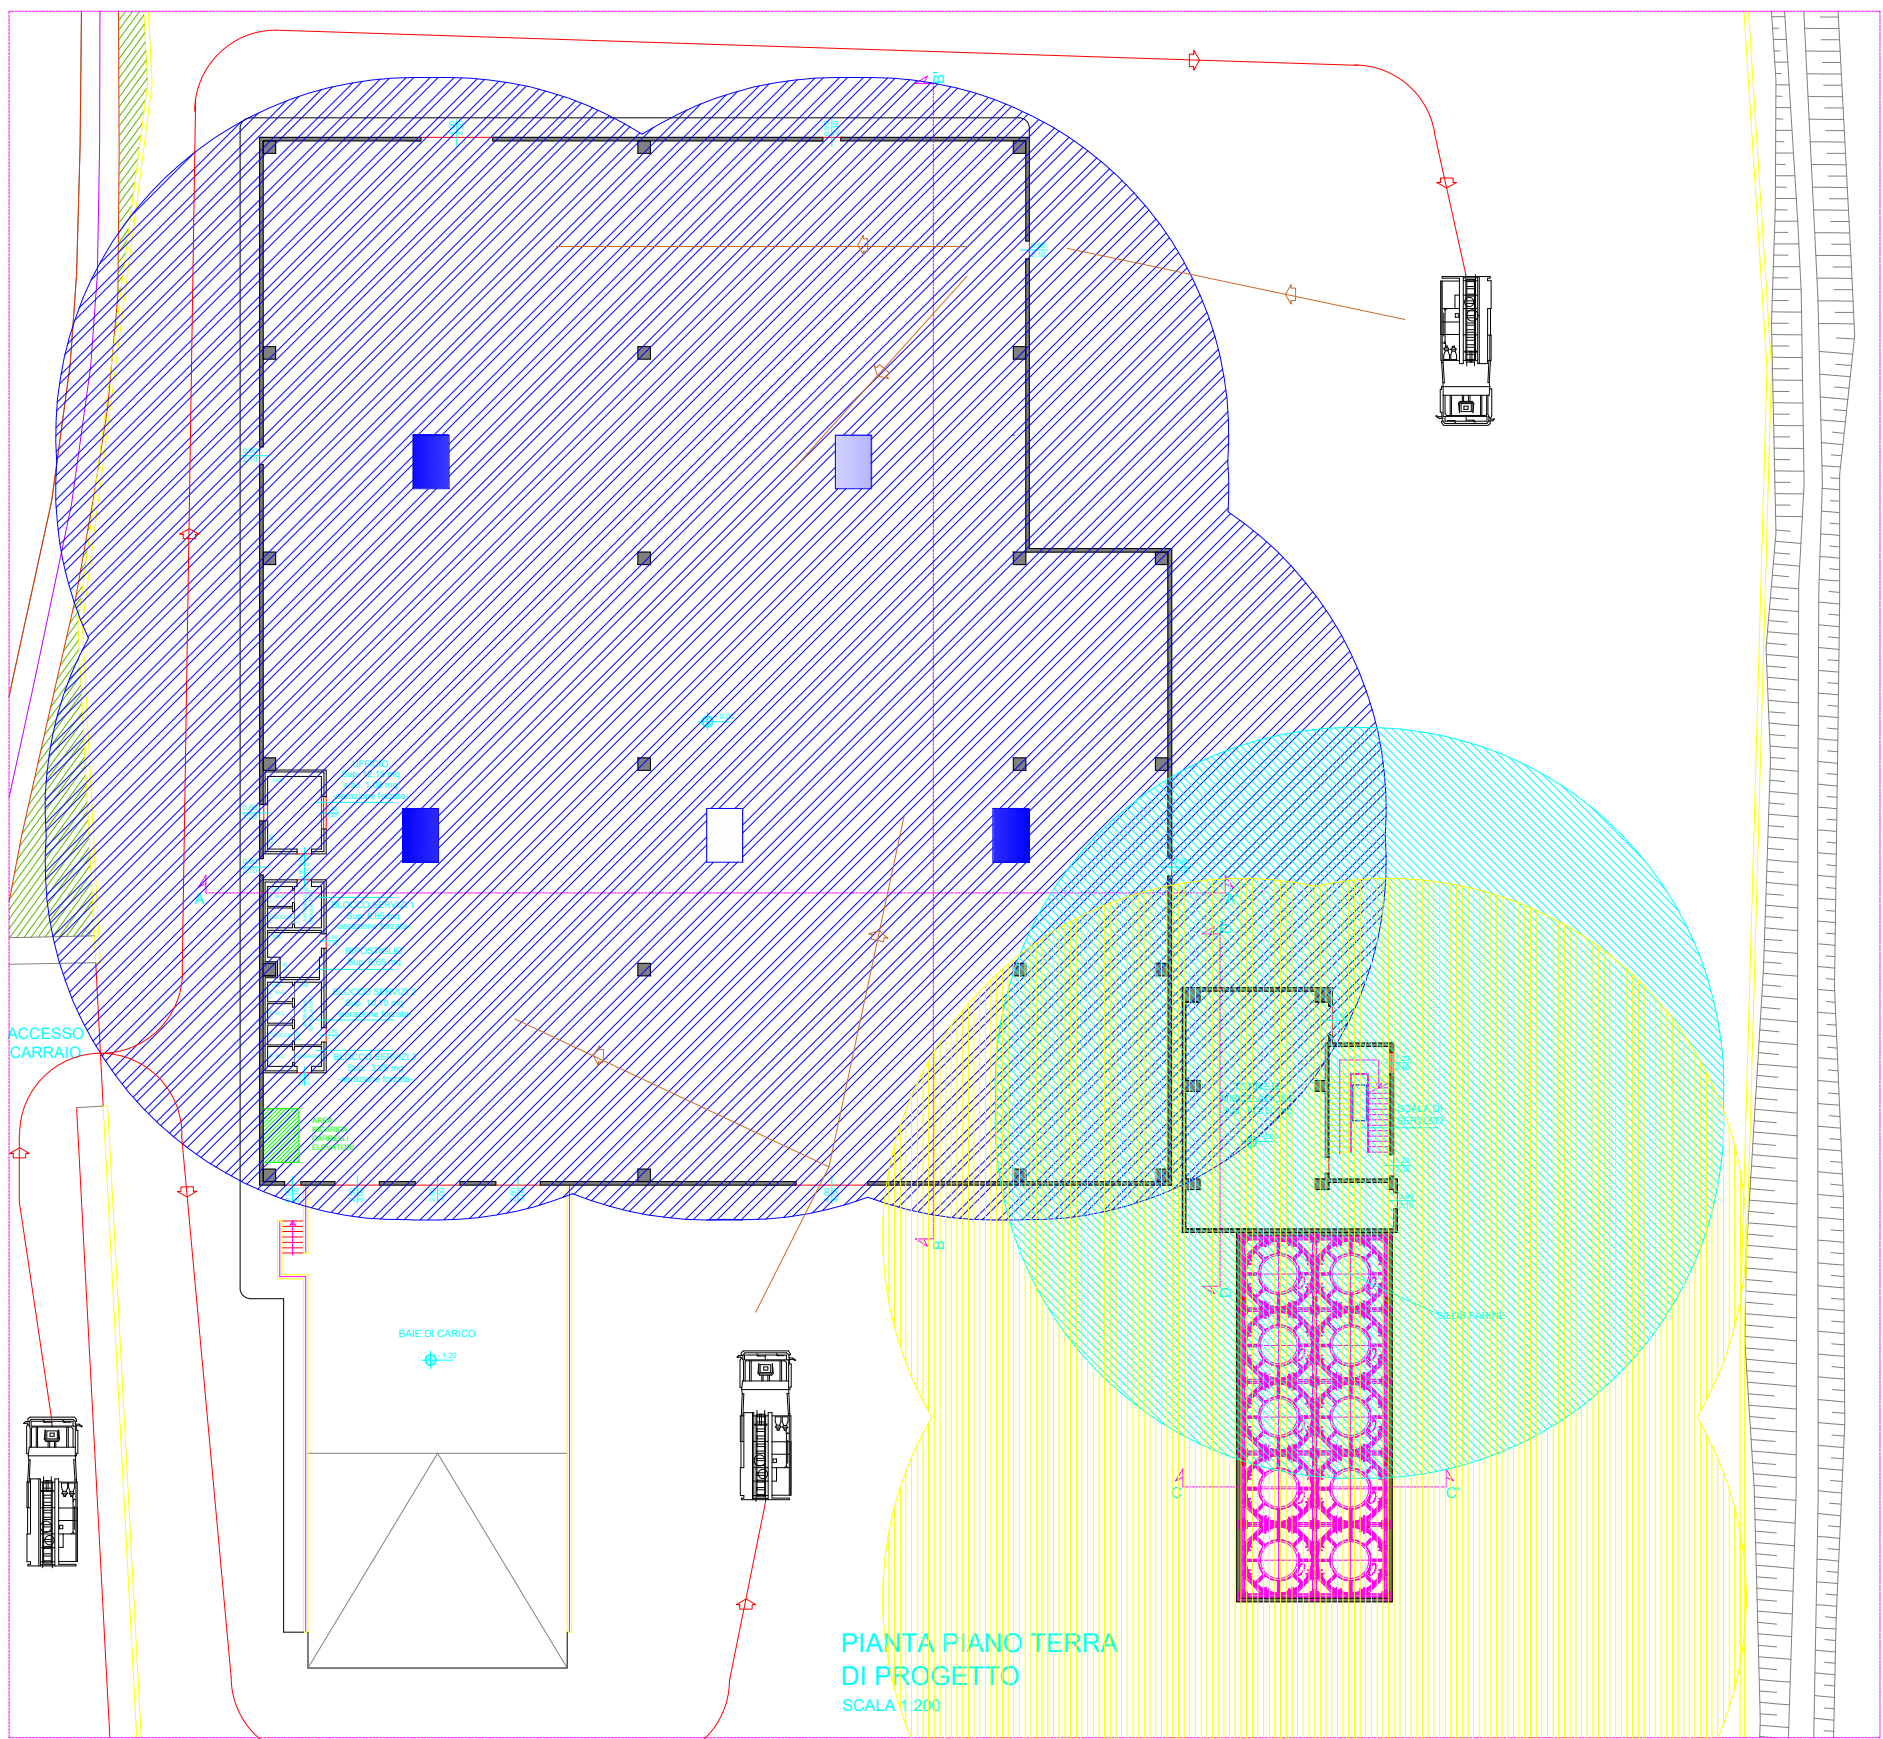


PIANTA PIANO TERRA
DI PROGETTO
SCALA 1:200

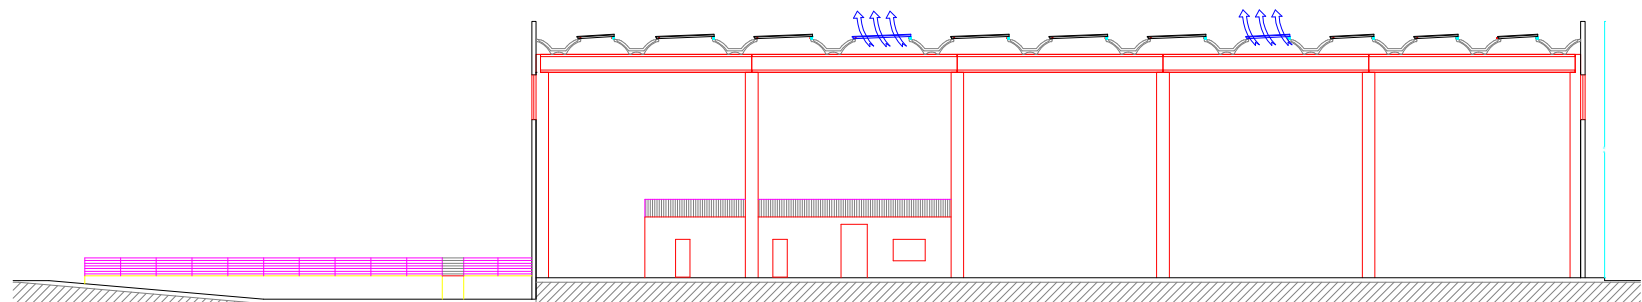


SEZIONE B-B' DI PROGETTO
SCALA 1:200

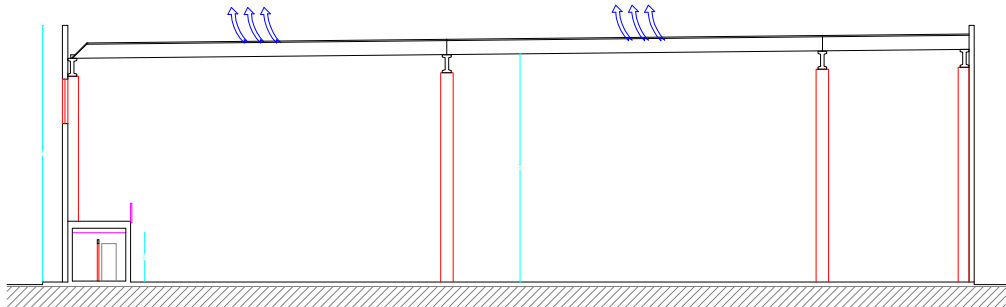

SEZIONE A-A' DI PROGETTO
SCALA 1:200

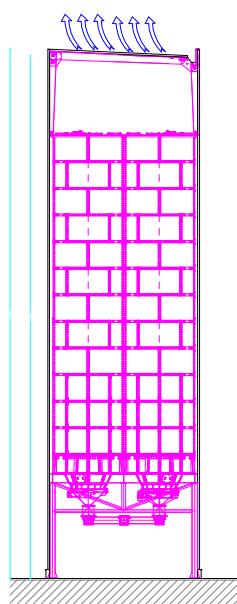

SEZIONE C-C' DI PROGETTO
SCALA 1:200

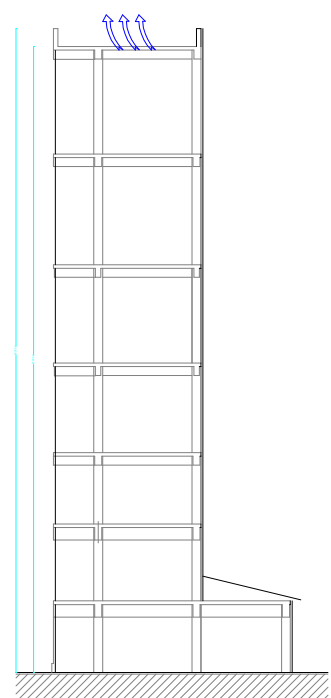

SEZIONE D-D' DI PROGETTO
SCALA 1:200

D. L. G. 493/96		Cartelli segnaletici - Salvataggio	
Descrizione		Simbolo grafico	
Raggio di influenza aperture aerazione Compartimento 1			
Raggio di influenza aperture aerazione Compartimento 2			
Raggio di influenza aperture aerazione Area SILOS			
Percorso Mezzi Vigili del Fuoco - emergenza			
Percorso Soccorsi - Addetti emergenza			

VERSIONE:	DATA:	DESCRIZIONE:
-----------	-------	--------------

COMMITTENTE:		DATA:
MOLINO BRAGA SRL VIA PONTE ROSSO, n. 34/11 25020 DELLO (BS)		08 MAGGIO 2026
TAVOLA:		04
CODICE:		27.VALPRO.VVF.V26
SCALA:		1:100

IMMOBILE SITO IN:		IL PROGETTISTA:
VIA San Zenone, snc 25020 DELLO (BS)		 <i>Sergio Ferrari</i> Ferrari Ing. Sergio
PROGETTO:		
PROGETTO PRELIMINARE NUOVA ATTIVITA' ANTINCENDIO ATTIVITA' 27.2.C		
DESCRIZIONE:		
COPERTURA AERAZIONE IRAI - ACCESSO EMERGENZA VIGILI DEL FUOCO - AREA A RISCHIO SPECIFICO - CARICA CARRELLI ELEVATORI		

Ing. SERGIO FERRARI		PROG_VVF_BS
Via Mons. G. Gaggia, 61 25028 VEROLANUOVA (BS)		COMUNE DI DELLO
TEL. 030931772 - Cell. 3490089876		PROVINCIA DI BRESCIA
E-MAIL sergioingferrari@gmail.com -		
(PEC) sergioferrari.4660@legalmail.it		