



COMUNE DI LAURO

-Provincia di Avellino-

PROGETTO ESECUTIVO

LAVORI DI SISTEMAZIONE E RIQUALIFICAZIONE DEL CIMITERO COMUNALE E
REALIZZAZIONE DI NUOVI LOCULI. STRALCIO FUNZIONALE

Il Sindaco
Dott. Antonio Bossone

PROGETTISTA:

Arch. Giuseppina Guerriero

Via Giulio Mora 9/E

83100 Avellino (AV)

email: g_guerriero@hotmail.it



Giuseppina Guerriero

RUP:

Arch. Diego Maria Troncone

TAVOLA: **STATO DI PROGETTO**
PLANIMETRIA FONDAZIONI
PAVIMENTAZIONE E INDICAZIONI PER
IMPIANTO RACCOLTA ACQUA PIOVANA E
IMPIANTO ELETTRICO CON PARTICOLARI
COSTRUTTIVI

ELABORATO:


TAV.7

Scala: varie



MAGGIO 2019


PLANIMETRIA FONDAZIONE

Chiave di lettura

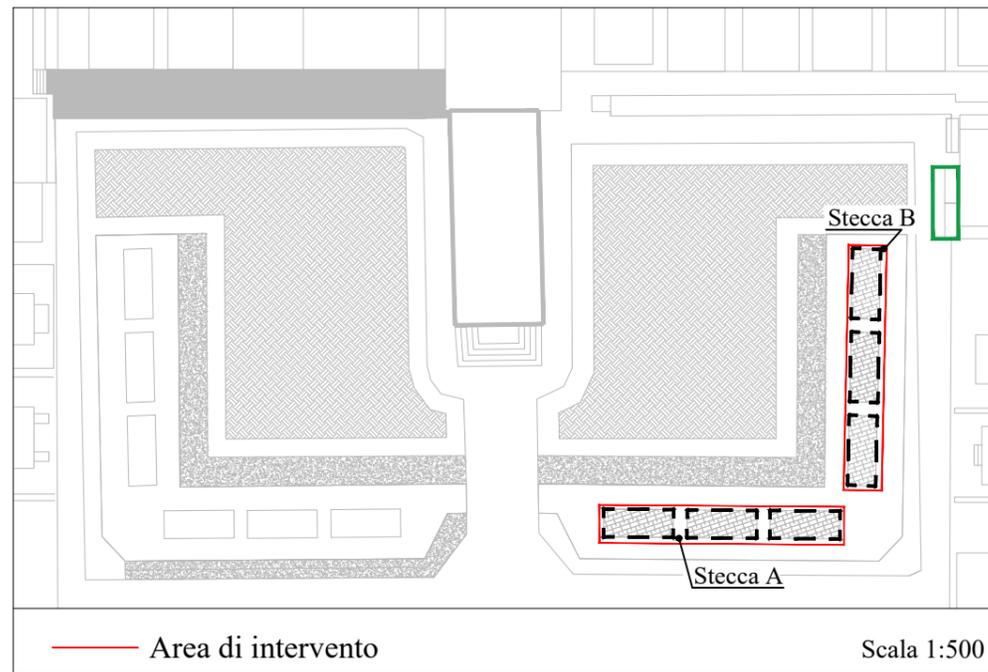


Legenda

  -  Area di sedime - Stecca A e Stecca B
-  Area di sedime della pavimentazione
-  Area di sedime fondazione
adiacente muro di tufo 1.75 x 5.76 mq

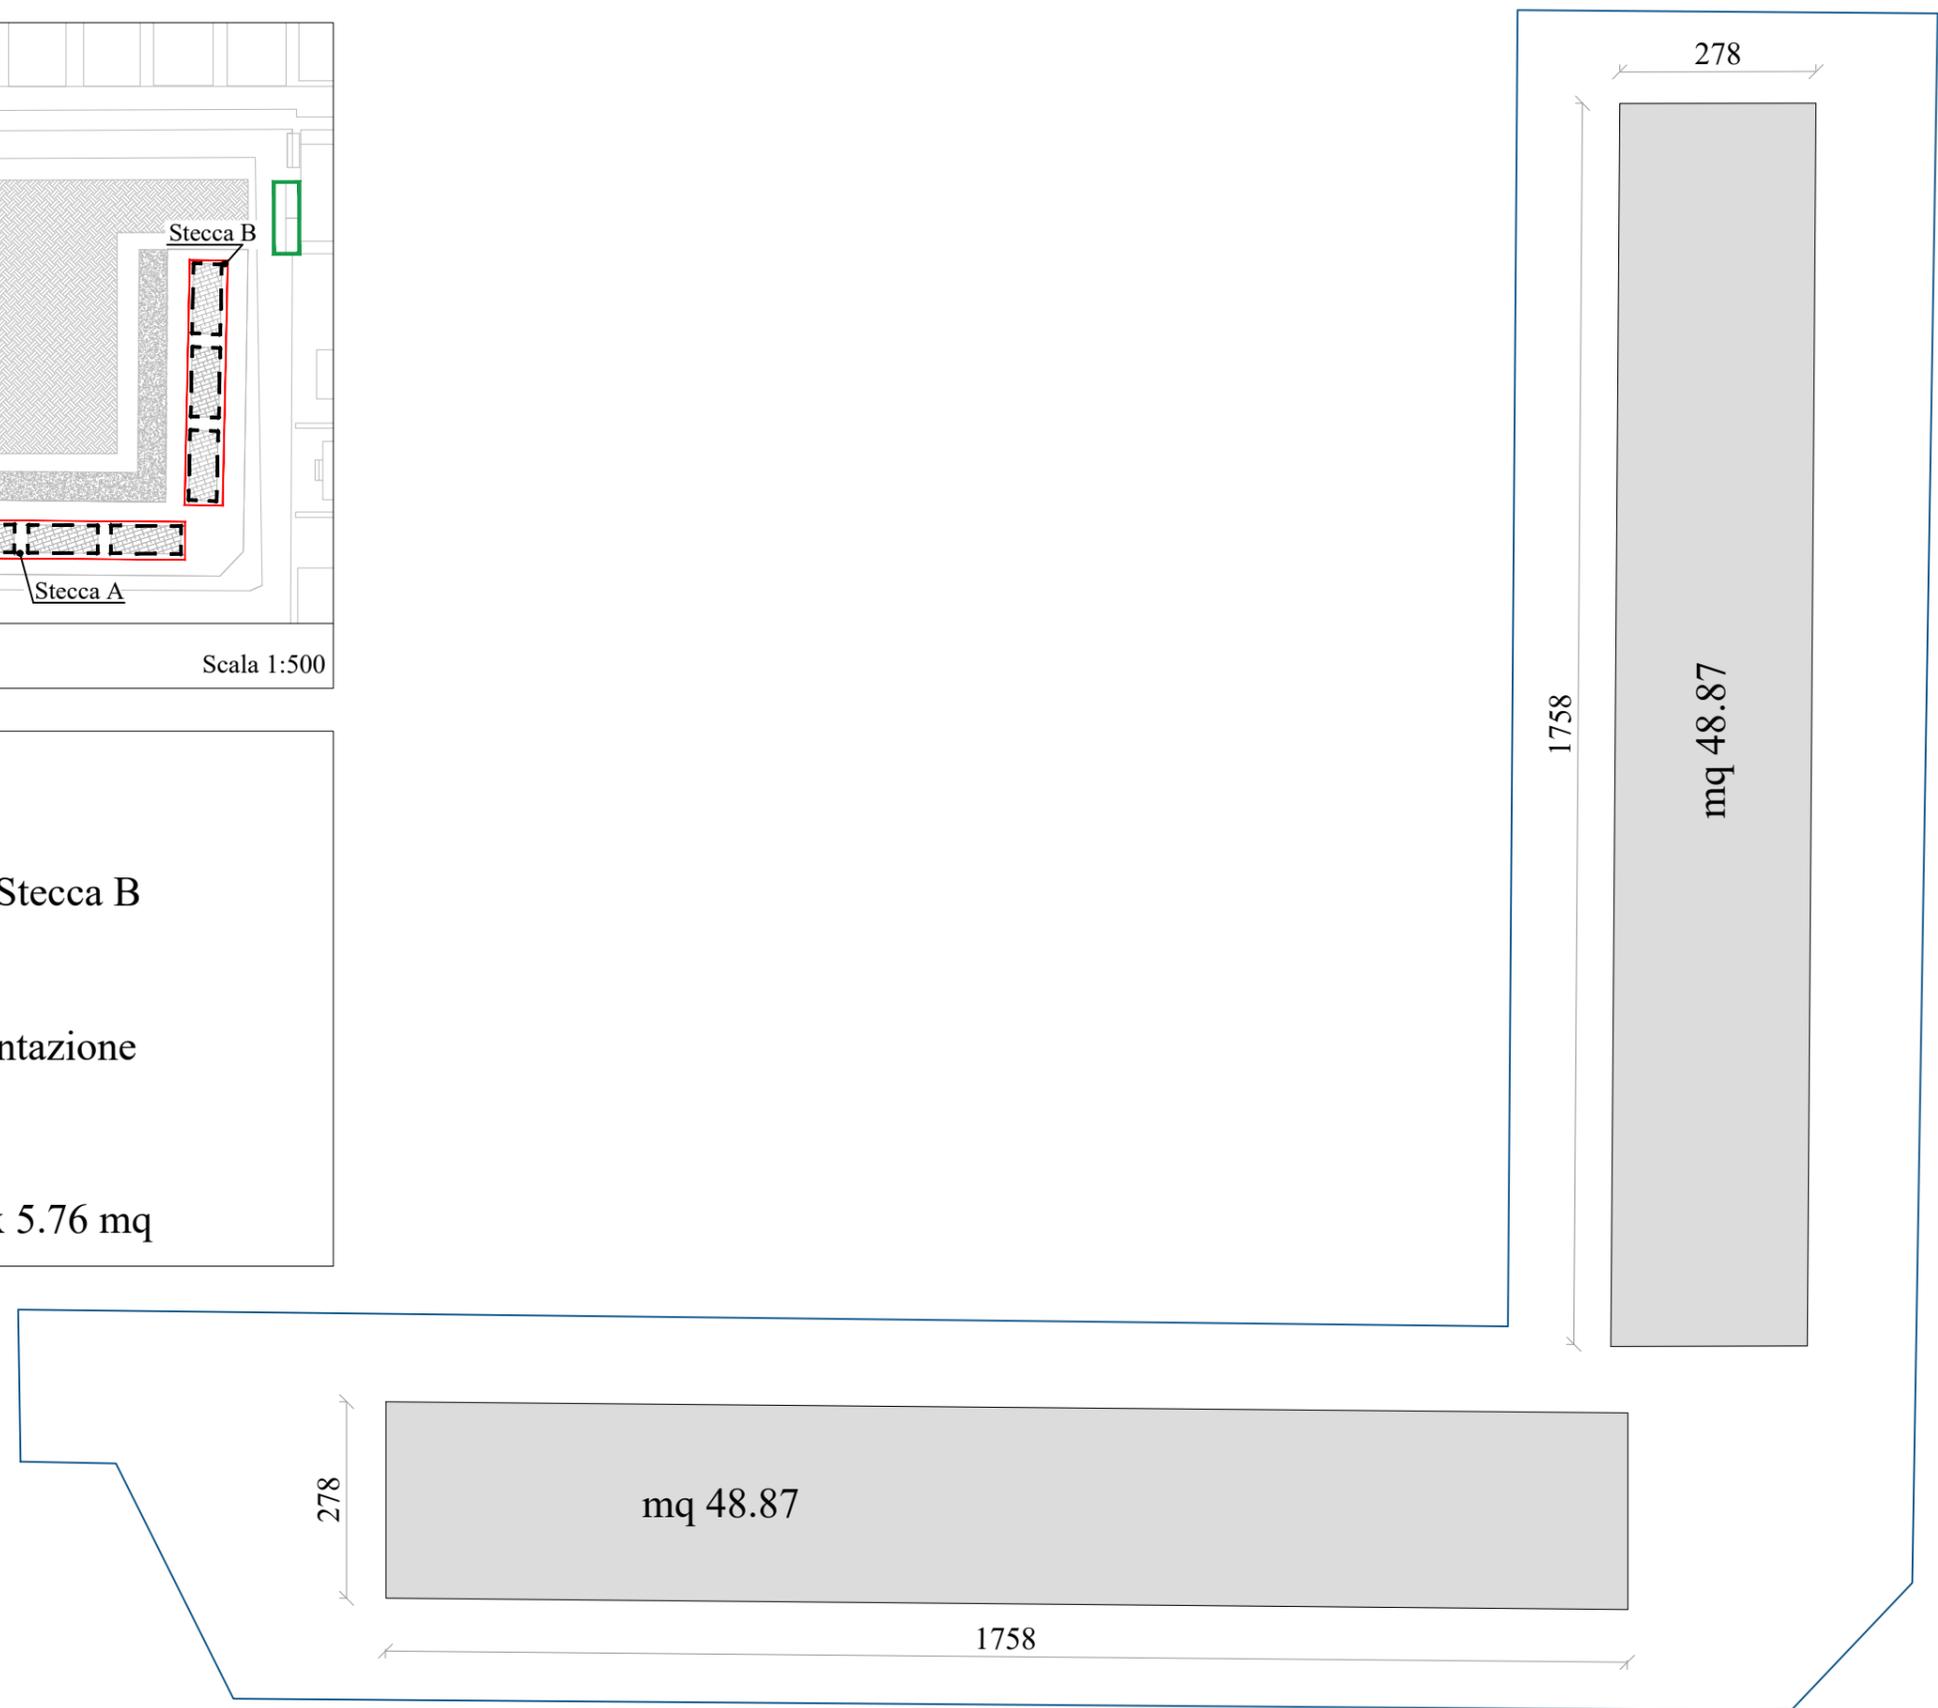



PLANIMETRIA PAVIMENTAZIONE

Chiave di lettura- AREE DA PAVIMENTARE

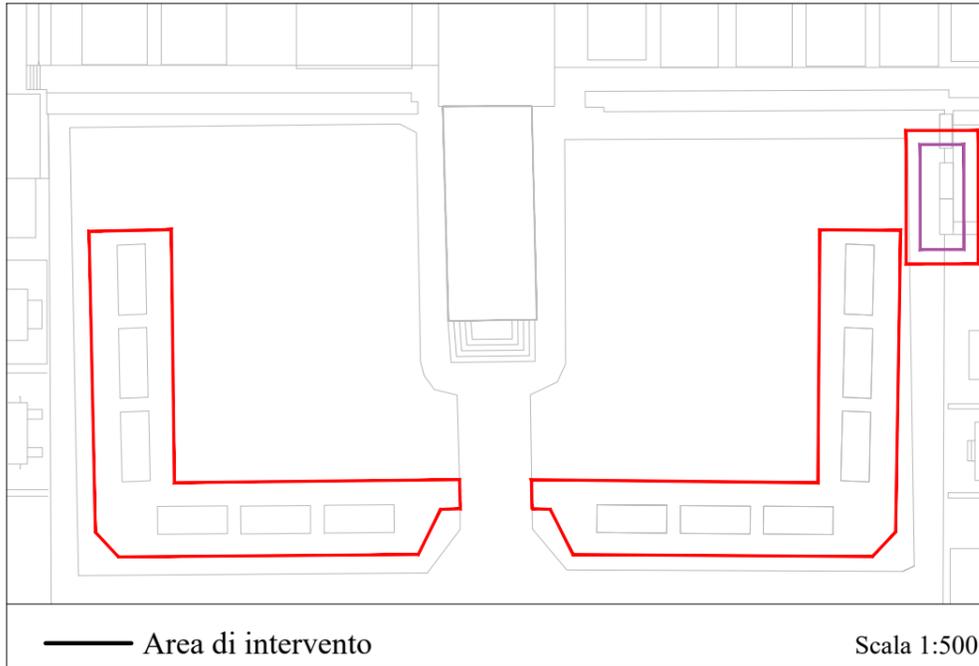


Legenda

 -  Area di sedime blocchi loculi Stecca A e Stecca B
-  Pavimentazione antistante ai blocchi loculi- mq 200
-  Pavimentazione zona muro di tufo

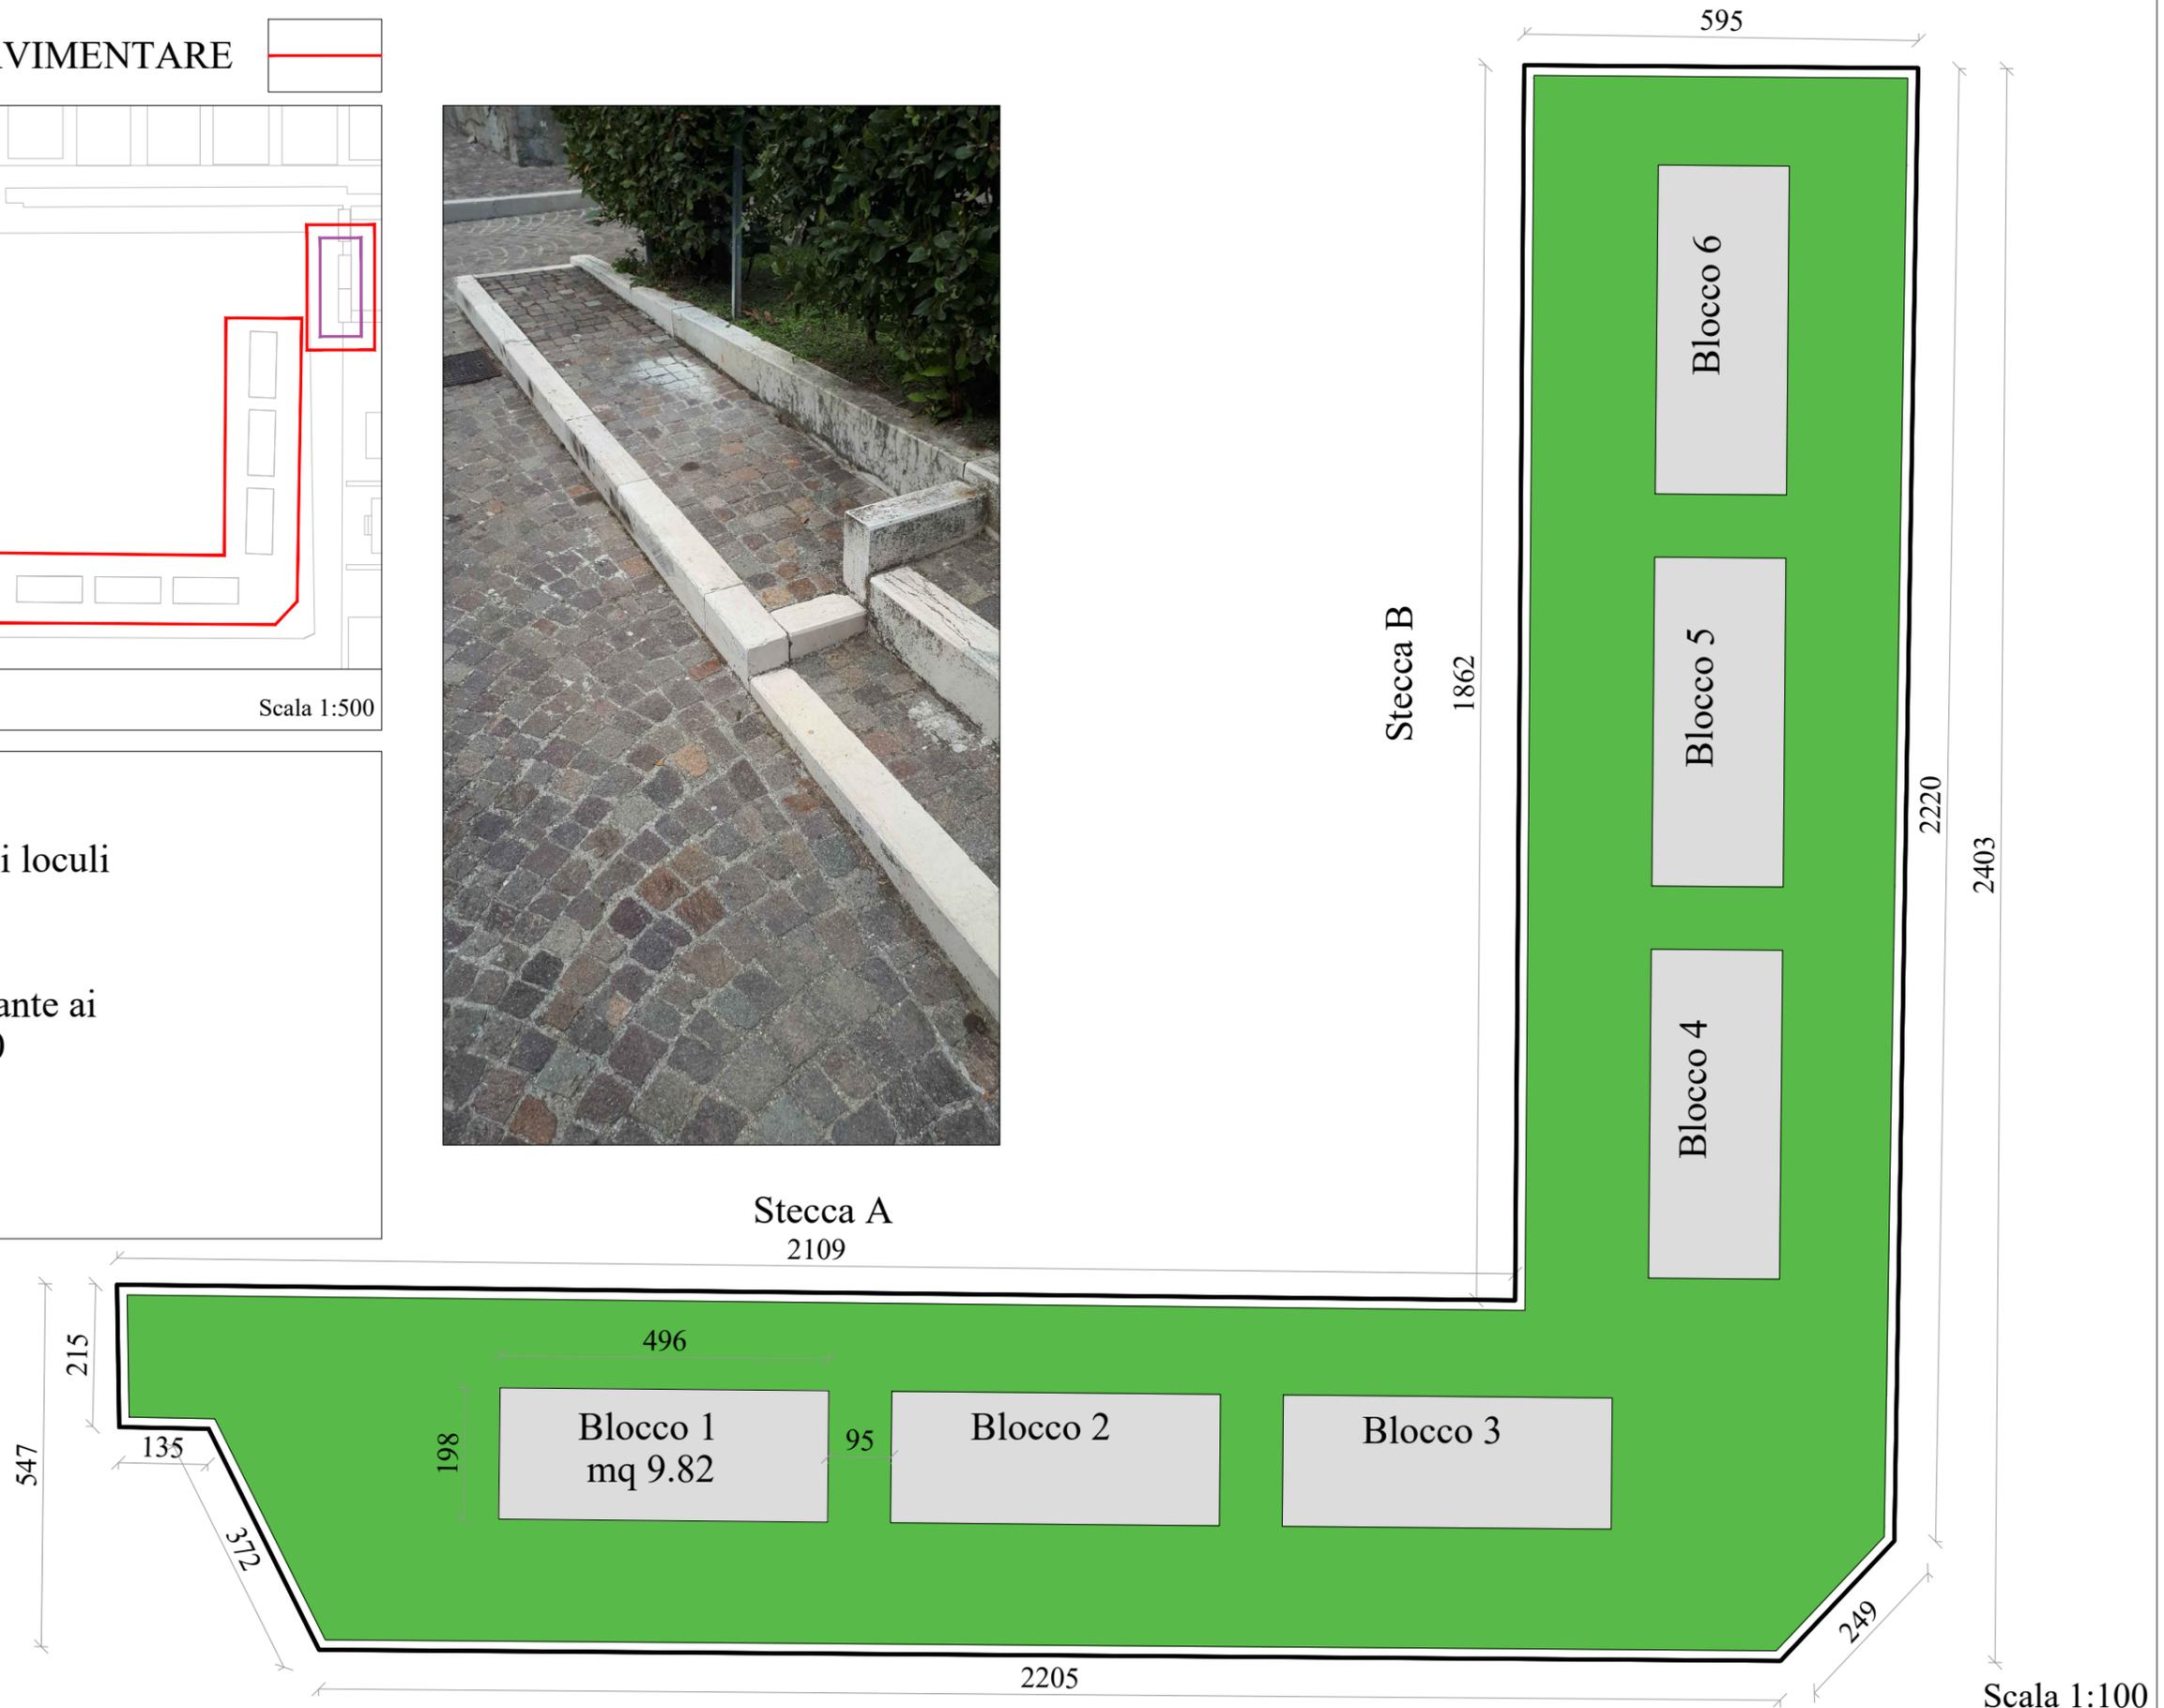


PARTICOLARI COSTRUTTIVO PAVIMENTAZIONE

SEZIONE VIALE PRINCIPALE IN PORFIDO

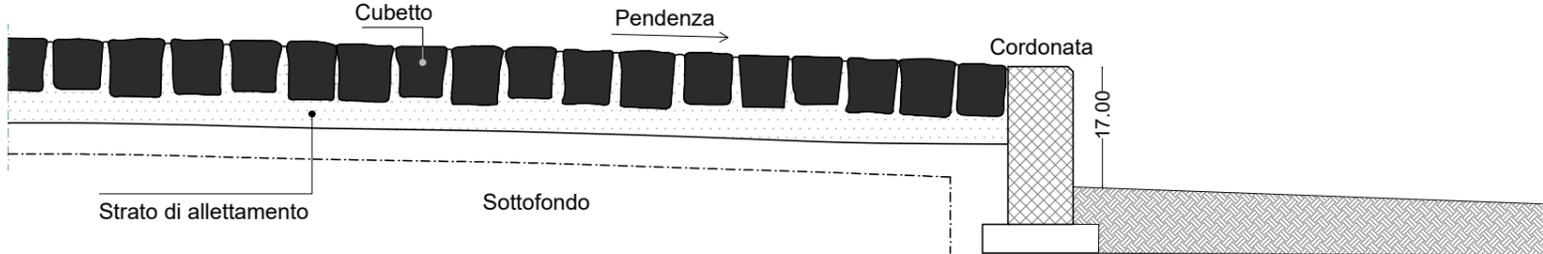

PAVIMENTAZIONE A VENTAGLIO

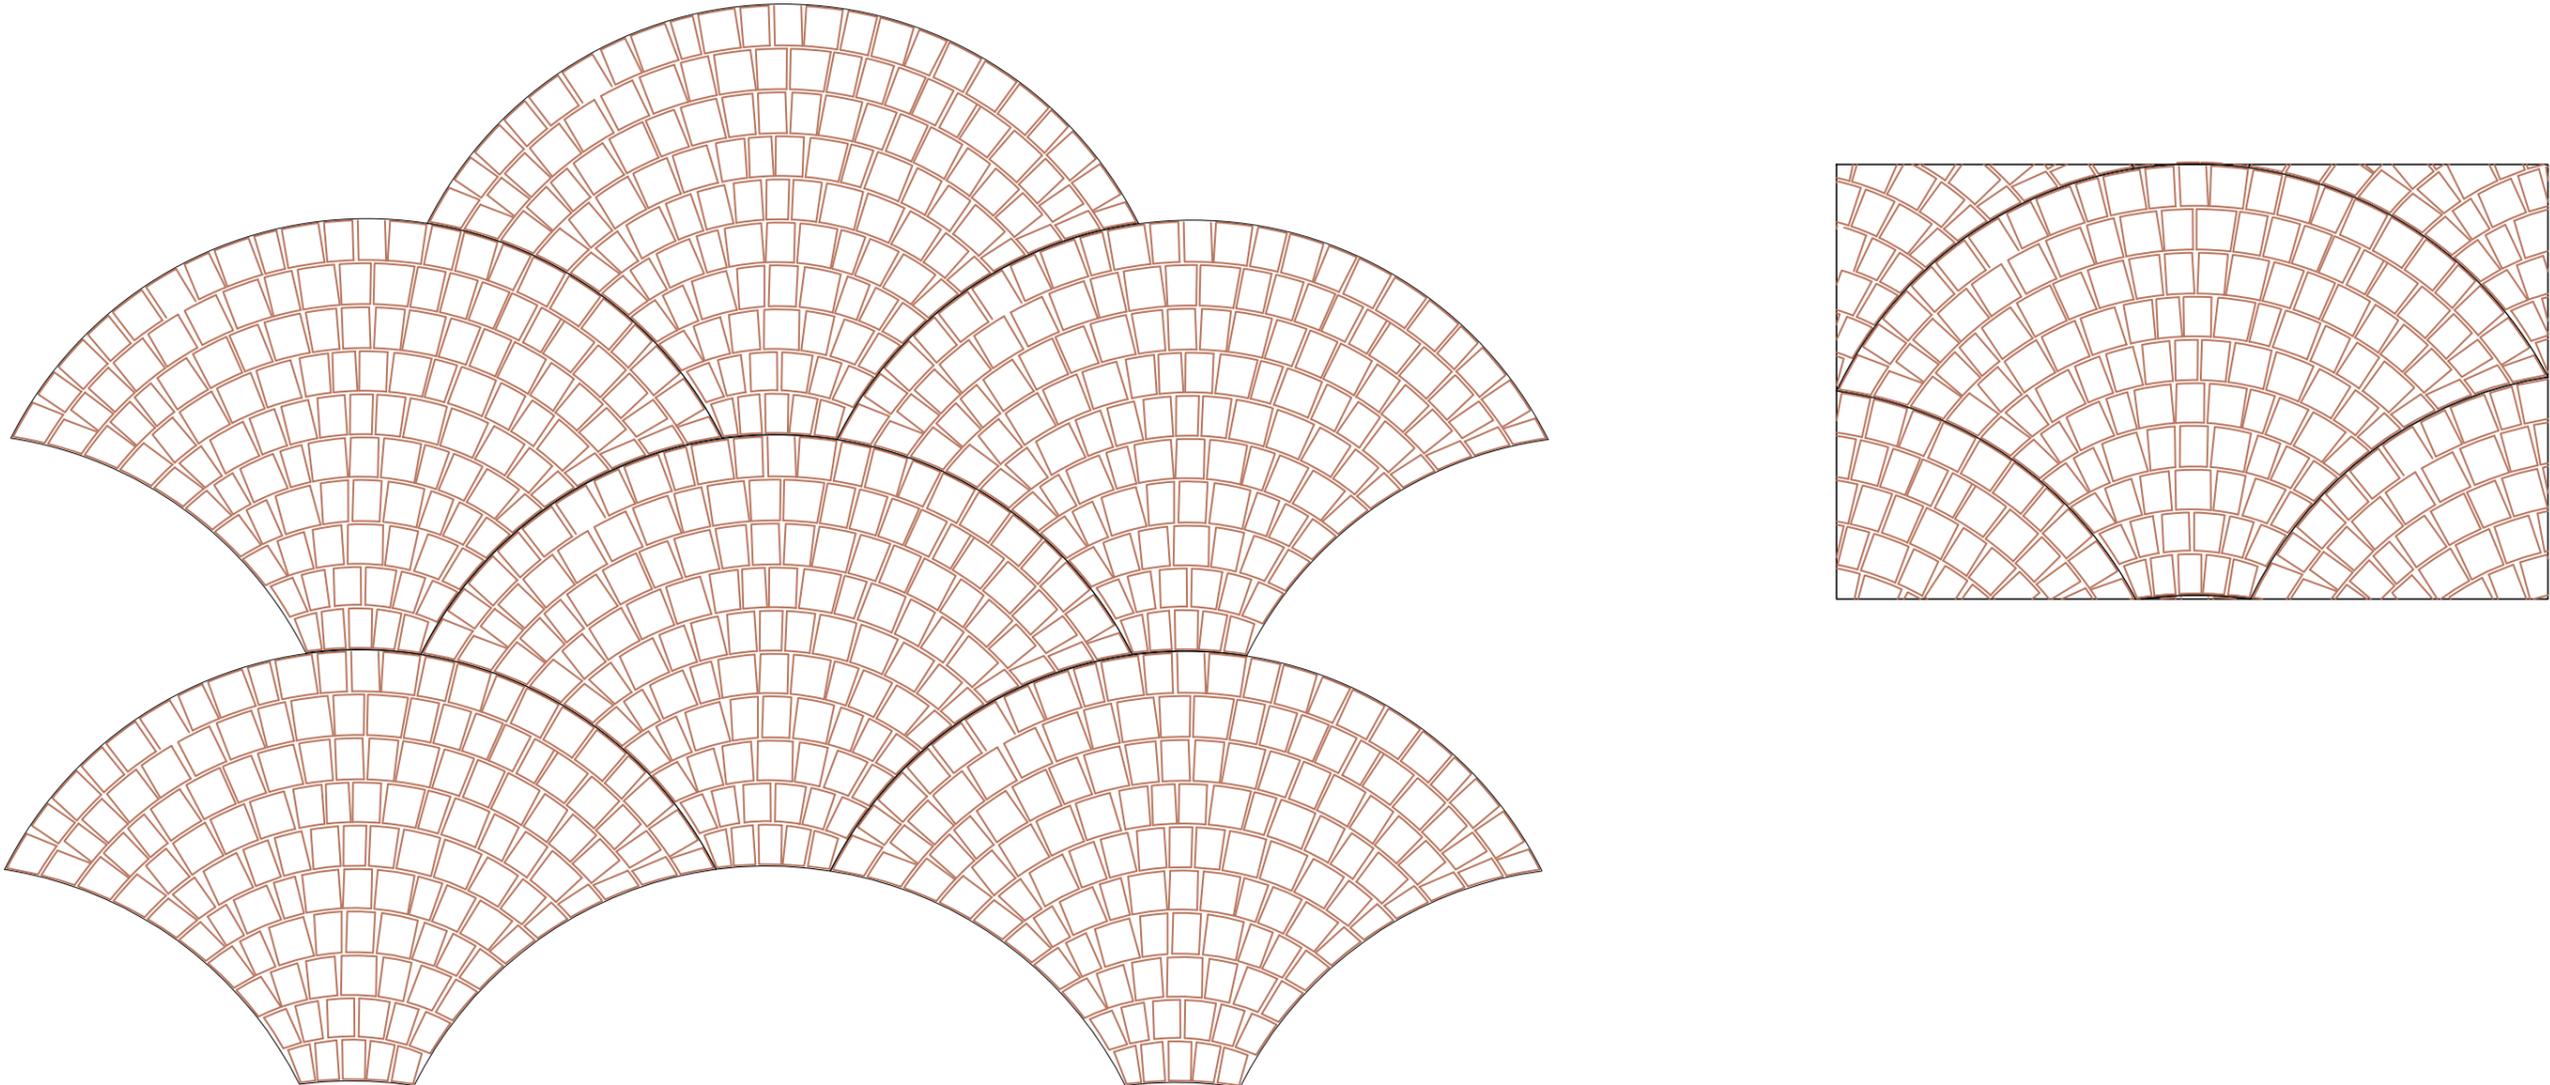

PLANIMETRIA CON INDICAZIONE DEI POZZETTI E TUBI PER LA RACCOLTA ACQUA PIOVANA

Chiave di lettura

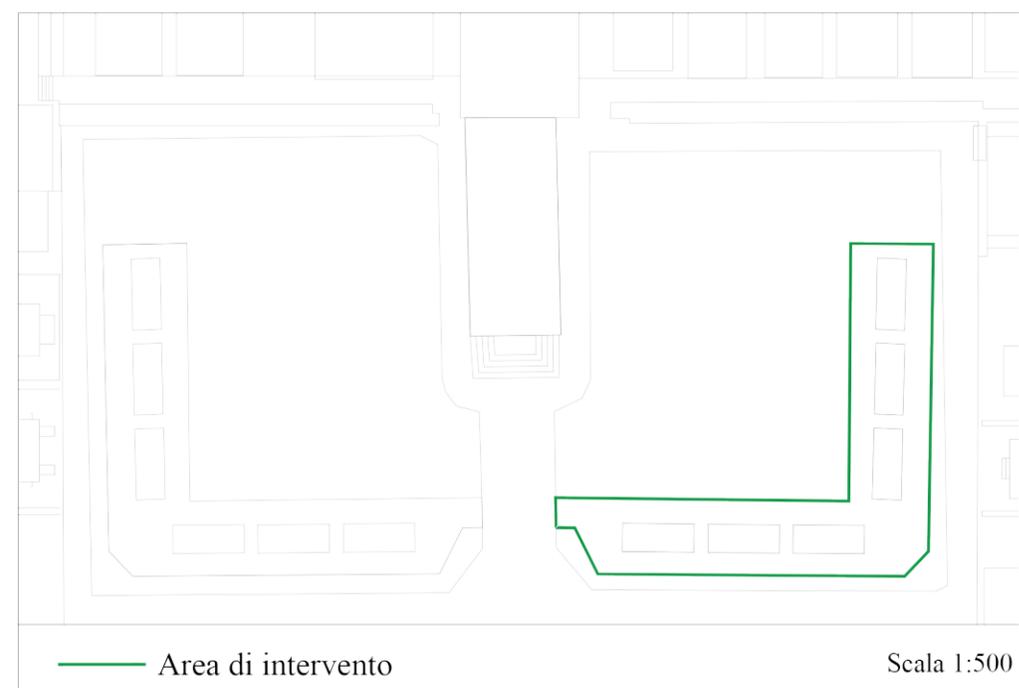


Immagine esemplificativa



Legenda

- Tubo in PVC per raccolta acqua piovana
- Pozzetto per raccolta acqua piovana. Dimensioni 50x50 cm

2131

Stecca A

900

232

Blocco 1

95

Blocco 2

Blocco 3

166

307

Blocco 4

456

43

Stecca B

1063

697

Blocco 6

Blocco 5

301

95

Blocco 4

Blocco 5

Blocco 6

664

PLANIMETRIA CON INDICAZIONE DEI POZZETTI E TUBI PER IMPIANTO ELETTRICO

Chiave di lettura

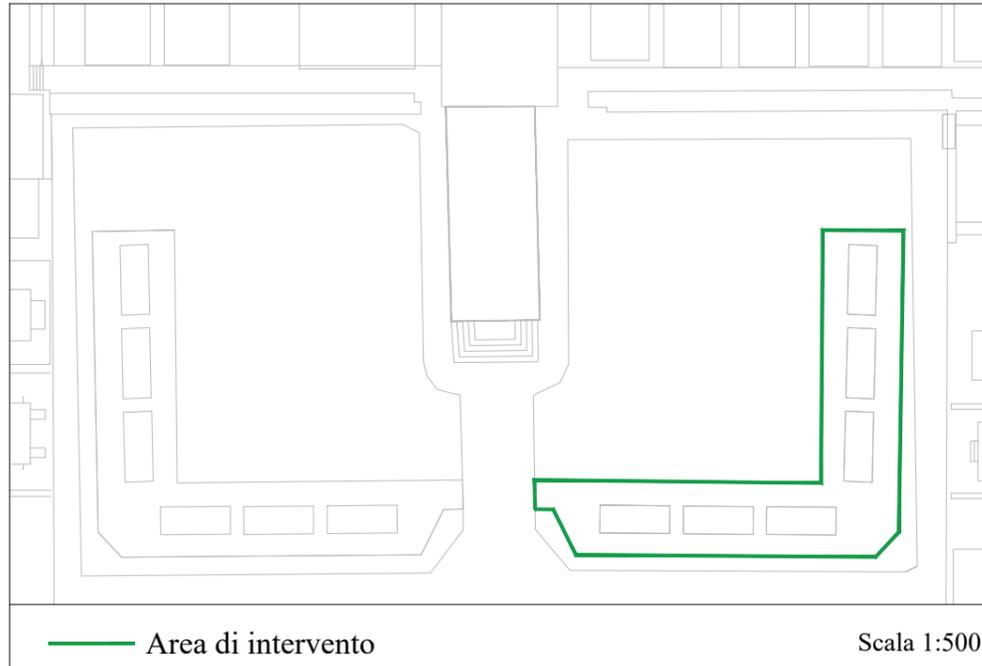


Immagine esemplificativa




Legenda



Tubo per impianti elettrici



Pozzetto cavi elettrici. Dimensione 20x20 cm

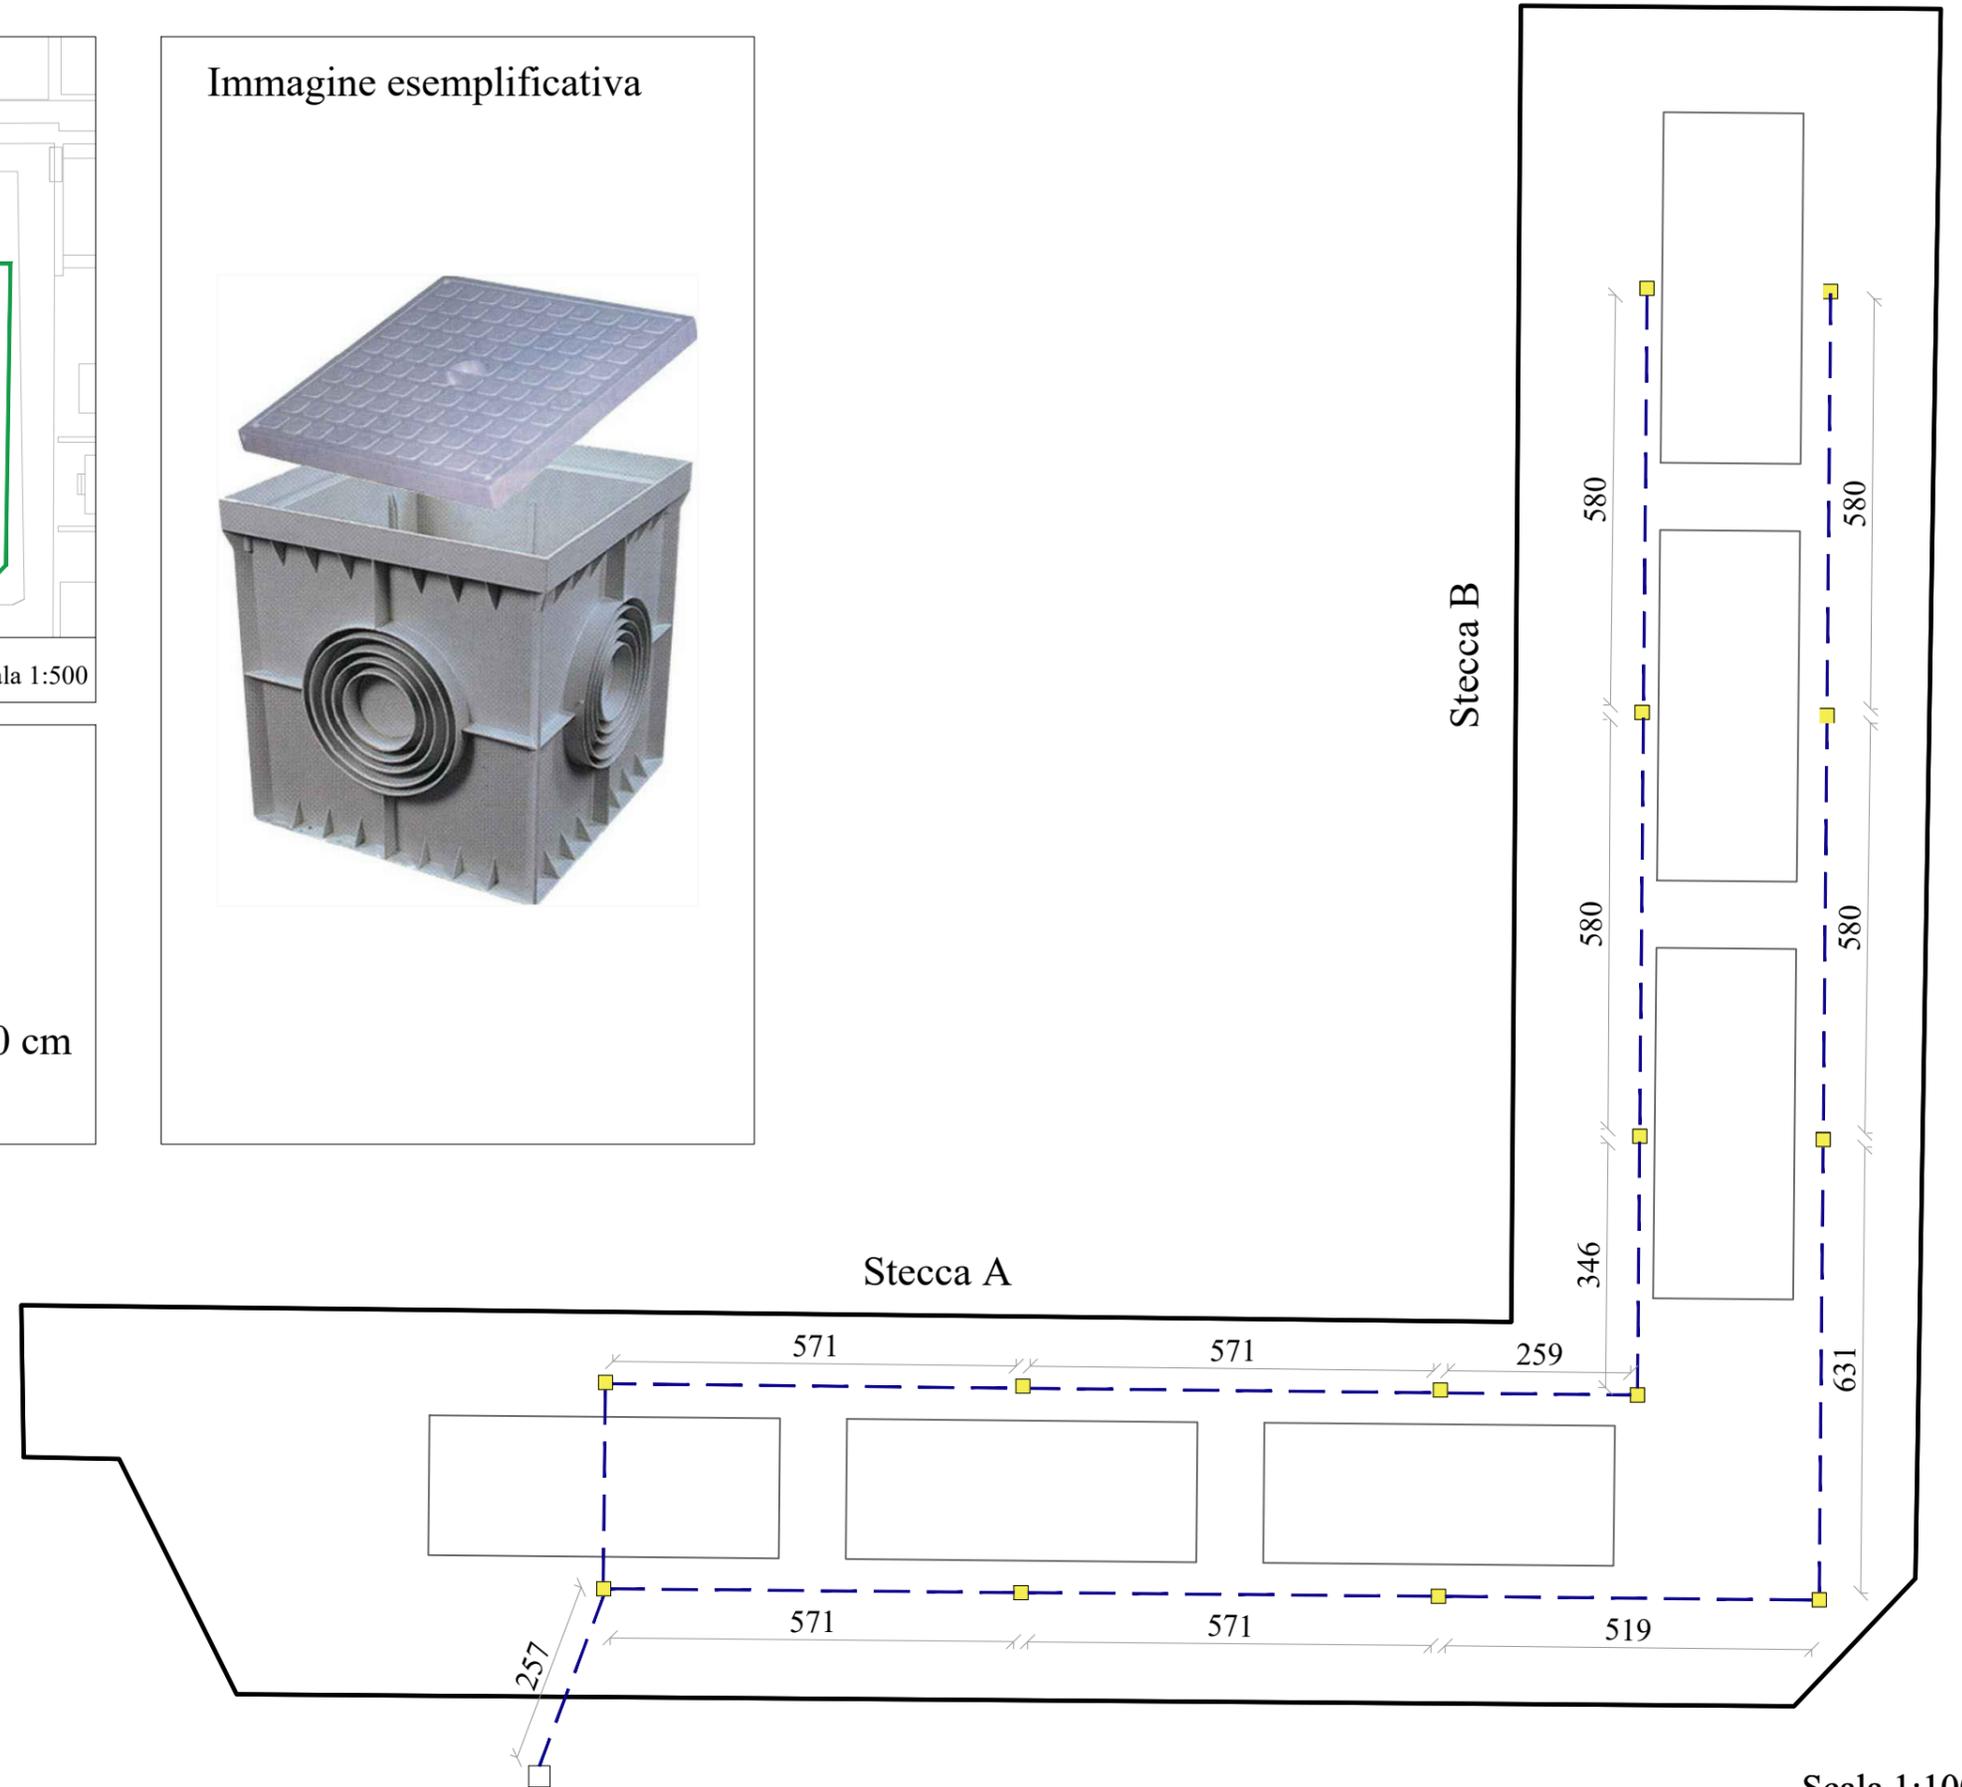

Scala 1:100